

DISTRIBUCIÓN DE EQUIPOS DEL SISTEMA DIESEL


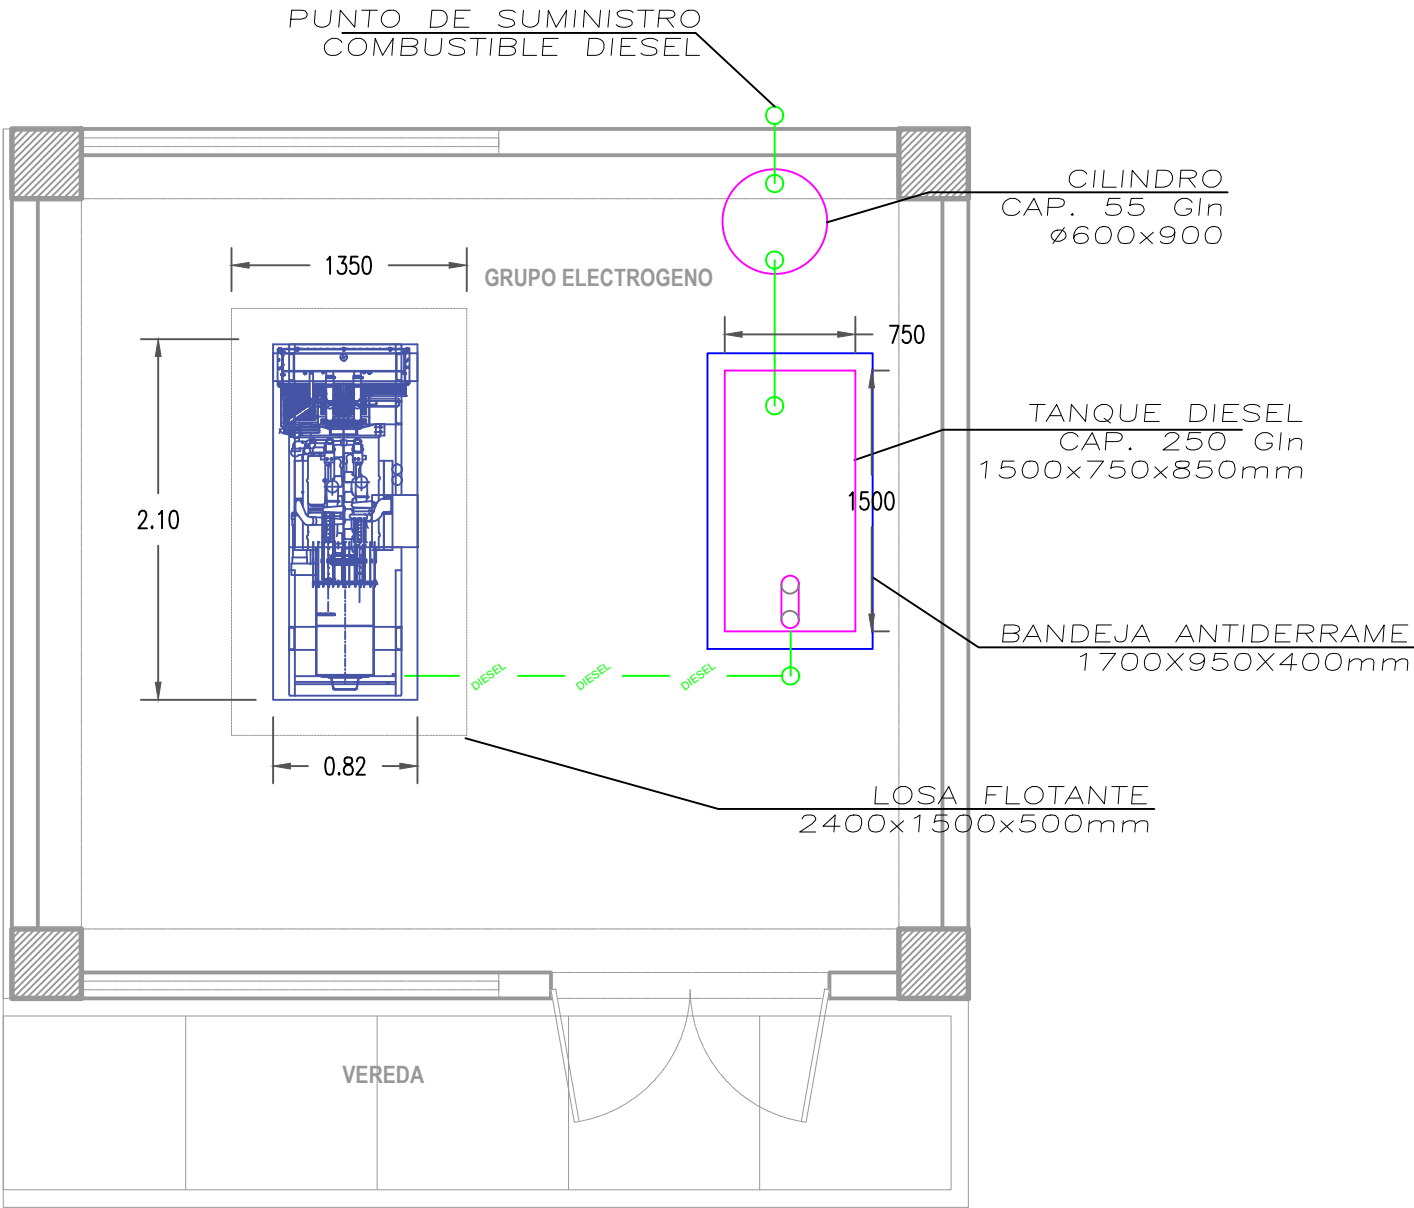


DIAGRAMA DE PRINCIPIO – P&ID – SISTEMA DIESEL

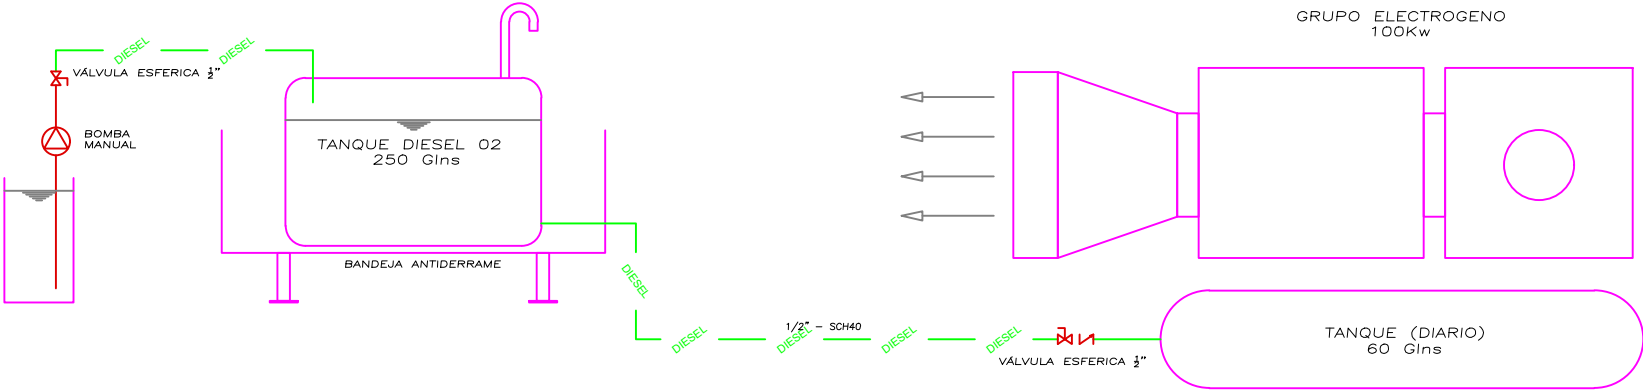

CONSORCIO SELVA

Charles Enrique Bulladares Delgado
REPRESENTANTE COMUN

 
PÉRCY SAMUEL RIVERA LINARES
INGENIERO MECÁNICO ELECTRICISTA
Reg. CIP N° 25526

CONSORCIO SELVA
FREDDY ALBERTO VALDIVIA QUIROZ
ARQUITECTO
CAP N° 7489
JEFE DE CONSULTORIA



MINISTERIO DE SALUD
INSTITUTO NACIONAL
SALUD
CENTRO NACIONAL DE
PRODUCTOS BIOLÓGICOS
UNIDAD DE ESTUDIOS Y
PROYECTOS


CONSORCIO SELVA



PLANO CLAVE:



ÁREA DE INTERVENCIÓN:

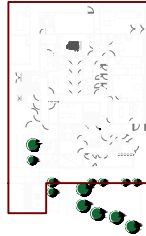

PROYECTO:

REMEDIACIÓN DE EDIFICIO
DE LABORATORIO Y
LABORATORIO ESPECÍFICO
DEL CENTRO NACIONAL DE
PRODUCTOS BIOLÓGICOS,
CON CÓDIGO ÚNICO DE
INVERSIONES: 2443550

UBICACIÓN:

Av. Defensores del Morro 2268
(Ex Huaylas) - Chorrillos

JEFE DE PROYECTO:

ARQ. JULIO ESPINAR
CAP. : 1257

RESPONSABLE DE LA
ESPECIALIDAD:

ING. PÉRCY S. RIVERA
LINARES
CIP. : 25526

ASISTENTES DE LA
ESPECIALIDAD:

Alberto Garcia Barrenechea

ARCHIVO:

ESPECIALIDAD:

MECÁNICAS

PLANO:

DETALLE DEL SISTEMA
DIESEL _ LCC

ESCALA :

1:75

FECHA:

30/10/2024

LIMA - PERÚ

IM4-DET