



**PERÚ**


Ministerio  
Del Interior

Policía Nacional  
Del Perú

U.E. 028 II DIRTEPOL  
CHICLAYO

60

# PLANOS

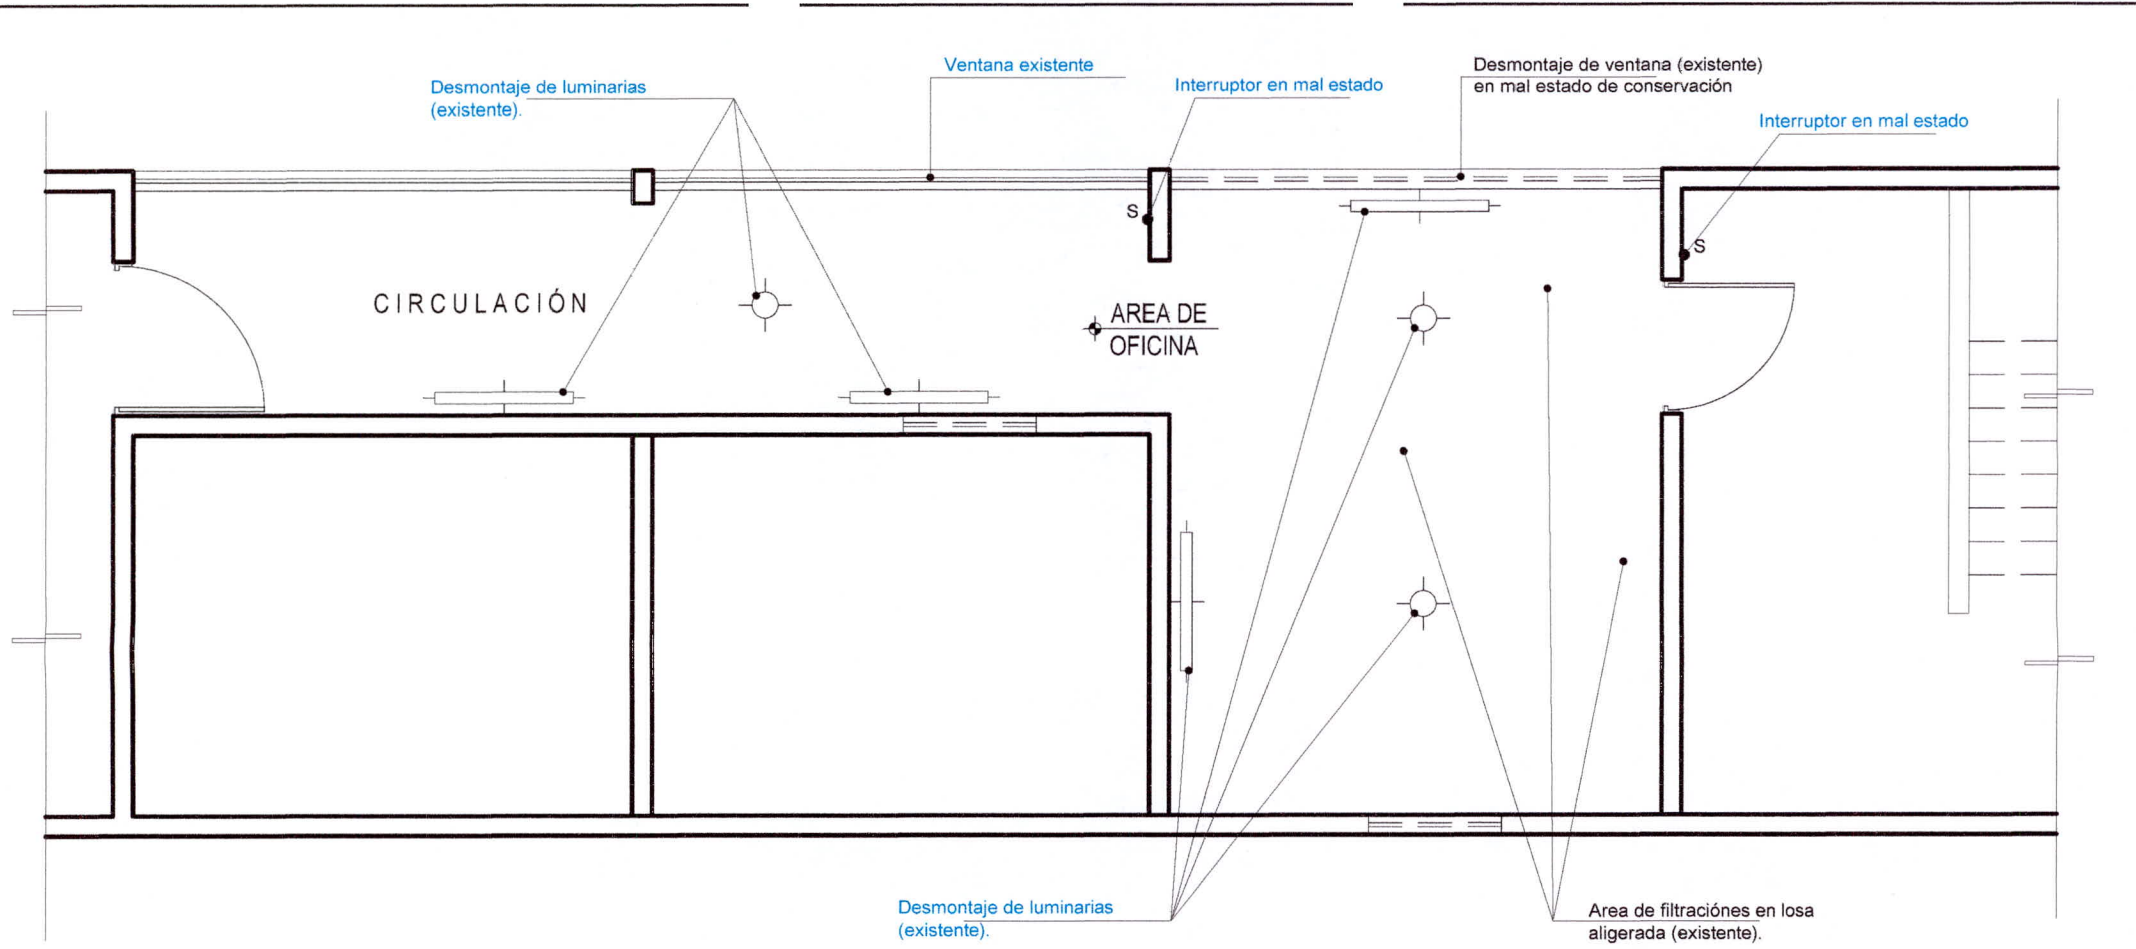

### LEYENDA

SÍMBOLO	DESCRIPCIÓN	CAJAS (mm)	ALTURA (mm)
	CIRCUITO EMBUTIDO EN TECHO O PARED PVC-SAP		
	CIRCUITO EMBUTIDO EN PISO Y PARED PVC-SAP		
	TABLERO DISTRIBUCIÓN	VER ESP.	1.80
	SALIDA CENTRO DE LUZ	OCT.100x40	TECHO
	SALIDA EQUIPO ALUMBRADO LED TIPO PANTALLA 0.60x0.60 cm. EMPOTRADO EN FALSO CIELO RASO		TECHO
	TOMACORRIENTE DOBLE	RECT. 100x50x30	0.40
	LUMINARIA TIPO FLUORESCENTE		
	SALIDA CENTRO DE LUZ		

**II MACRO REGIÓN POLICIAL LAMBAYEQUE**  
**UNIDAD DE INFRAESTRUCTURA**

PROYECTO:  
"SERVICIO DE MANTENIMIENTO, ACONDICIONAMIENTO Y REPARACIÓN DE LA INFRAESTRUCTURA DEL COMPLEJO POLICIAL 30 DE AGOSTO - FRENPOL CAJAMARCA"

ESCALA:  
INDICADAS

PLANO:  
ARQUITECTURA - PRIMER NIVEL  
(AREA A INTERVENIR EXISTENTE - ESTADO ACTUAL)

DEPARTAMENTO:  
CAJAMARCA

FECHA:  
ABRIL 2023

PROPIETARIO:  
POLICÍA NACIONAL DEL PERÚ

PROVINCIA:  
CAJAMARCA


LÁMINA:  
A-1

ELABORADO POR:  
AREA DE INFRAESTRUCTURA U.E. 028 - CH.

DISTRITO:  
CAJAMARCA

LOCALIDAD:


39

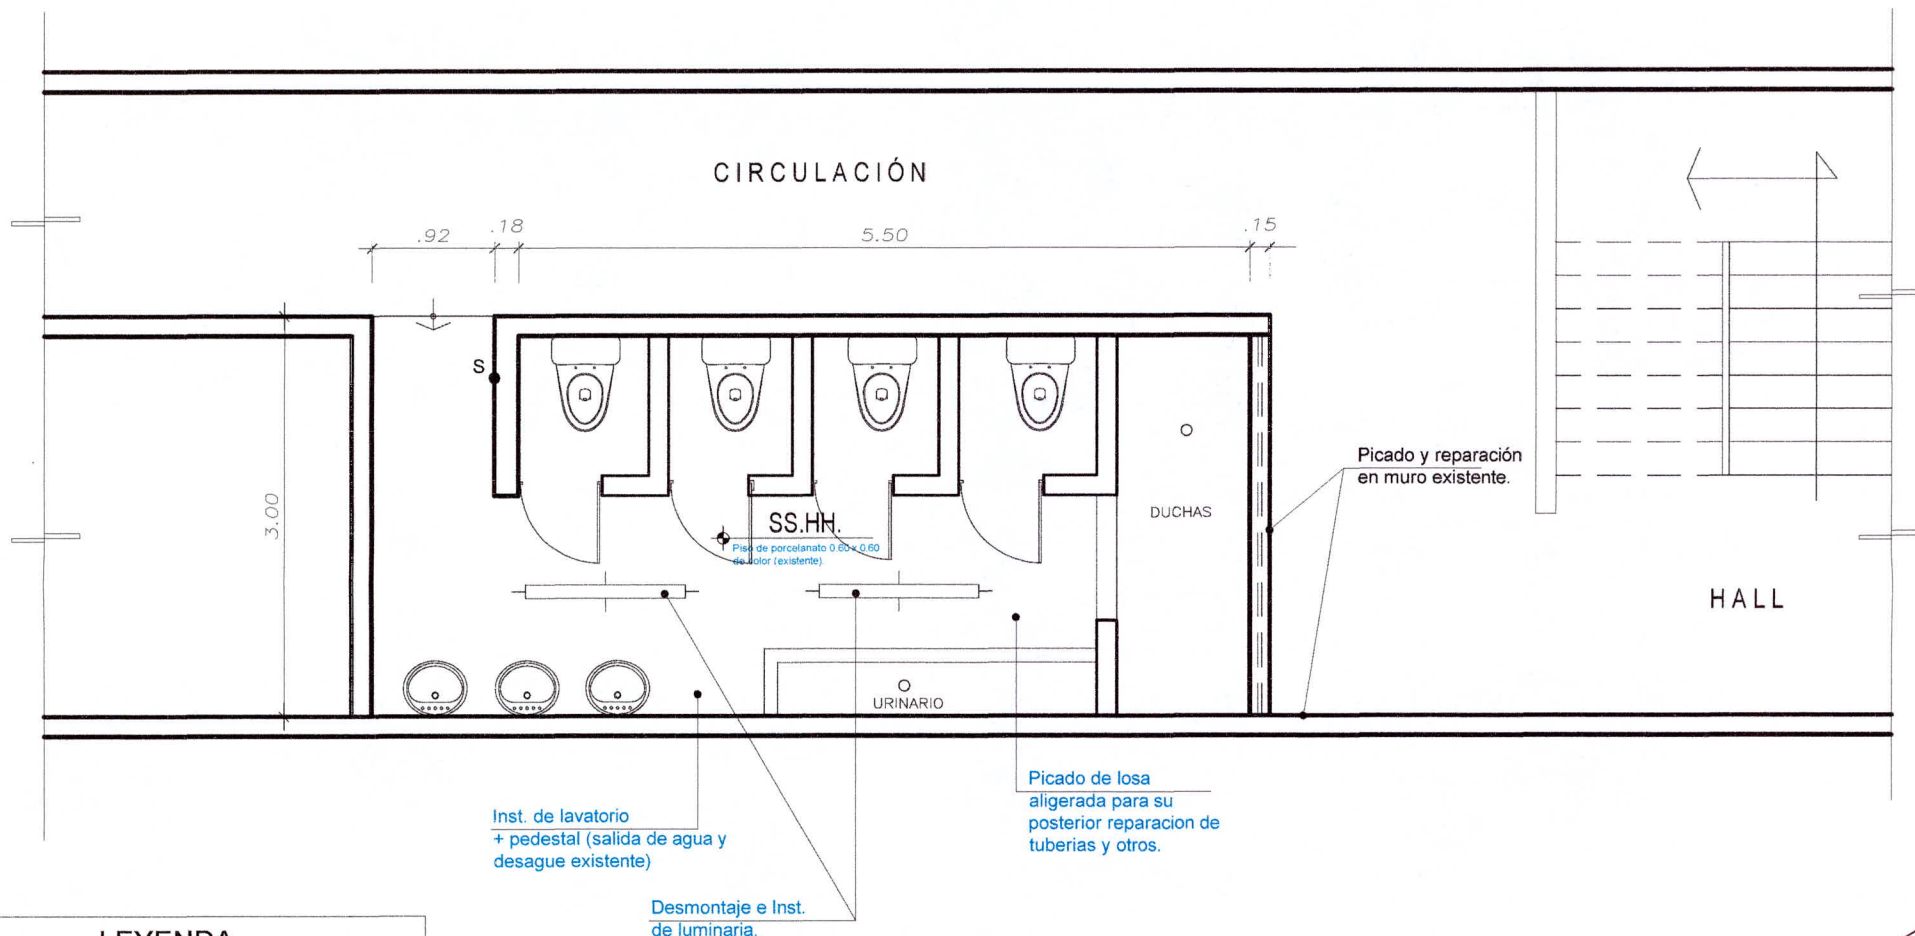

## LEYENDA

SÍMBOLO	DESCRIPCIÓN	CAJAS (mm)	ALTURA (mm)
	CIRCUITO EMBUTIDO EN TECHO O PARED PVC-SAP		
	CIRCUITO EMBUTIDO EN PISO Y PARED PVC-SAP		
	TABLERO DISTRIBUCIÓN	VER ESP.	1.80
	SALIDA CENTRO DE LUZ	OCT 100x40	TECHO
	SALIDA EQUIPO ALUMBRADO LED TIPO PANTALLA 0.60x0.60 cm. EMPOTRADO EN FALSO CIELO RASO		TECHO
	TOMACORRIENTE DOBLE	RECT 100x55x50	0.40
	LUMINARIA TIPO FLUORESCENTE		
	SALIDA CENTRO DE LUZ		

<b>II MACRO REGIÓN POLICIAL LAMBAYEQUE</b> <b>UNIDAD DE INFRAESTRUCTURA</b>			
<b>PROYECTO:</b> "SERVICIO DE MANTENIMIENTO, ACONDICIONAMIENTO Y REPARACIÓN DE LA INFRAESTRUCTURA DEL COMPLEJO POLICIAL 30 DE AGOSTO - FRENPOL CAJAMARCA"			
<b>PLANO:</b> ARQUITECTURA - SEGUNDO NIVEL (ÁREA A INTERVENIR EXISTENTE - ESTADO ACTUAL)		<b>DEPARTAMENTO:</b> CAJAMARCA <b>FECHA:</b> ABRIL 2023	
<b>PROPIETARIO:</b> POLICÍA NACIONAL DEL PERÚ		<b>PROVINCIA:</b> CAJAMARCA <b>LÁMINA:</b> A-2	
<b>ELABORADO POR:</b> ÁREA DE INFRAESTRUCTURA U.E. 028 - CH.		<b>DISTRITO:</b> CAJAMARCA <b>LOCALIDAD:</b>	

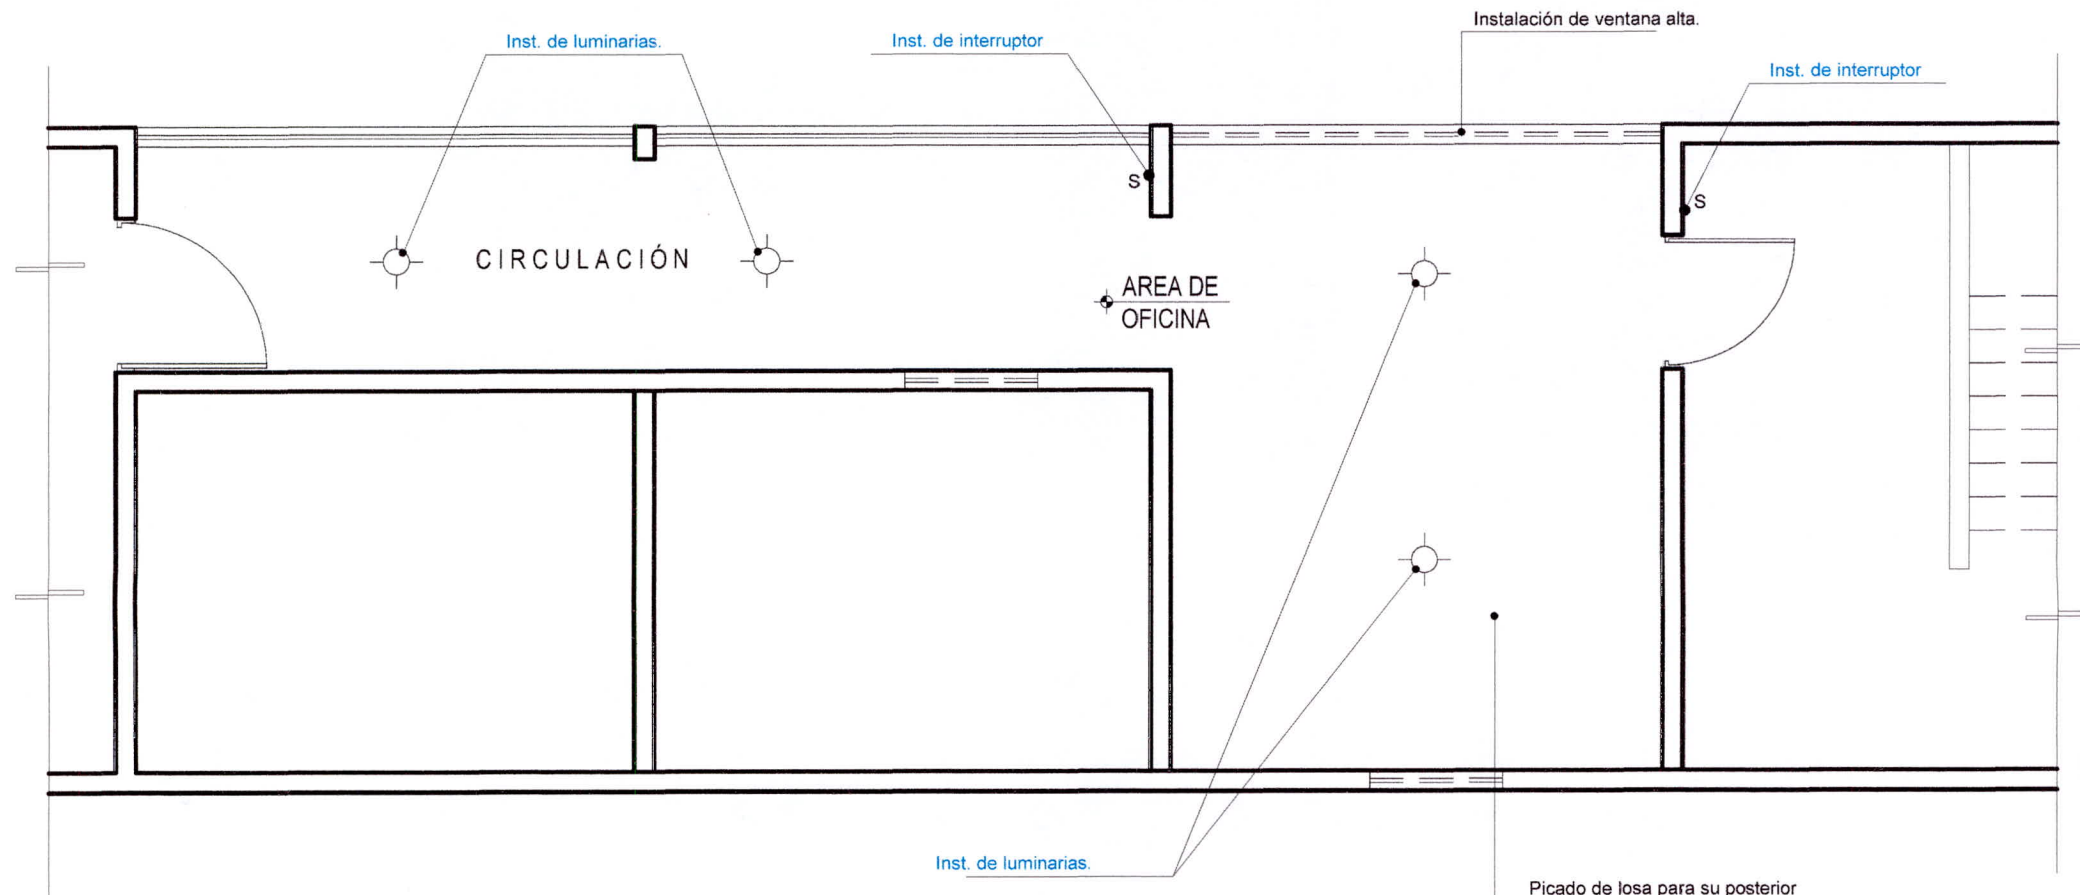

Picado de losa para su posterior reparación en tuberías existentes de los SS.HH. del segundo nivel.


*[Signature]*  
 FRANCISCO PUGAN QUESQUEN  
 ARQUITECTO C.A.P. Nº 16968

# LEYENDA

SIMBOLO	DESCRIPCION	CAJAS (mm)	ALTURA (mm)
	CIRCUITO EMBUTIDO EN TECHO O PARED PVC-SAP		
	CIRCUITO EMBUTIDO EN PISO Y PARED PVC-SAP		
	TABLERO DISTRIBUCION	VER ESP	1.80
	SALIDA CENTRO DE LUZ	OCT. 100x40	TECHO
	SALIDA EQUIPO ALUMBRADO LED TIPO PANTALLA 0.60x0.80 cm. EMPOTRADO EN FALSO CIELO RASO		TECHO
	TOMACORRIENTE DOBLE	RECT. 100x55x50	0.40
	LUMINARIA TIPO FLUORESCENTE HERMETICO		
	SALIDA CENTRO DE LUZ - ALUMBRADO LED		

<b>II MACRO REGIÓN POLICIAL LAMBAYEQUE</b> <b>UNIDAD DE INFRAESTRUCTURA</b>			
PROYECTO: "SERVICIO DE MANTENIMIENTO, ACONDICIONAMIENTO Y REPARACIÓN DE LA INFRAESTRUCTURA DEL COMPLEJO POLICIAL 30 DE AGOSTO - FRENPOL CAJAMARCA"		ESCALA: INDICADAS	
PLANO: ARQUITECTURA - PRIMER NIVEL (PROPUESTA)	DEPARTAMENTO: CAJAMARCA	FECHA: ABRIL 2023	
PROPIETARIO: POLICÍA NACIONAL DEL PERÚ	PROVINCIA: CAJAMARCA	LÁMINA:	
ELABORADO POR: AREA DE INFRAESTRUCTURA U.E. 028 - CH.	DISTRITO: CAJAMARCA	<b>A-3</b>	
		LOCALIDAD:	




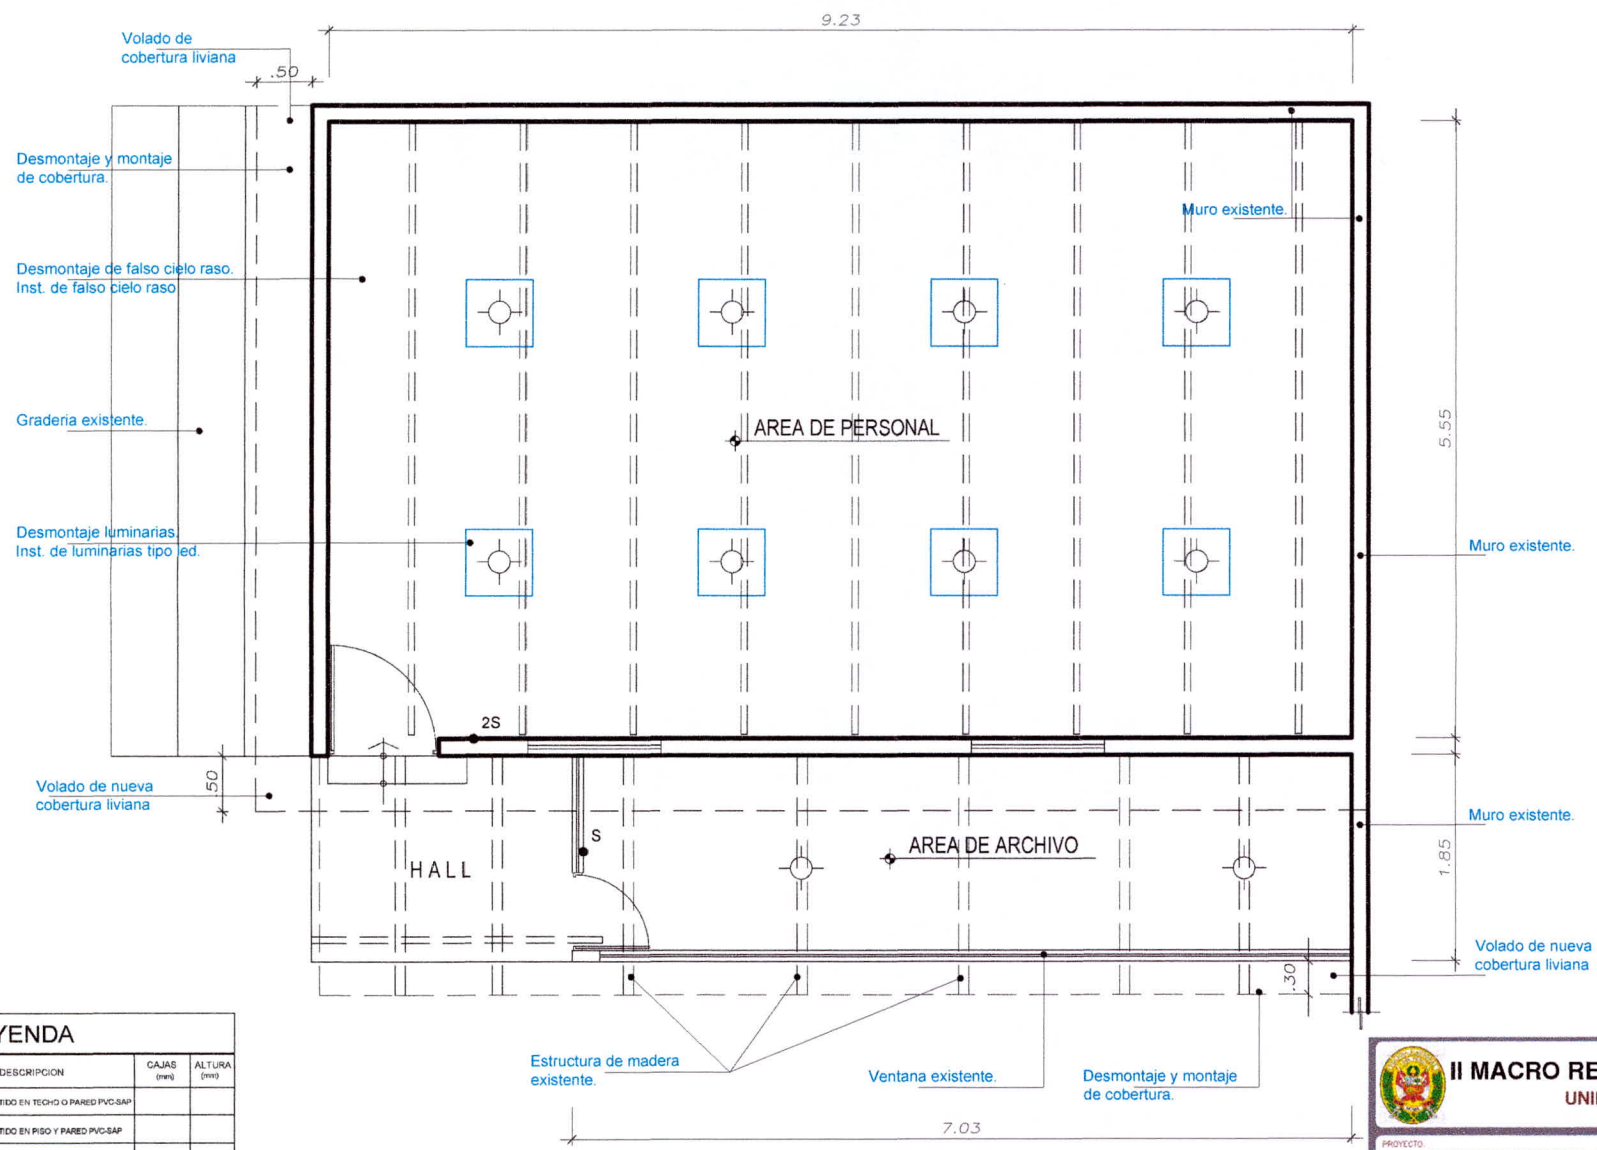


*[Signature]*  
FRANKLIN PUIGAN QUESQUEN  
ARQUITECTO C.A.P. N° 16968

LEYENDA			
SÍMBOLO	DESCRIPCIÓN	CAJAS (mm)	ALTURA (mm)
	CIRCUITO EMBUTIDO EN TECHO O PARED PVC-SAP		
	CIRCUITO EMBUTIDO EN PISO Y PARED PVC-SAP		
	TABLEROS DISTRIBUCION	VER ESP.	1.80
	SALIDA CENTRO DE LUZ	OCT 100x46	TECHO
	SALIDA EQUIPO ALUMBRADO LED TIPO PANTALLA 0.80x0.80 cm. EMBUTIDO EN FALSO CIELO RASO		TECHO
	TOMACORRIENTE DOBLE	RECT. 100x55x50	0.40
	LUMINARIA TIPO FLUORESCENTE HERMETICO		
	SALIDA CENTRO DE LUZ - ALUMBRADO LED		

<b>II MACRO REGIÓN POLICIAL LAMBAYEQUE</b>			
<b>UNIDAD DE INFRAESTRUCTURA</b>			
PROYECTO:		ESCALA:	
"SERVICIO DE MANTENIMIENTO, ACONDICIONAMIENTO Y REPARACIÓN DE LA INFRAESTRUCTURA DEL COMPLEJO POLICIAL 30 DE AGOSTO - FRENPOL CAJAMARCA"		INDICADAS	
PLANO:	DEPARTAMENTO:	FECHA:	
ARQUITECTURA - PRIMER NIVEL	CAJAMARCA	ABRIL 2023	
(ESTADO ACTUAL - PROPUESTA)			
PROPIETARIO:	PROVINCIA:	LÁMINA:	
POLICÍA NACIONAL DEL PERÚ	CAJAMARCA	A-4	
ELABORADO POR:	DISTRITO:	LOCALIDAD:	
AREA DE INFRAESTRUCTURA U.E. 028 - CH.	CAJAMARCA		



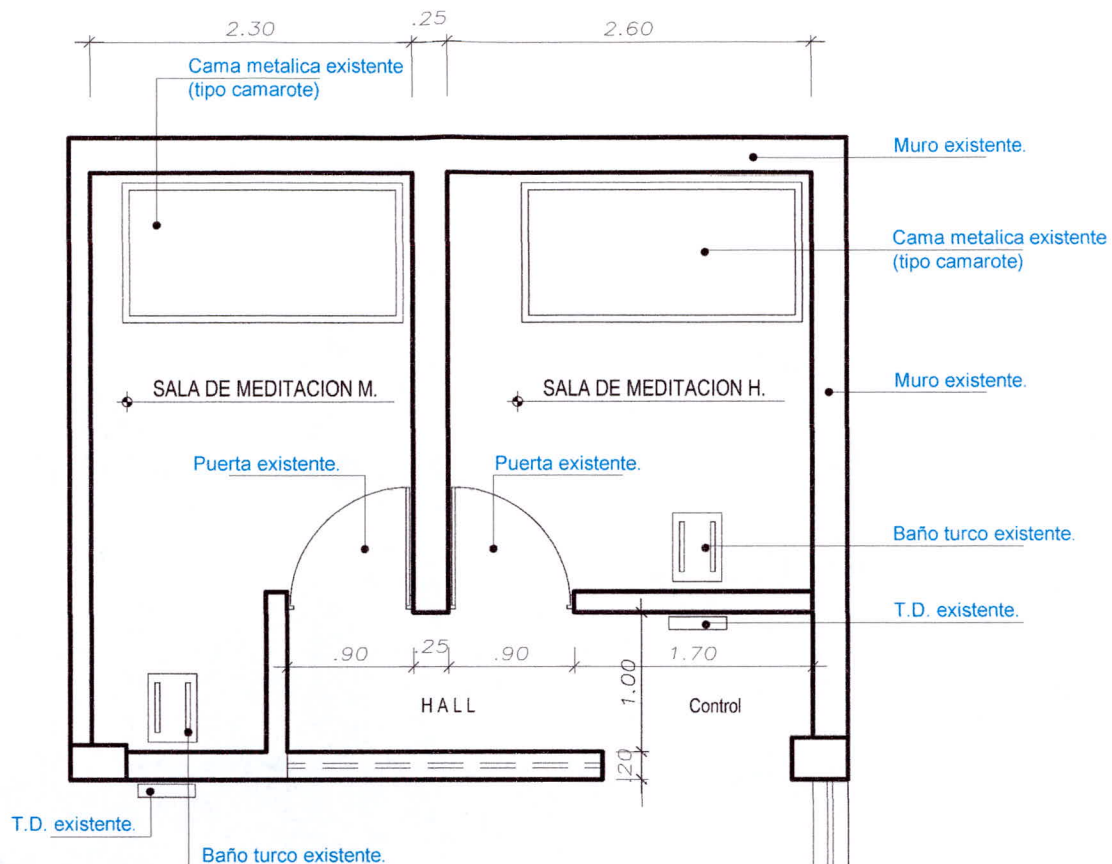


**PLANTA EXISTENTE**

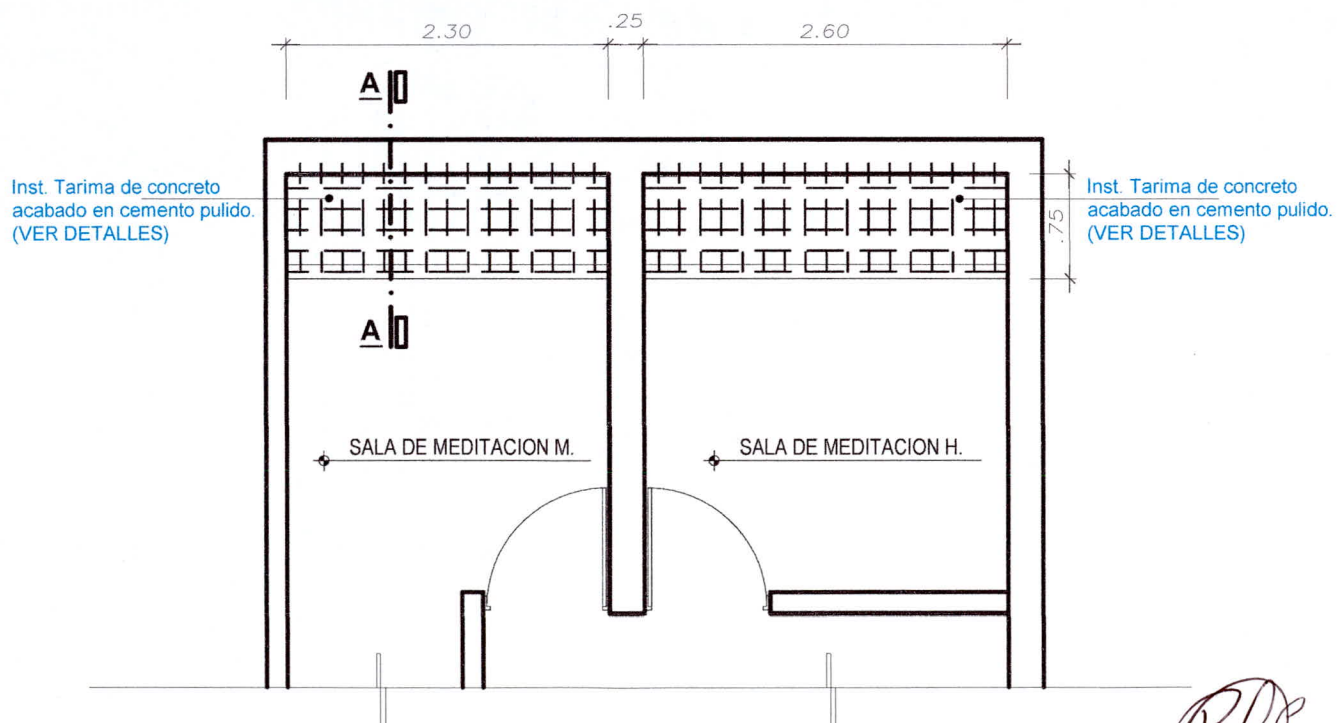

**PLANTA PROPUESTA**


 <b>II MACRO REGIÓN POLICIAL LAMBAYEQUE</b> <b>UNIDAD DE INFRAESTRUCTURA</b>		PROYECTO: "SERVICIO DE MANTENIMIENTO, ACONDICIONAMIENTO Y REPARACIÓN DE LA INFRAESTRUCTURA DEL COMPLEJO POLICIAL 30 DE AGOSTO - FRENPOL CAJAMARCA"		ESCALA: INDICADAS
		PLANO: ARQUITECTURA - SALA DE MEDITACION (AREA A INTERVENIR EXISTENTE - ESTADO ACTUAL - PROPUESTA)		DEPARTAMENTO: CAJAMARCA
PROPIETARIO: POLICIA NACIONAL DEL PERÚ		PROVINCIA: CAJAMARCA		LAMINA: <b>A-5</b>
ELABORADO POR: AREA DE INFRAESTRUCTURA U.E. 028 - CH.		DISTRITO: CAJAMARCA		LOCALIDAD:

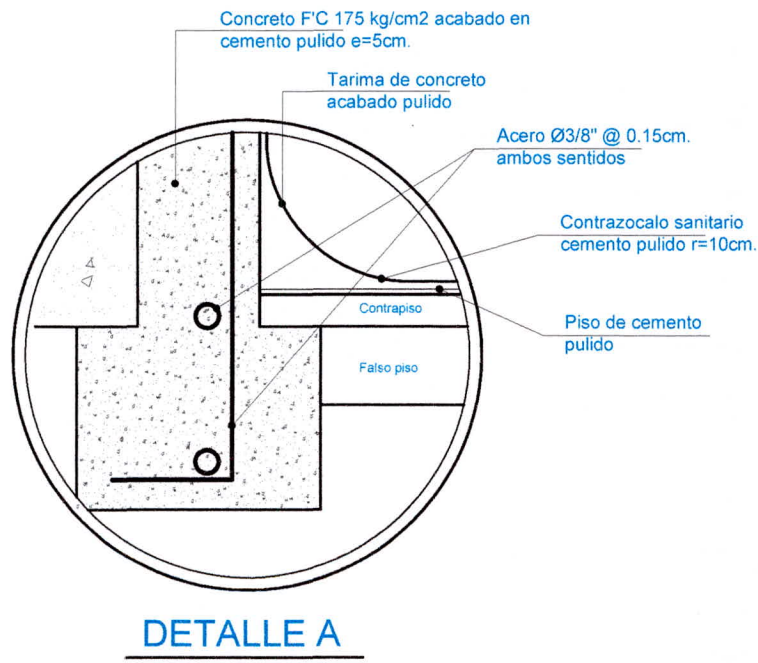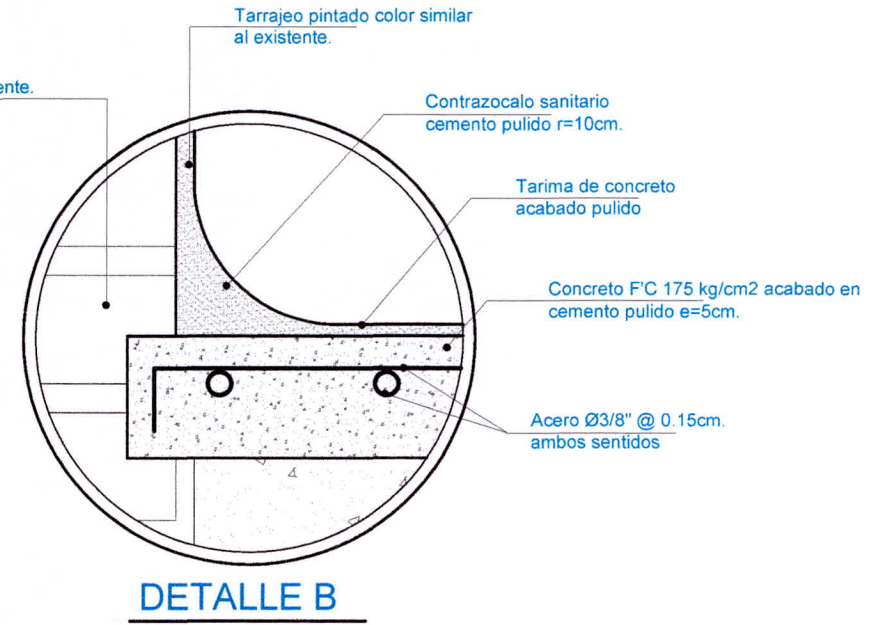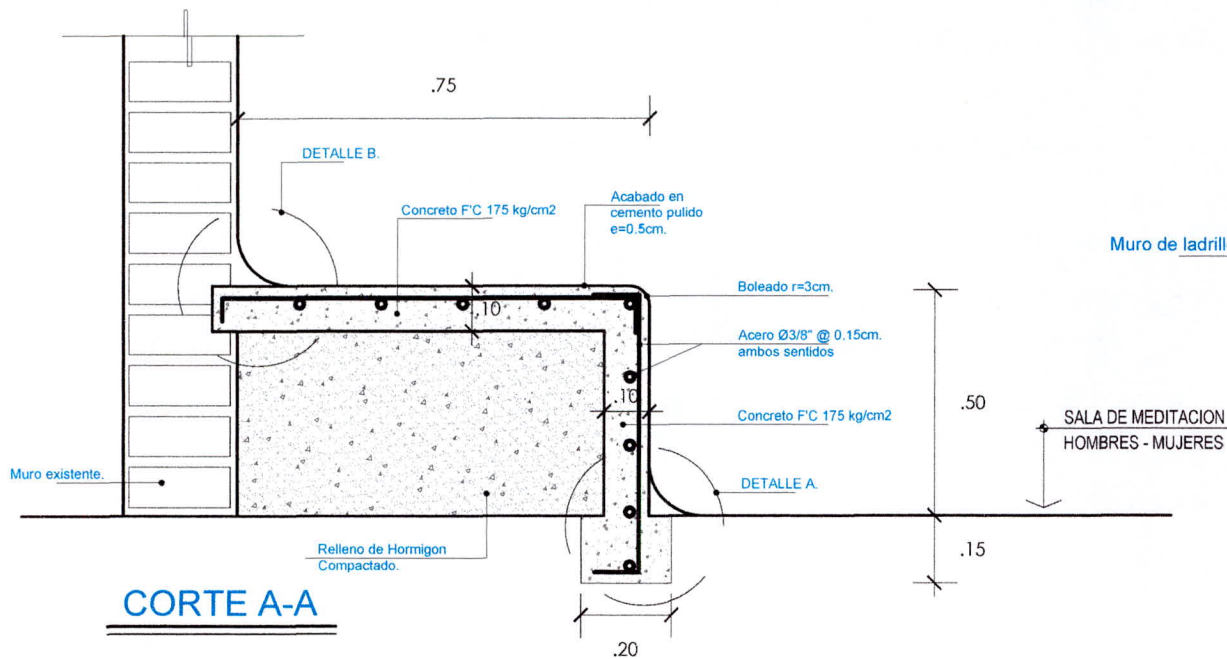

*[Signature]*  
ARQUITECTO C.A.P. Nº 16998

 <b>II MACRO REGIÓN POLICIAL LAMBAYEQUE</b> <b>UNIDAD DE INFRAESTRUCTURA</b>			
<b>PROYECTO:</b> "SERVICIO DE MANTENIMIENTO, ACONDICIONAMIENTO Y REPARACIÓN DE LA INFRAESTRUCTURA DEL COMPLEJO POLICIAL 30 DE AGOSTO - FRENPOL CAJAMARCA"		<b>ESCALA:</b> INDICADAS	
<b>PLANO:</b> ARQUITECTURA - SALA DE MEDITACION - DETALLES (PROPUESTA)		<b>FECHA:</b> ABRIL 2023	
<b>PROPIETARIO:</b> POLICÍA NACIONAL DEL PERÚ		<b>LÁMINA:</b> <b>A-6</b>	
<b>ELABORADO POR:</b> AREA DE INFRAESTRUCTURA U.E. 028 - CH.		<b>LOCALIDAD:</b>	



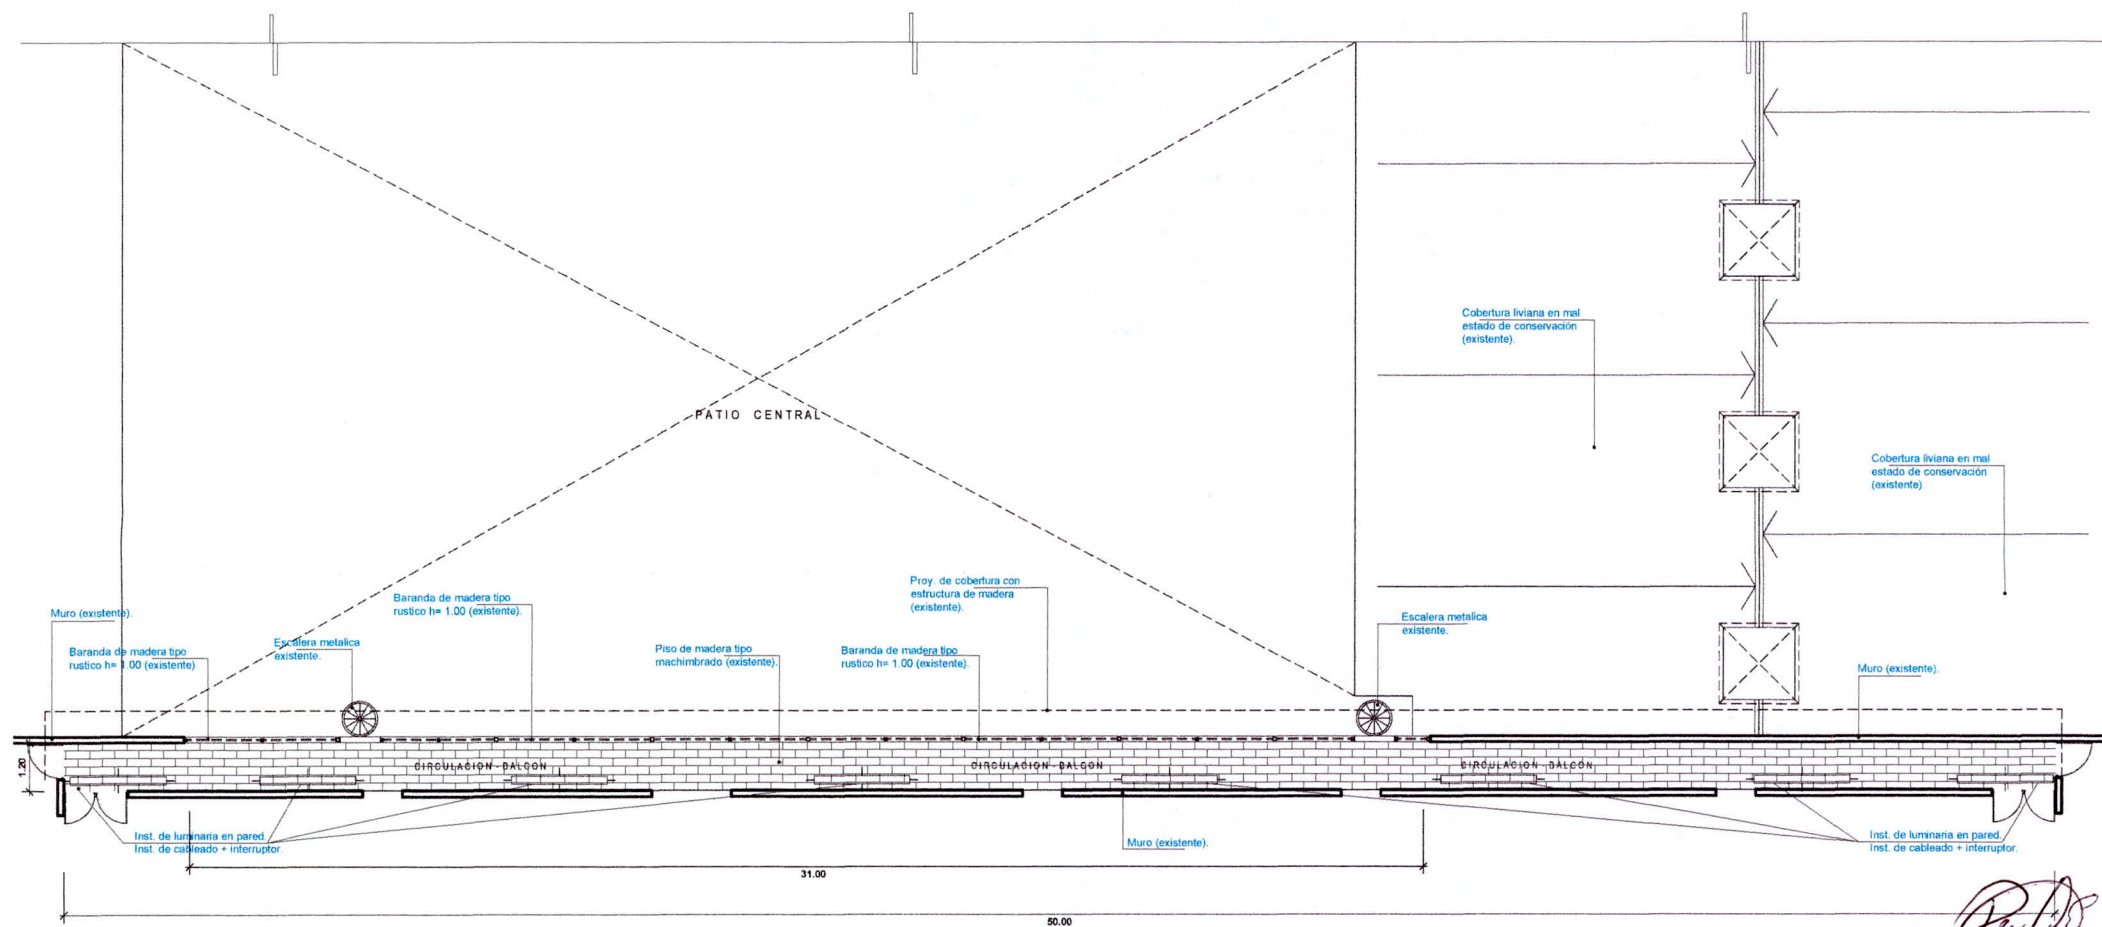

PLANTA 2° NIVEL


ARQUITECTO C.A.P. Nº 16998

LEYENDA			
SÍMBOLO	DESCRIPCIÓN	CAJAS (mm)	ALTURA (mm)
	CIRCUITO EMBUTIDO EN TECHO O PARED PVC-SAP		
	CIRCUITO EMBUTIDO EN PISO Y PARED PVC-SAP		
	TABLERO DISTRIBUCIÓN	VER ESP.	1.80
	SALIDA CENTRO DE LUZ	OCT.100x40	TECHO
	SALIDA EQUIPO ALUMBRADO LED TIPO PANTALLA 0.60x0.60 cm. EMPOTRADO EN TALUZO CIELO RASO		TECHO
	TOMACORRIENTE DOBLE	RECT. 100x50x30	0.40
	LUMINARIA TIPO FLUORESCENTE HERMETICO		
	SALIDA CENTRO DE LUZ - ALUMBRADO LED		


<b>II MACRO REGIÓN POLICIAL LAMBAYEQUE</b> <b>UNIDAD DE INFRAESTRUCTURA</b>			
<b>PROYECTO:</b> "SERVICIO DE MANTENIMIENTO, ACONDICIONAMIENTO Y REPARACIÓN DE LA INFRAESTRUCTURA DEL COMPLEJO POLICIAL 30 DE AGOSTO - FREN POL CAJAMARCA"		<b>ESCALA:</b> INDICADAS	
<b>PLANO:</b> ARQUITECTURA - SEGUNDO NIVEL (ESTADO ACTUAL - PROPUESTA)	<b>DEPARTAMENTO:</b> CAJAMARCA	<b>FECHA:</b> ABRIL 2023	
<b>PROPIETARIO:</b> POLICÍA NACIONAL DEL PERÚ	<b>PROVINCIA:</b> CAJAMARCA	<b>LÁMINA:</b> <b>A-7</b>	
<b>ELABORADO POR:</b> AREA DE INFRAESTRUCTURA U.E. 028 - CH.	<b>DISTRITO:</b> CAJAMARCA	<b>LOCALIDAD:</b>	

55




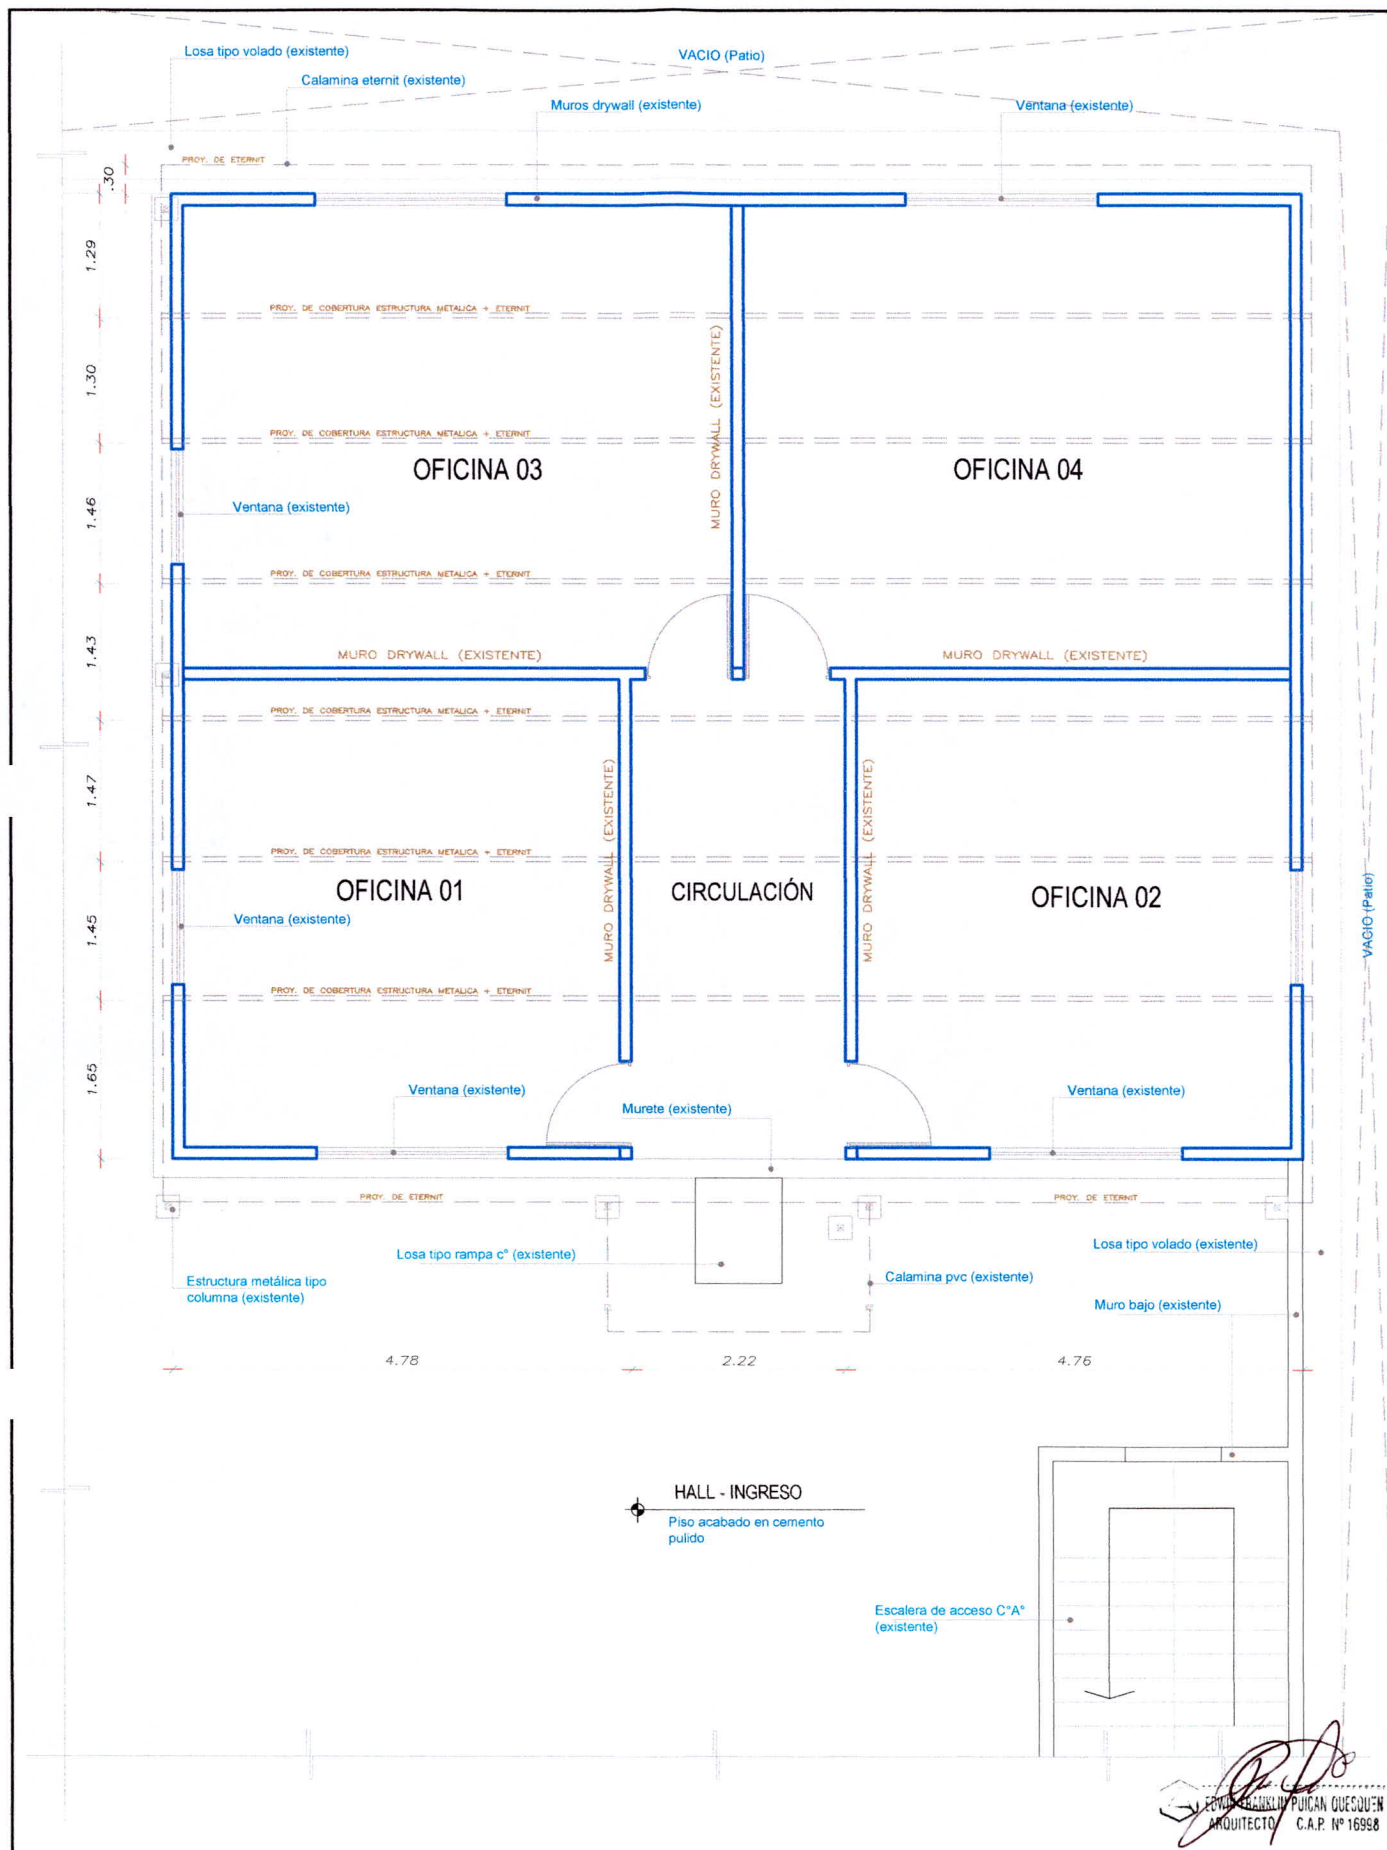

			
<b>II MACRO REGIÓN POLICIAL LAMBAYEQUE</b>			
<b>UNIDAD DE INFRAESTRUCTURA</b>			
PROYECTO: "SERVICIO DE MANTENIMIENTO, ACONDICIONAMIENTO Y REPARACIÓN DE LA INFRAESTRUCTURA DEL COMPLEJO POLICIAL 30 DE AGOSTO - FRENPOL CAJAMARCA"		ESCALA: INDICADAS	
PLANO: ARQUITECTURA - TERCER NIVEL (AREA A INTERVENIR EXISTENTE - ESTADO ACTUAL)	DEPARTAMENTO: CAJAMARCA	FECHA: ABRIL 2023	
PROPIETARIO: POLICIA NACIONAL DEL PERÚ	PROVINCIA: CAJAMARCA	LAMINA: A-08	
ELABORADO POR: AREA DE INFRAESTRUCTURA U.E. 028 - CH.	DISTRITO: CAJAMARCA	LOCALIDAD:	

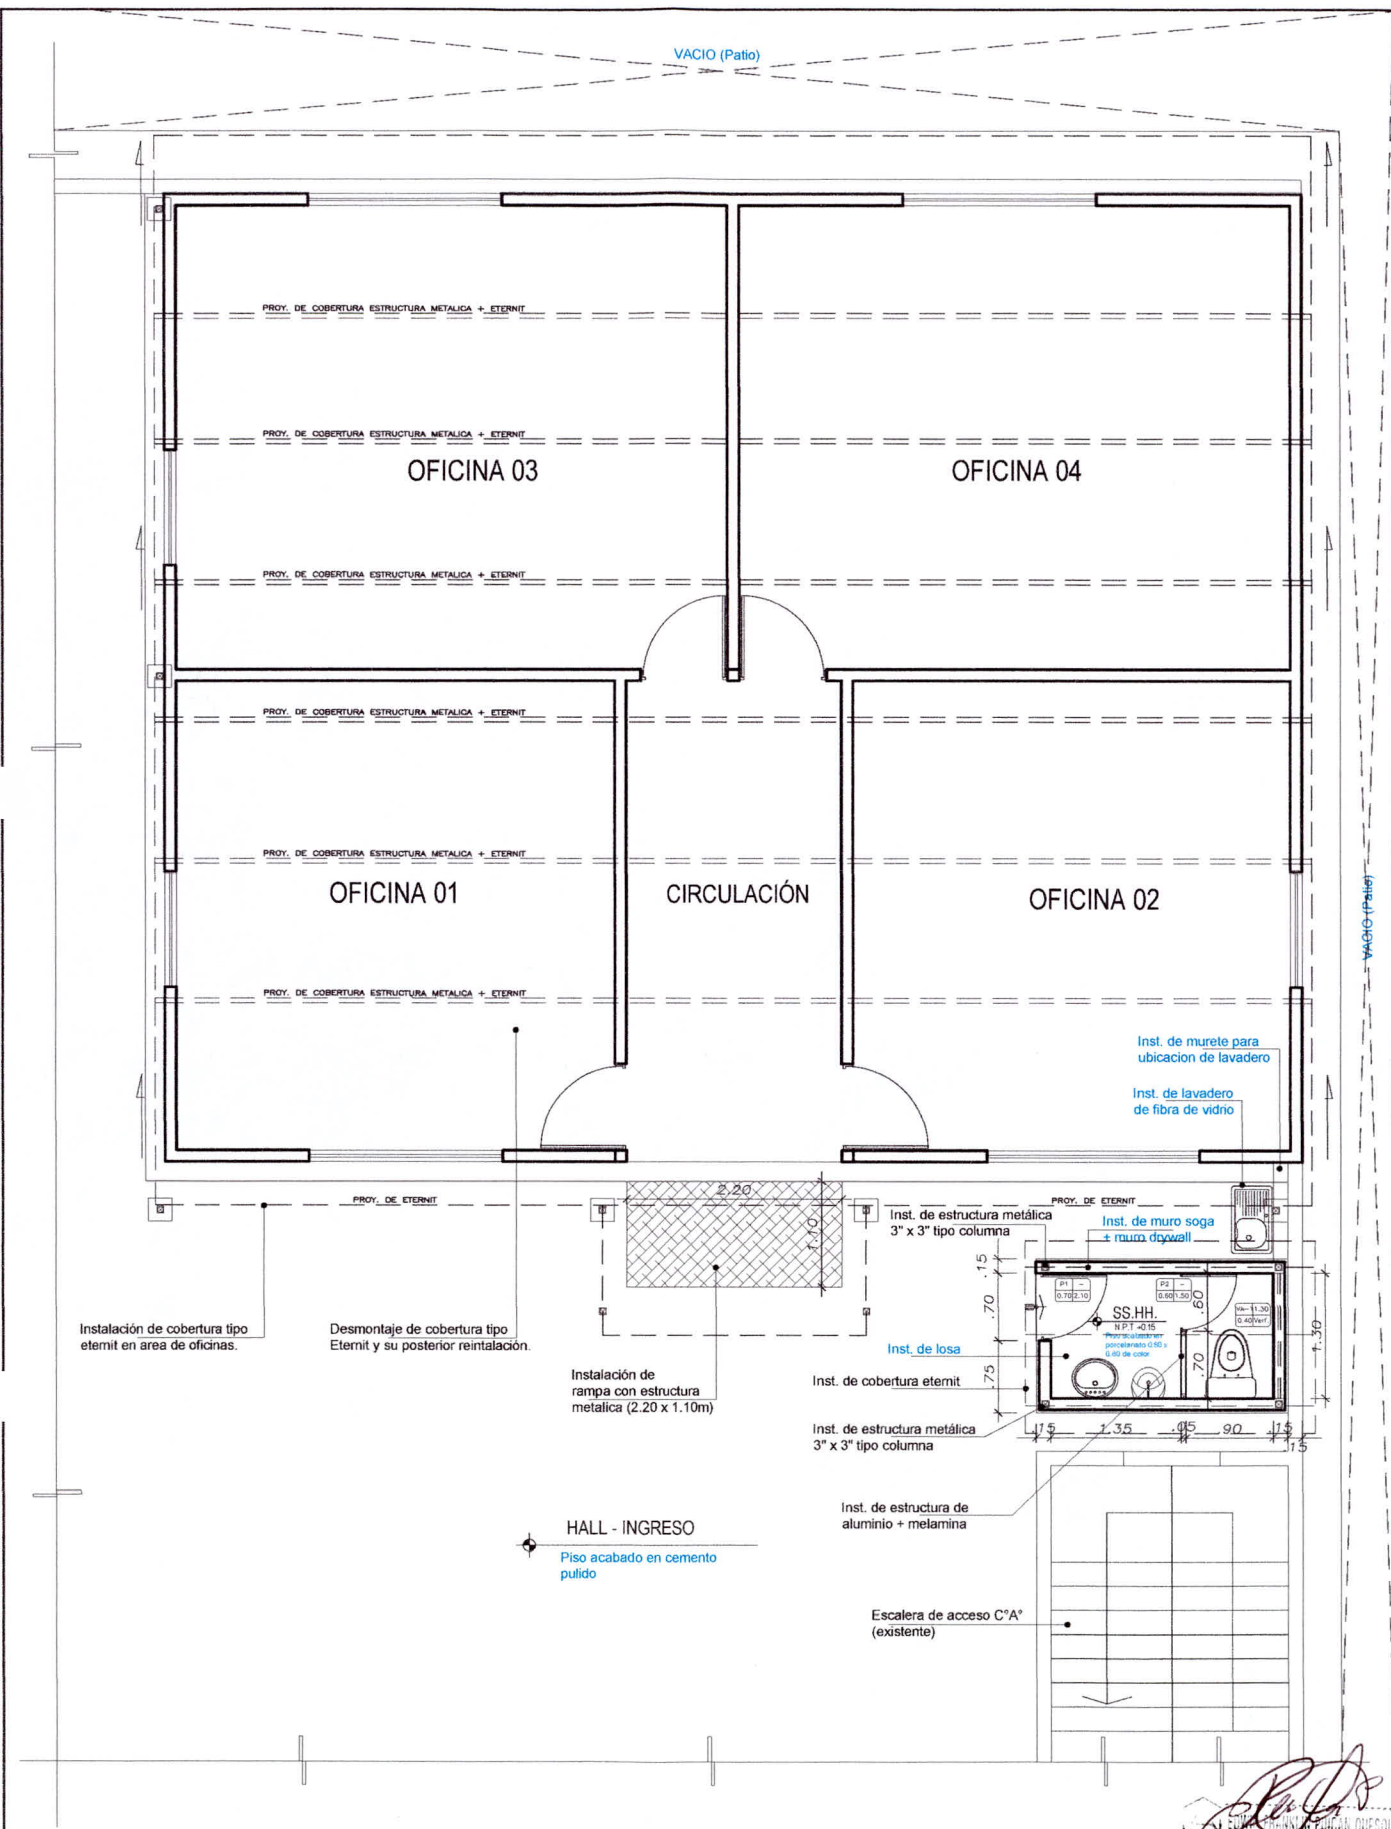

 <b>II MACRO REGIÓN POLICIAL LAMBAYEQUE</b> <b>UNIDAD DE INFRAESTRUCTURA</b>			
<b>PROYECTO:</b> "SERVICIO DE MANTENIMIENTO, ACONDICIONAMIENTO Y REPARACIÓN DE LA INFRAESTRUCTURA DEL COMPLEJO POLICIAL 30 DE AGOSTO - FRENPOL CAJAMARCA"		<b>ESCALA:</b> INDICADAS	
<b>PLANO:</b> ARQUITECTURA - TERCER NIVEL (PROPUESTA)	<b>DEPARTAMENTO:</b> CAJAMARCA	<b>FECHA:</b> ABRIL 2023	
<b>PROPIETARIO:</b> POLICIA NACIONAL DEL PERÚ	<b>PROVINCIA:</b> CAJAMARCA	<b>LAMINA:</b> <b>A-09</b>	
<b>ELABORADO POR:</b> AREA DE INFRAESTRUCTURA U.E. 028 - CH.	<b>DISTRITO:</b> CAJAMARCA	<b>LOCALIDAD:</b>	

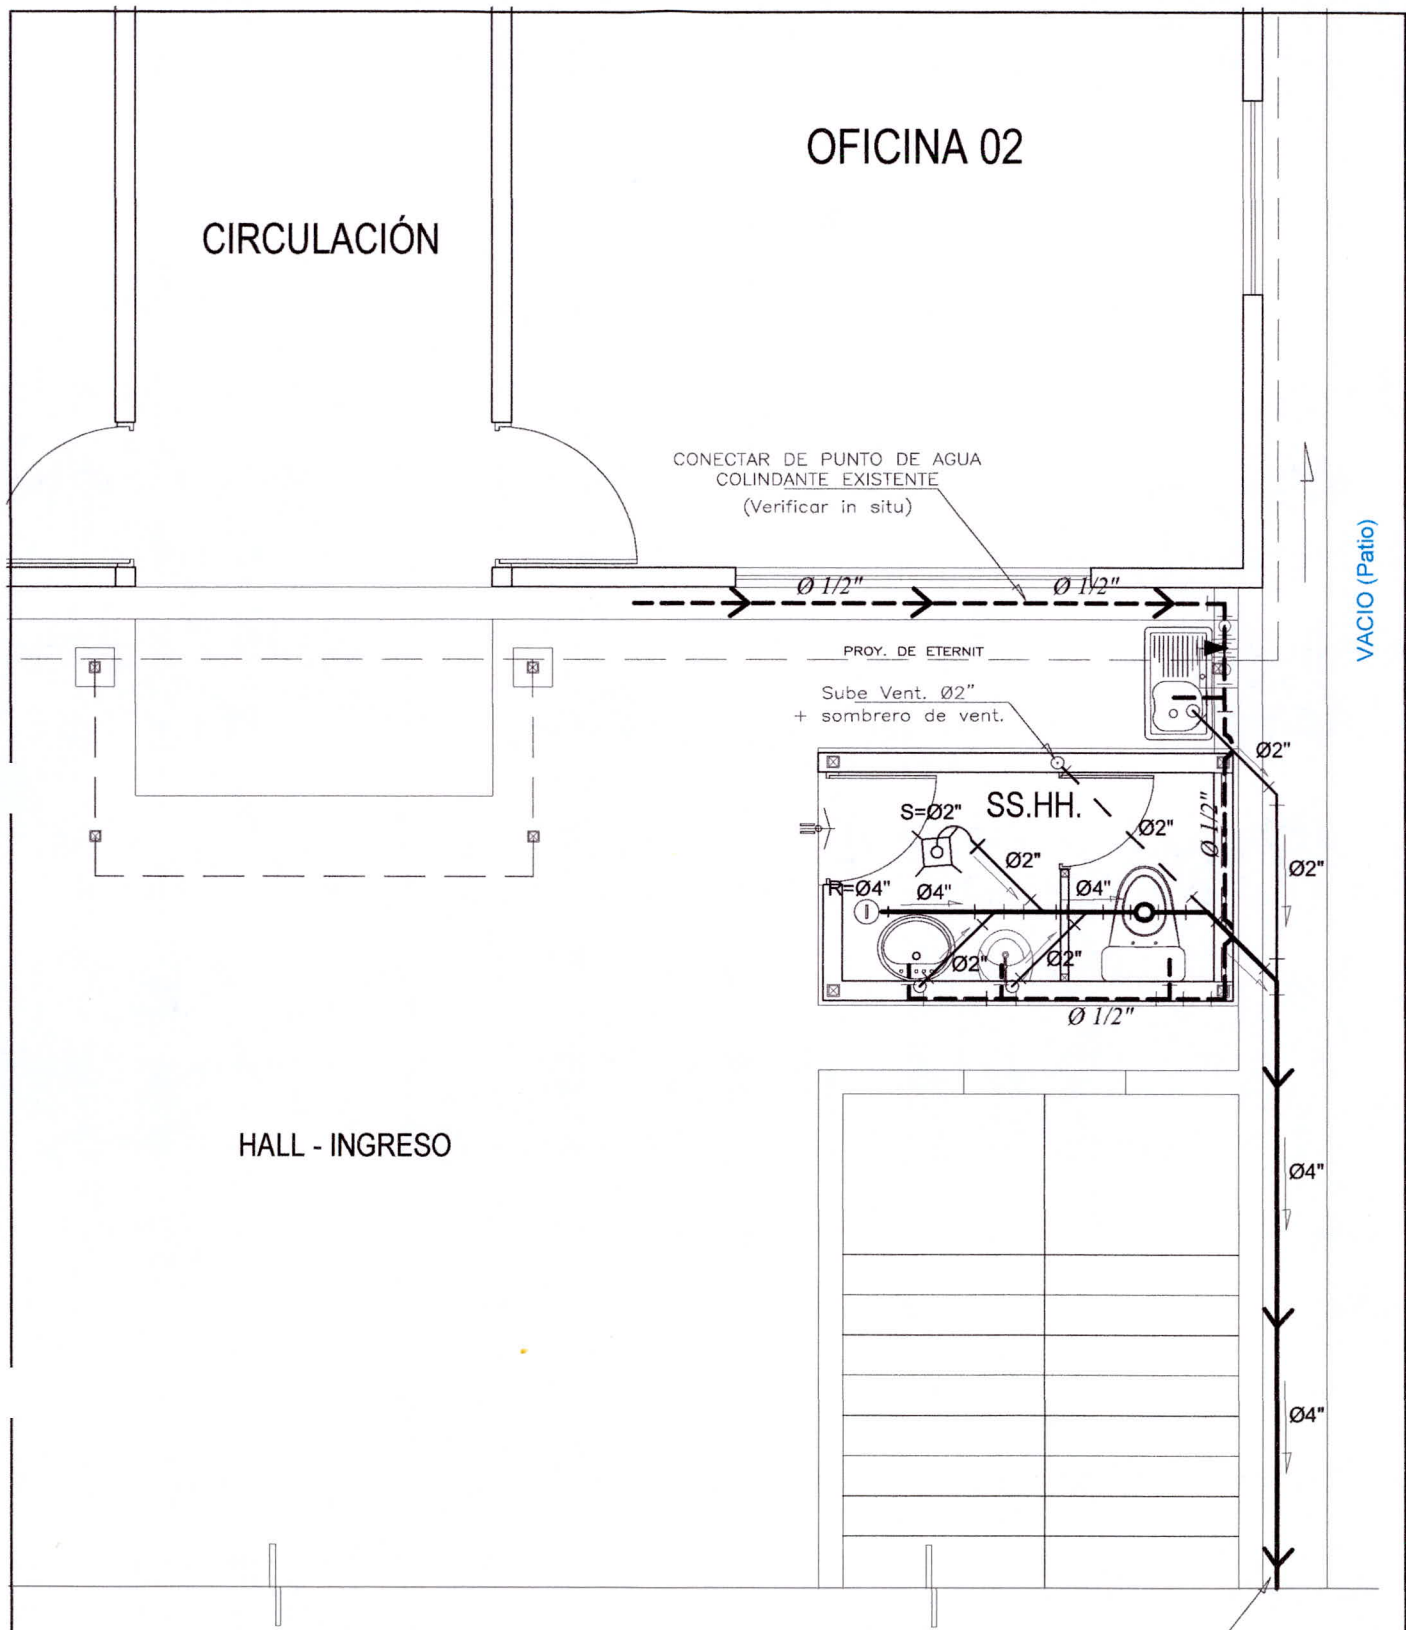

HALL - INGRESO

CONECTAR DE PUNTO DE AGUA  
COLINDANTE EXISTENTE  
(Verificar in situ)

PROY. DE ETERNIT

Sube Vent. Ø2"  
+ sombrero de vent.

SS.HH.

Ø 1/2"

VACIO (Patio)

Ø2"

Ø2"

Ø2"

Ø2"

Ø4"

Ø4"

BAJA A PUNTO DE MONTANE Ø4"  
Y DESCARGA HACIA PRIMER NIVEL  
EN CAJA DE REGISTRO EXISTENTE  
(Verificar in situ)


## LEYENDA

SIMBOLOS	DESCRIPCION
	TUB. DE DESAGUE Ø4" PVC-SAL,
	TUB. DE VENTILACION PVC-SAL,
	TUB. DE DESAGUE Ø2" PVC-SAL,
	REGISTRO ROSCADO DE BRONCE EN PISO
	CODO DE 90° EN SUBIDA/BAJADA
	TEE EN SUBIDA/BAJADA
	SUMIDERO CON TRAMPA "P" / SUMIDERO SIN TRAMPA "P"
	SUMIDERO CON REJILLA / CON TRAMPA "P"
	SUMIDERO CON TRAMPA SIN TAPA
	CODO DE 45°
	YEE SIMPLE / YEE DOBLE

ARQUITECTO C.A.P. Nº 16998

<b>II MACRO REGIÓN POLICIAL LAMBAYEQUE</b> <b>UNIDAD DE INFRAESTRUCTURA</b>			
PROYECTO: "SERVICIO DE MANTENIMIENTO, ACONDICIONAMIENTO Y REPARACIÓN DE LA INFRAESTRUCTURA DEL COMPLEJO POLICIAL 30 DE AGOSTO - FRENPOL CAJAMARCA"		ESCALA: INDICADAS	
PLANO: INSTALACIONES SANITARIAS - TERCER NIVEL (PROPUESTA)		DEPARTAMENTO: CAJAMARCA	
PROPIETARIO: POLICÍA NACIONAL DEL PERÚ		PROVINCIA: CAJAMARCA	
ELABORADO POR: AREA DE INFRAESTRUCTURA U.E. 028 - CH.		FECHA: ABRIL 2023	
		LOCALIDAD: CAJAMARCA	
		<b>IS-1</b>	



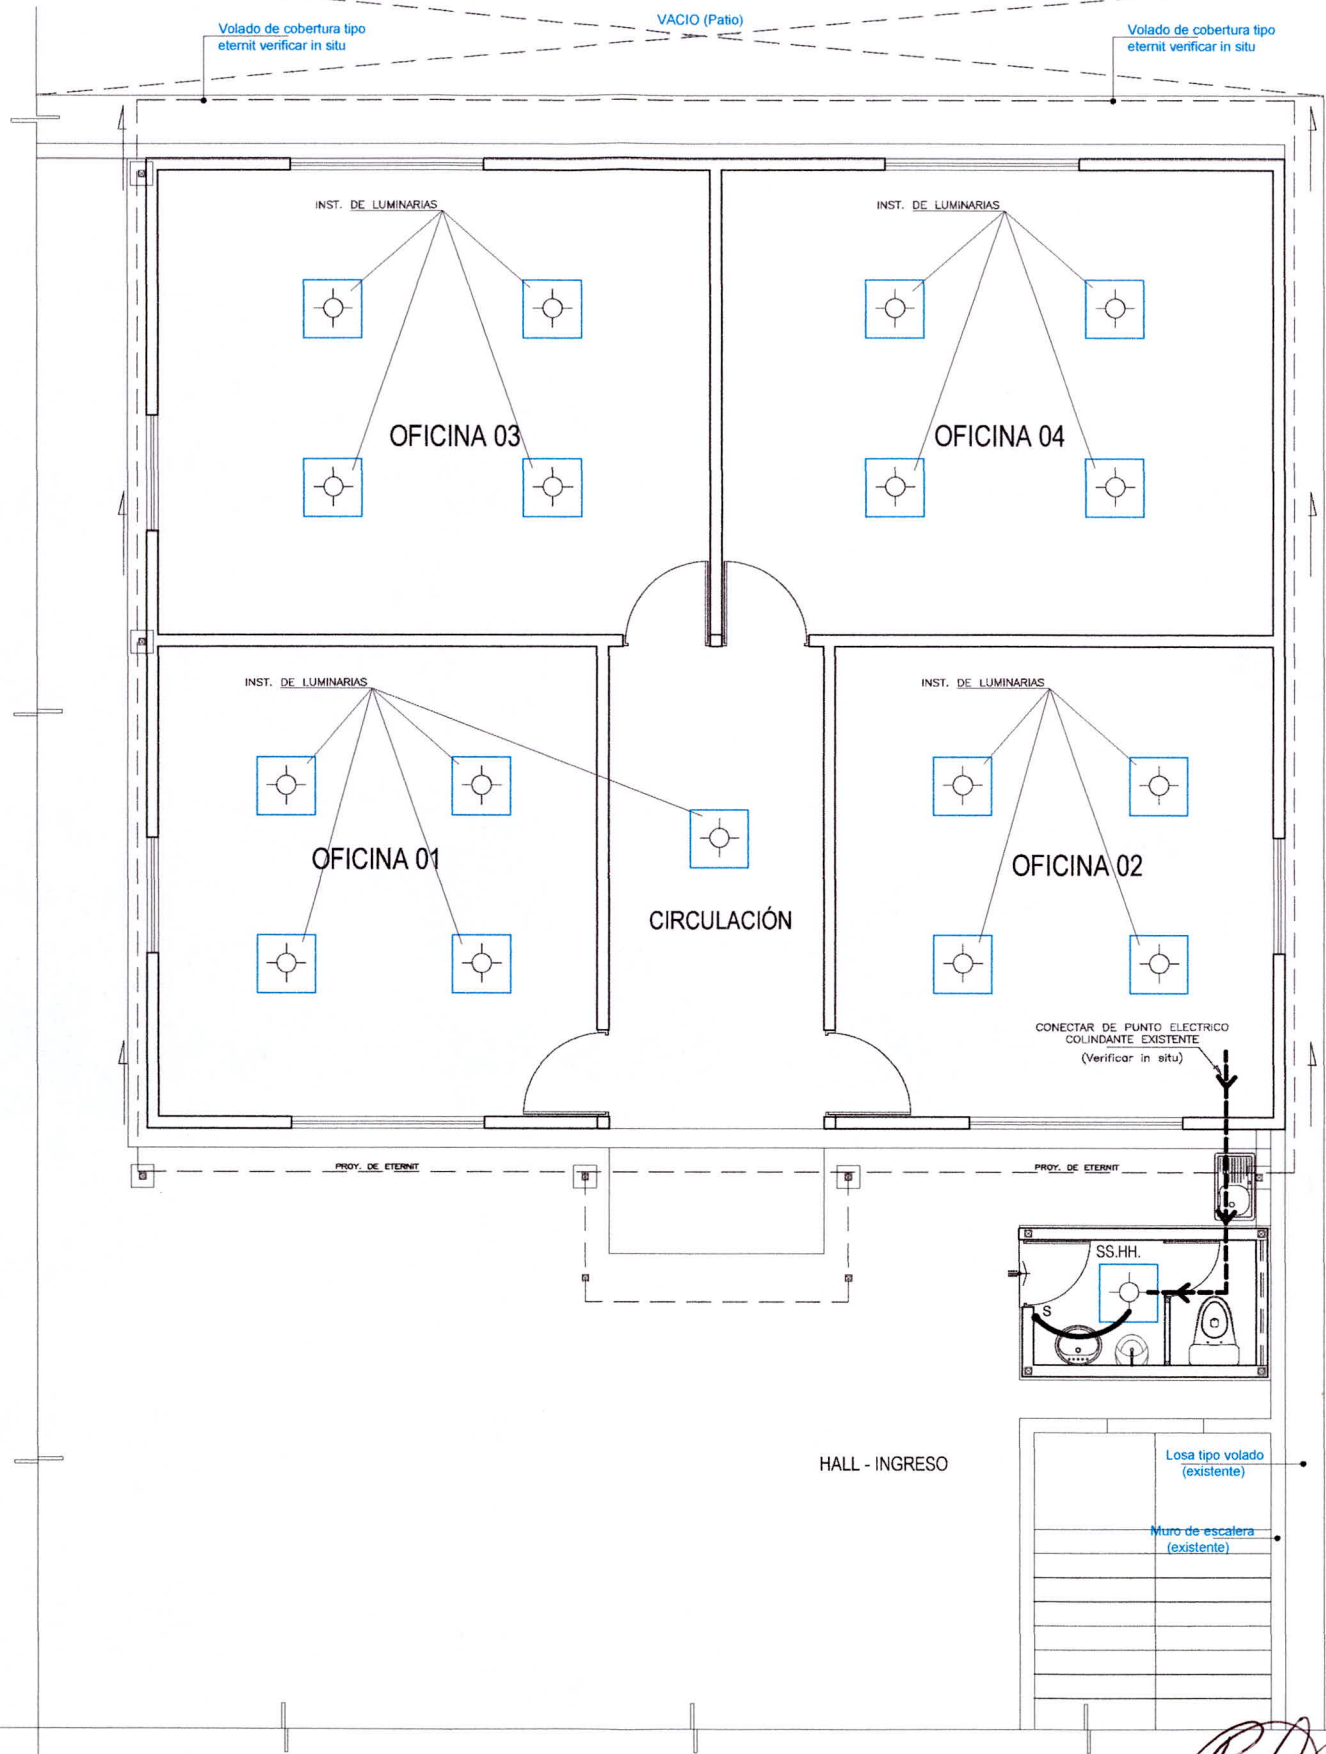

LEYENDA

SÍMBOLO	DESCRIPCIÓN	CAJAS (mm)	ALTURA (mm)
	CIRCUITO EMBUTIDO EN TECHO O PARED PVC-SAP		
	CIRCUITO EMBUTIDO EN PISO Y PARED PVC-SAP		
	TABLERO DISTRIBUCION	VER ESP.	1.80
	SALIDA CENTRO DE LUZ	OCT.100x40	TECHO
	SALIDA EQUIPO ALUMBRADO LED TIPO PANTALLA 0.60x0.60 cm. EMPOTRADO EN FALSO CIELO RASO		TECHO
	TOMACORRIENTE DOBLE	RECT. 100x55x50	0.40



**II MACRO REGIÓN POLICIAL LAMBAYEQUE**  
**UNIDAD DE INFRAESTRUCTURA**

PROYECTO: "SERVICIO DE MANTENIMIENTO, ACONDICIONAMIENTO Y REPARACIÓN DE LA INFRAESTRUCTURA DEL COMPLEJO POLICIAL 30 DE AGOSTO - FRENPOL CAJAMARCA"

PLANO: **INSTALACIONES ELECTRICAS - TERCER NIVEL**  
(PROPUESTA)

PROYECTADO: **POLICÍA NACIONAL DEL PERÚ**

ELABORADO POR: **AREA DE INFRAESTRUCTURA U.E. 028 - CH.**

ESCALA: **INDICADAS**

DEPARTAMENTO: **CAJAMARCA**

PROVINCIA: **CAJAMARCA**


DISTRITO: **CAJAMARCA**


LOCALIDAD:

FECHA: **ABRIL 2023**

LÁMINA: **IE-1**


ARQUITECTO C.A.P. Nº 16998



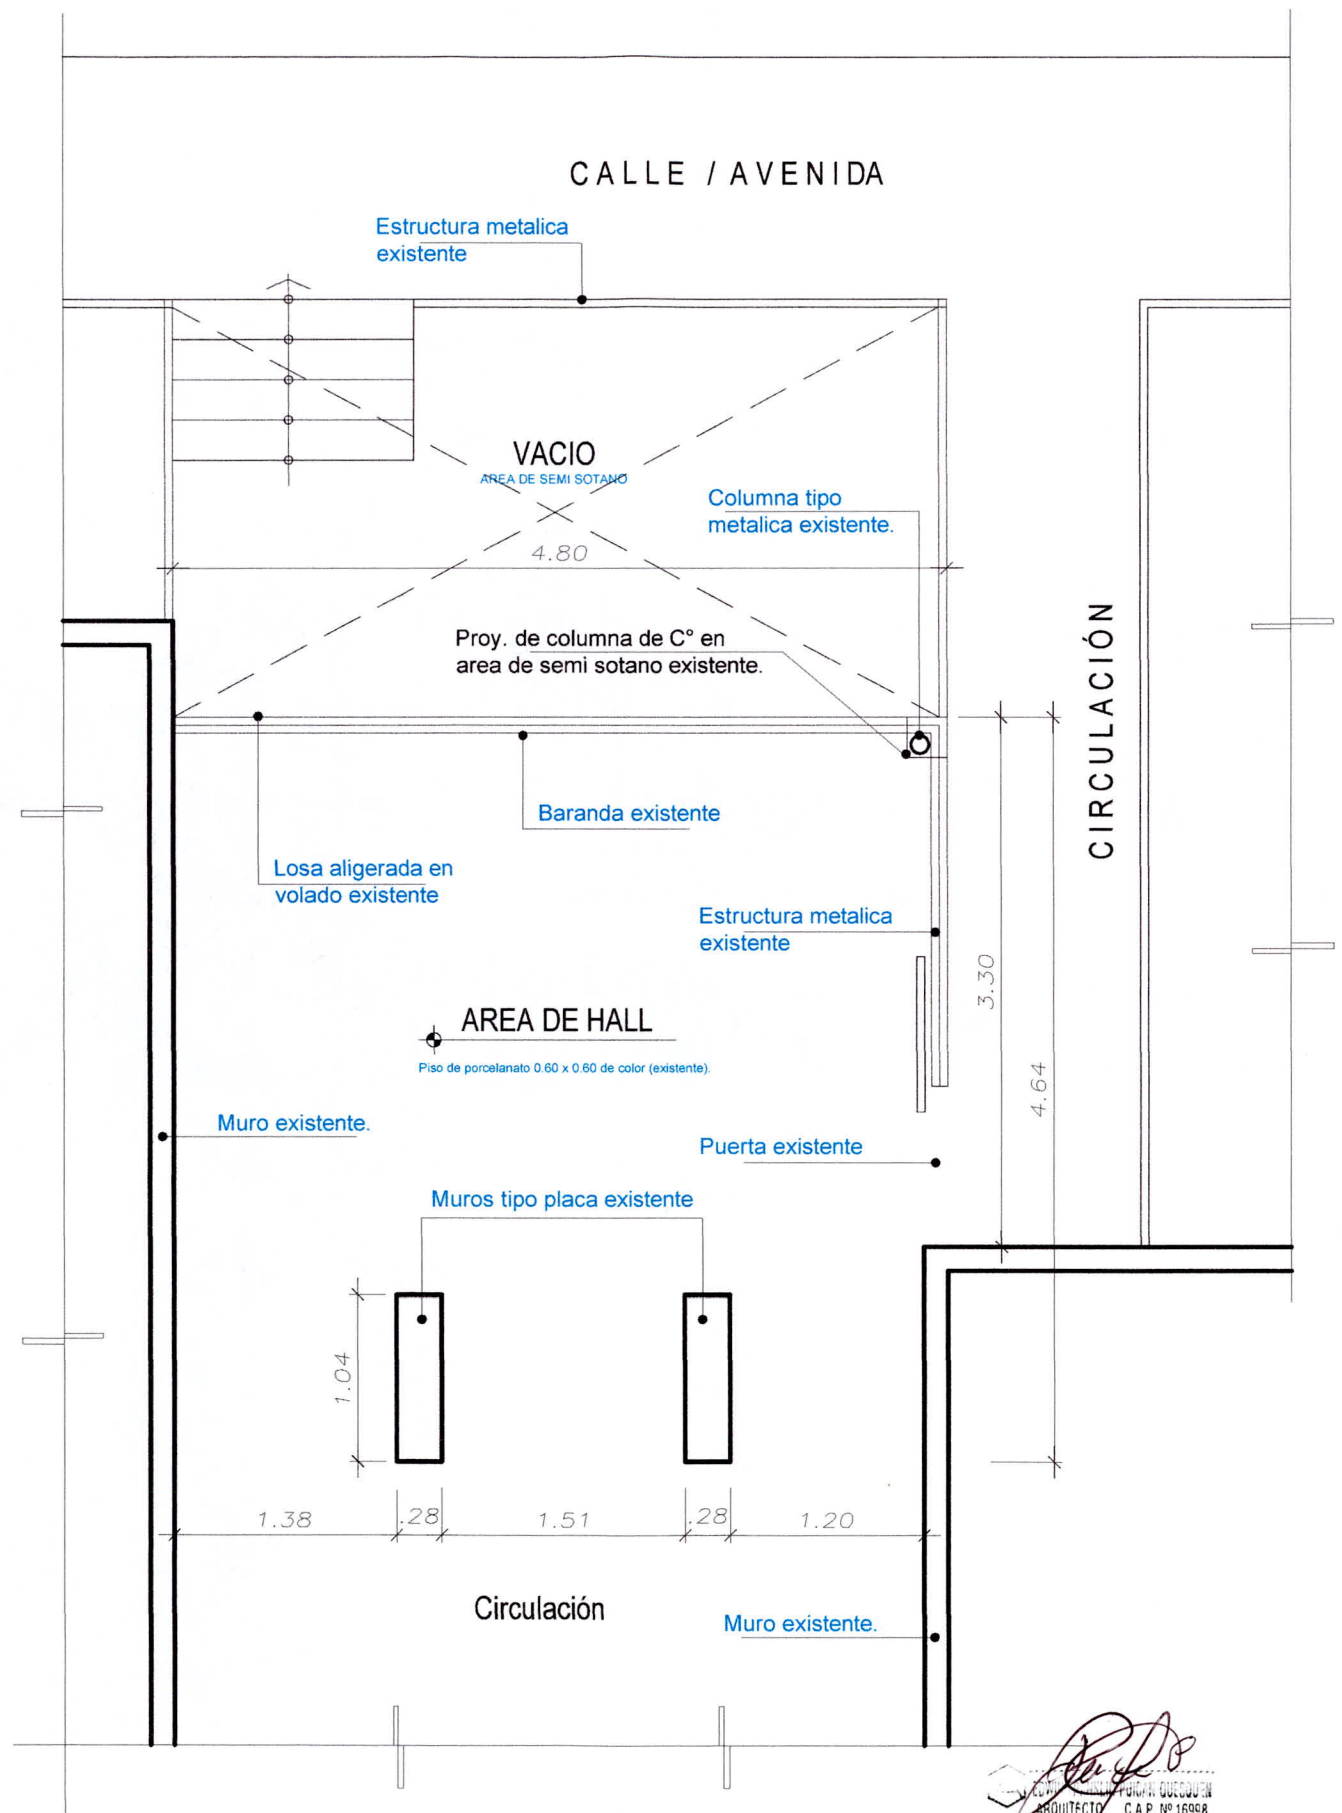


*[Signature]*  
ARQUITECTO C.A.P. Nº 16998

		<b>II MACRO REGIÓN POLICIAL LAMBAYEQUE</b>	
		<b>UNIDAD DE INFRAESTRUCTURA</b>	
PROYECTO: "SERVICIO DE MANTENIMIENTO, ACONDICIONAMIENTO Y REPARACIÓN DE LA INFRAESTRUCTURA DEL COMPLEJO POLICIAL 30 DE AGOSTO - FREN POL CAJAMARCA"		ESCALA: INDICADAS	
PLANO: ARQUITECTURA - PRIMER NIVEL (AREA A INTERVENIR EXISTENTE - ESTADO ACTUAL)	DEPARTAMENTO: CAJAMARCA	FECHA: ABRIL 2023	
PROPIETARIO: POLICÍA NACIONAL DEL PERÚ	PROVINCIA: CAJAMARCA	LAMBAYEQUE	
ELABORADO POR: AREA DE INFRAESTRUCTURA U.E. 028 - CH.	DISTRITO: CAJAMARCA	<b>A-10</b>	
	LOCALIDAD:		

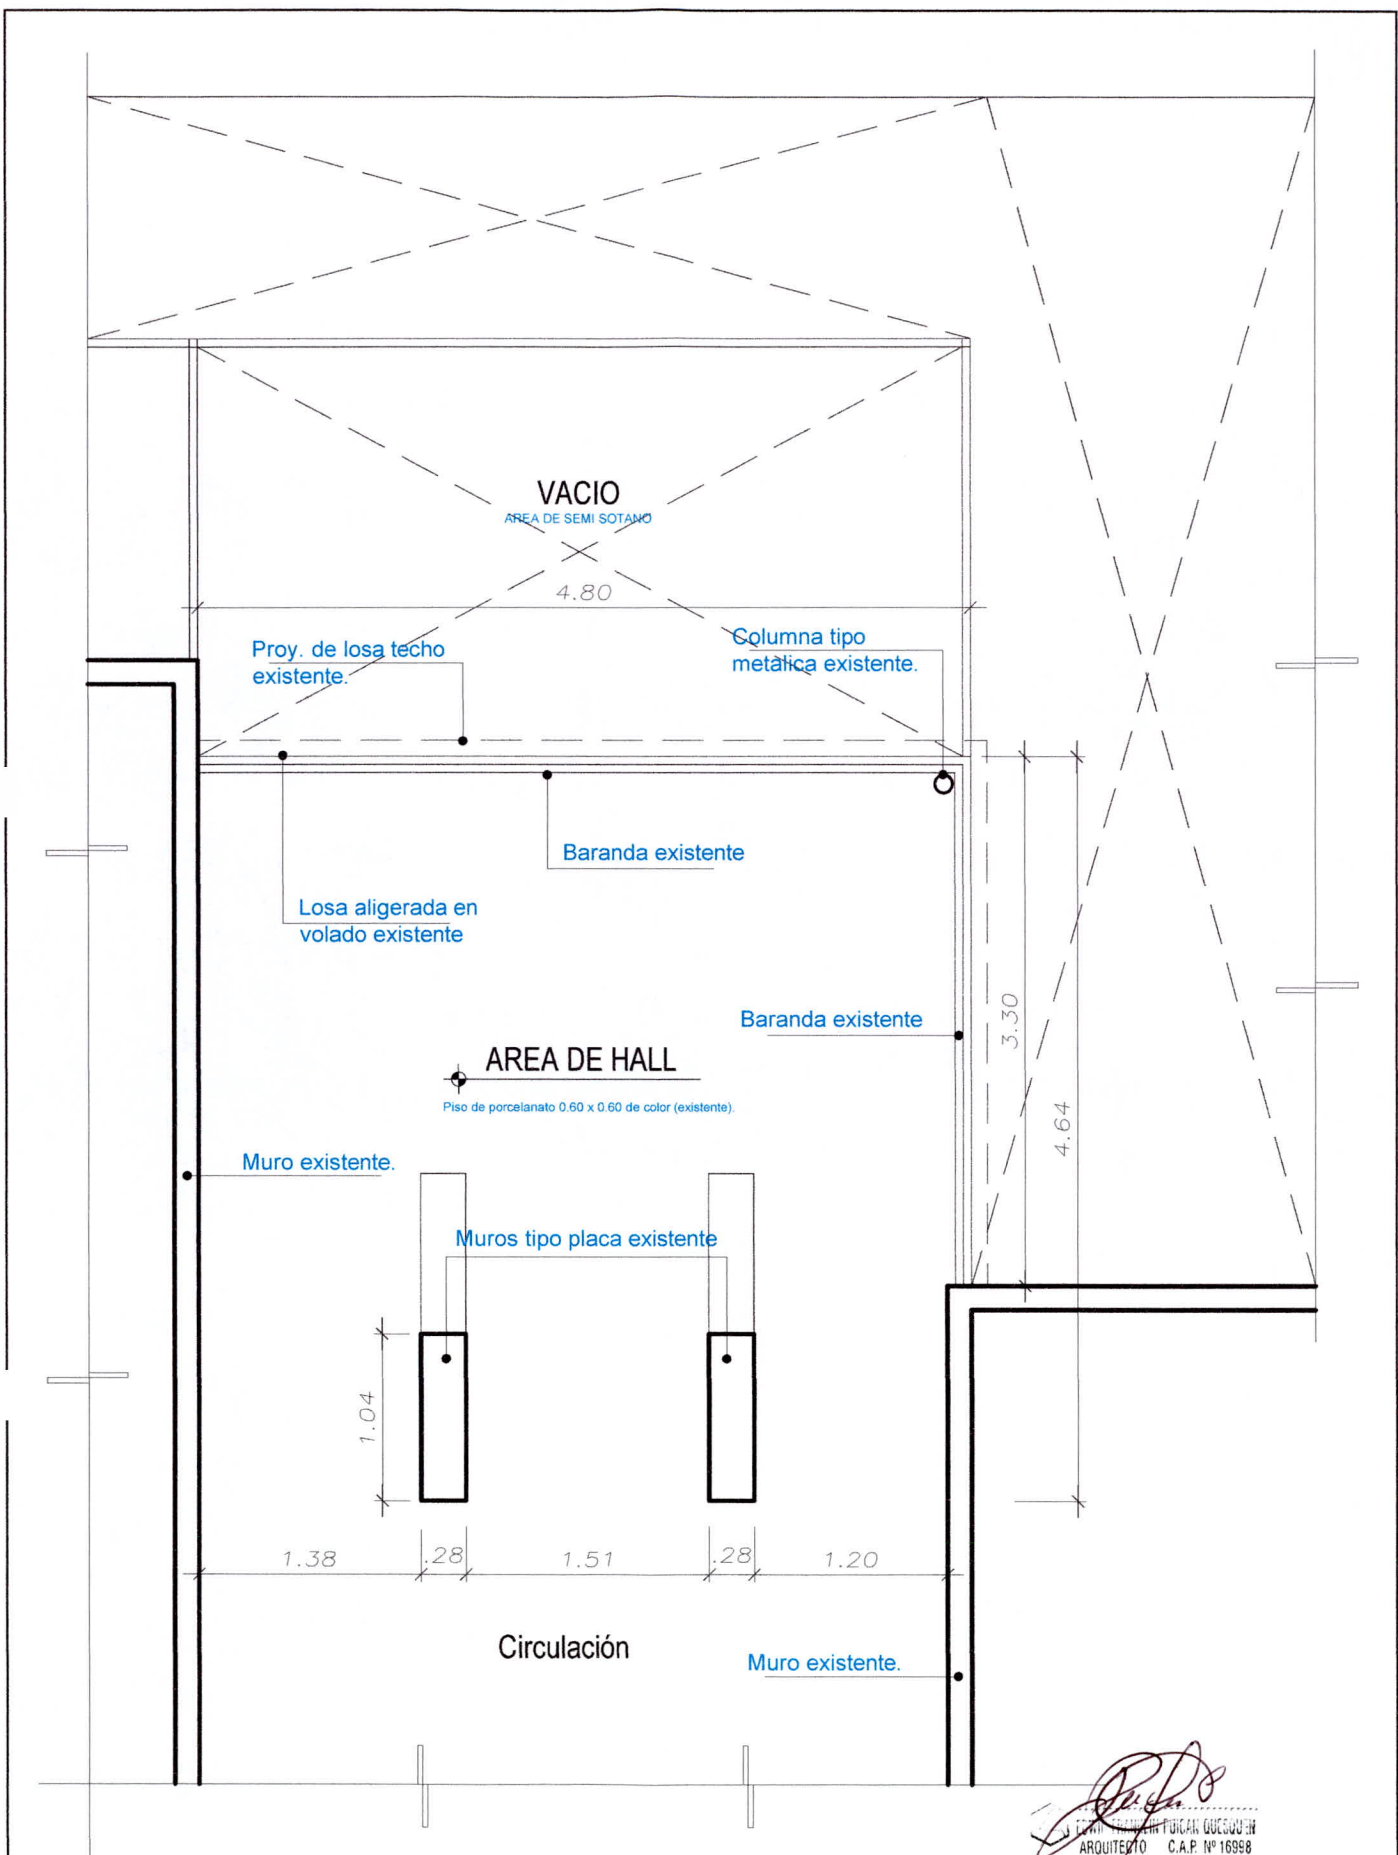


		<b>II MACRO REGION POLICIAL LAMBAYEQUE</b>	
		<b>UNIDAD DE INFRAESTRUCTURA</b>	
PROYECTO:		ESCALA:	
"SERVICIO DE MANTENIMIENTO, ACONDICIONAMIENTO Y REPARACIÓN DE LA INFRAESTRUCTURA DEL COMPLEJO POLICIAL 30 DE AGOSTO - FRENPOL CAJAMARCA"		INDICADAS	
PLANO:		FECHA:	
ARQUITECTURA - SEGUNDO NIVEL		ABRIL 2023	
(AREA A INTERVENIR EXISTENTE - ESTADO ACTUAL)		DEPARTAMENTO:	
PROPIETARIO:		CAJAMARCA	
POLICIA NACIONAL DEL PERU		PROVINCIA:	
ELABORADO POR:		CAJAMARCA	
AREA DE INFRAESTRUCTURA U.E. 028 - CH.		DISTRITO:	
		CAJAMARCA	
		LOCALIDAD:	
		<b>A-11</b>	



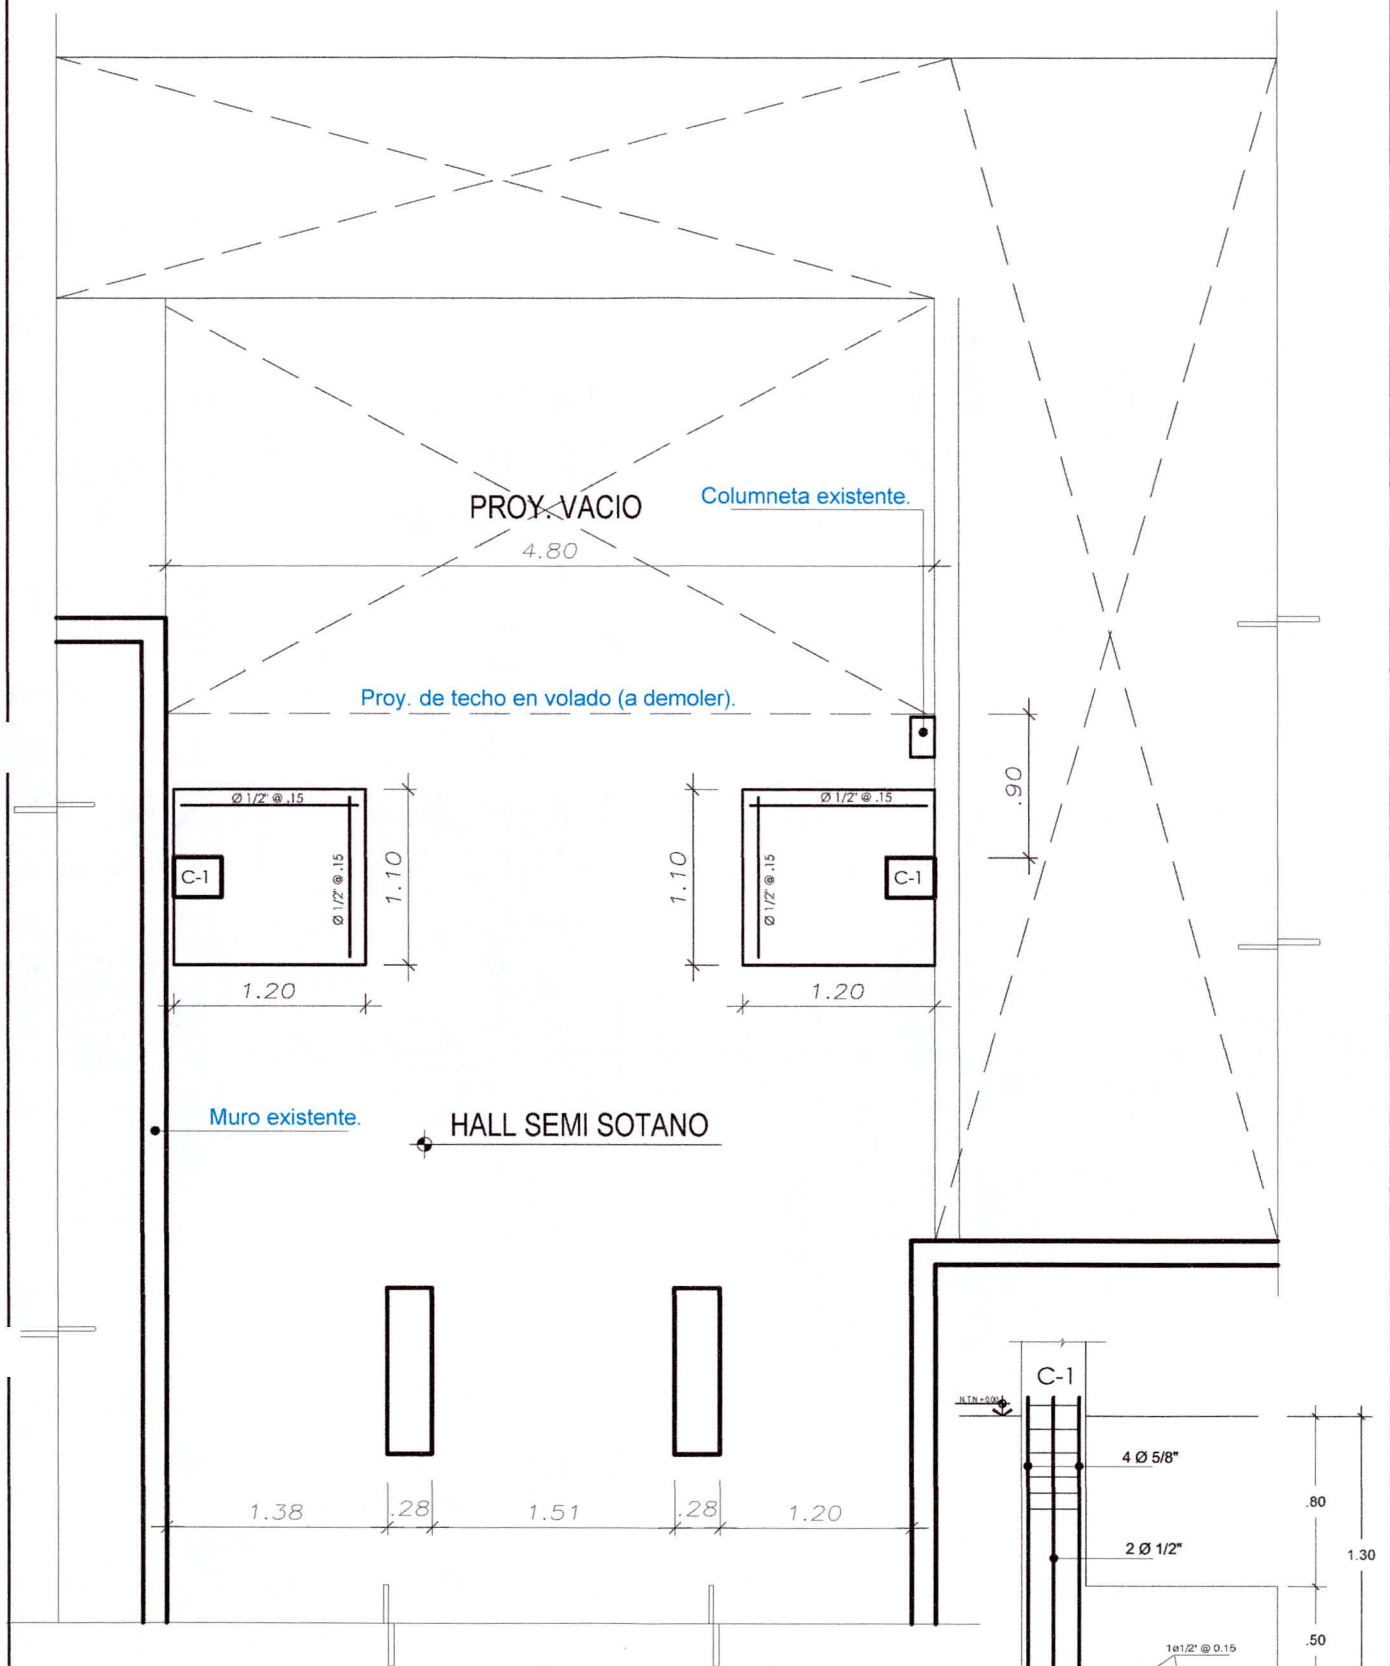


**PLANTA CIMENTACION**

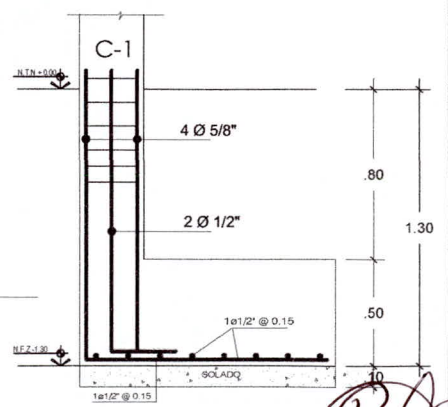

**DETALLE ZAPATA**  
Escala : 1/25

CUADRO DE COLUMNAS - VIGA		
TIPO	SEMI SOTANO - 1° - 2° NIVEL	
C1	<p>0.30 x 0.25 cm. 4 Ø 5/8" + 2 Ø 1/2"</p> <p>3/8" 1@.05, 5@.10, 5@.15, 1@.20, rto.@.25</p>	

<p><b>II MACRO REGIÓN POLICIAL LAMBAYEQUE</b> <b>UNIDAD DE INFRAESTRUCTURA</b></p>			
<p>PROYECTO: "SERVICIO DE MANTENIMIENTO, ACONDICIONAMIENTO Y REPARACIÓN DE LA INFRAESTRUCTURA DEL COMPLEJO POLICIAL 30 DE AGOSTO - FRENPOL CAJAMARCA"</p>		<p>ESCALA: INDICADAS</p>	
<p>PLANO: ESTRUCTURAS - SEMI SOTANO - 1° - 2° NIVEL (AREA A INTERVENIR - PROPUESTA)</p>	<p>DEPARTAMENTO: CAJAMARCA</p>	<p>FECHA: ABRIL 2023</p>	
<p>PROPIETARIO: POLICÍA NACIONAL DEL PERÚ</p>	<p>PROVINCIA: CAJAMARCA</p>	<p>LÁMINA: E-1</p>	
<p>ELABORADO POR: AREA DE INFRAESTRUCTURA U.E. 028 - CH.</p>	<p>DISTRITO: CAJAMARCA</p>	<p>LOCALIDAD:</p>	

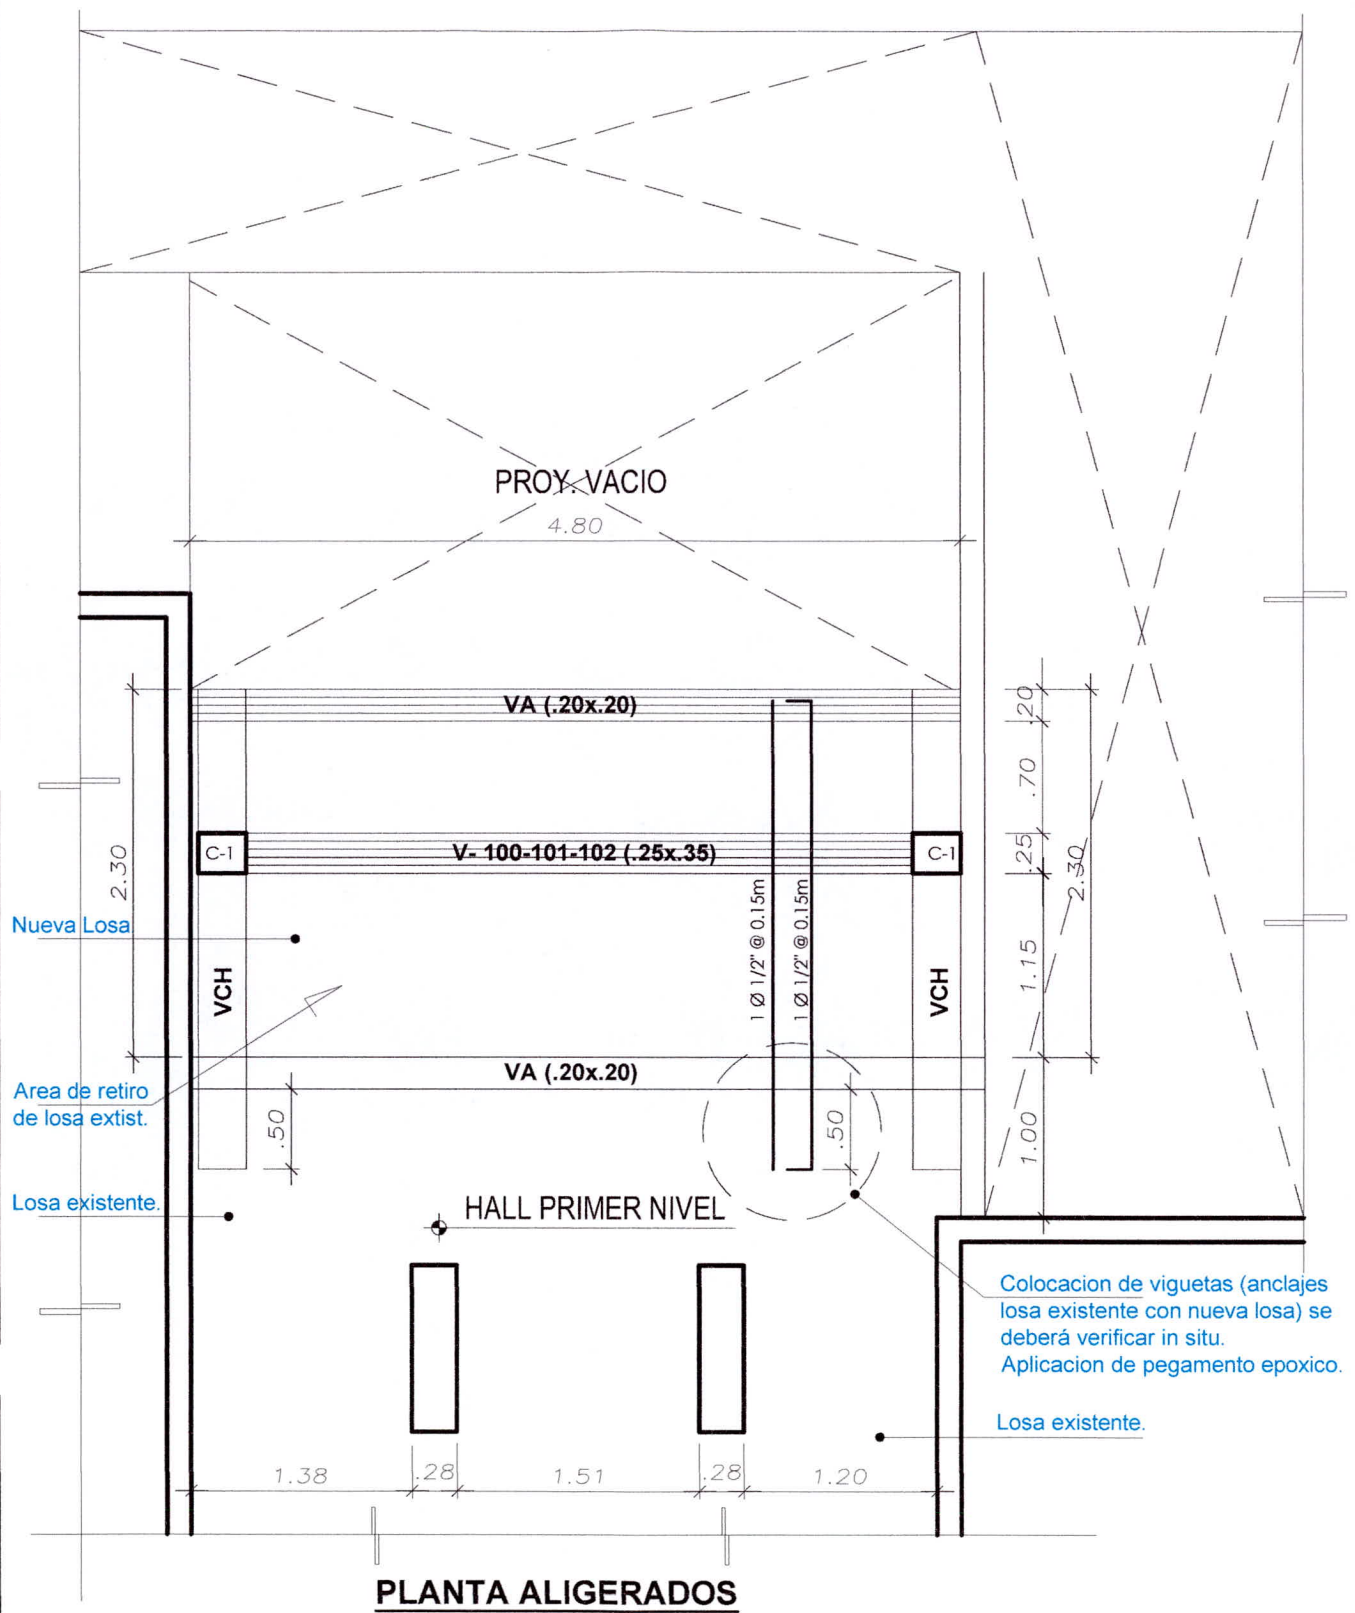

CUADRO DE COLUMNAS - VIGA

TIPO	SEMI SOTANO - 1° - 2° NIVEL	
V-100 V-101 V-102	0.25 x 0.35 cm. 2 Ø 5/8" + 4 Ø 1/2" □ 3/8" 1@.05, 4@.10, rto.@.20 c/e	
VA	0.20 x 0.20 cm. 4 Ø 3/8" □ 1/4" 1@.05, 4@.10, rto.@.25 c/e	
VCH	0.30 x 0.20 cm. 6 Ø 1/2" □ 3/8" 1@.05, 4@.10, rto.@.20 c/e	

**II MACRO REGIÓN POLICIAL LAMBAYEQUE**  
**UNIDAD DE INFRAESTRUCTURA**

PROYECTO: "SERVICIO DE MANTENIMIENTO, ACONDICIONAMIENTO Y REPARACIÓN DE LA INFRAESTRUCTURA DEL COMPLEJO POLICIAL 30 DE AGOSTO - FRENPOL CAJAMARCA"

PLANO: ESTRUCTURAS - SEMI SOTANO - 1° - 2° NIVEL (AREA A INTERVENIR - PROPUESTA)

PROPIETARIO: POLICÍA NACIONAL DEL PERÚ

ELABORADO POR: AREA DE INFRAESTRUCTURA U.E. 028 - CH.

DEPARTAMENTO: CAJAMARCA

PROVINCIA: CAJAMARCA

DISTRITO: CAJAMARCA

LOCALIDAD:

ESCALA: INDICADAS

FECHA: ABRIL 2023

LAMINA: E-2