



TABLERO DE DISTRIBUCION (TD-1)

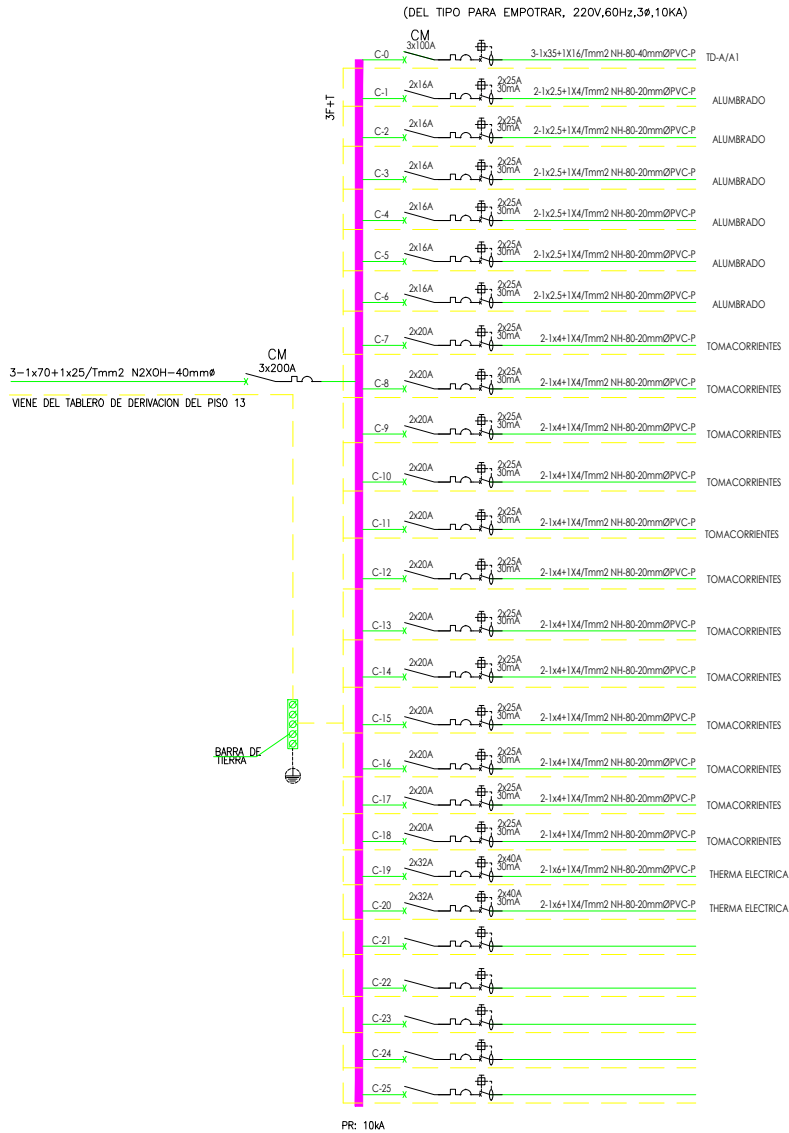


TABLERO DE DISTRIBUCION (TD-2)



TABLERO DE DISTRIBUCION (TD-A/A2)

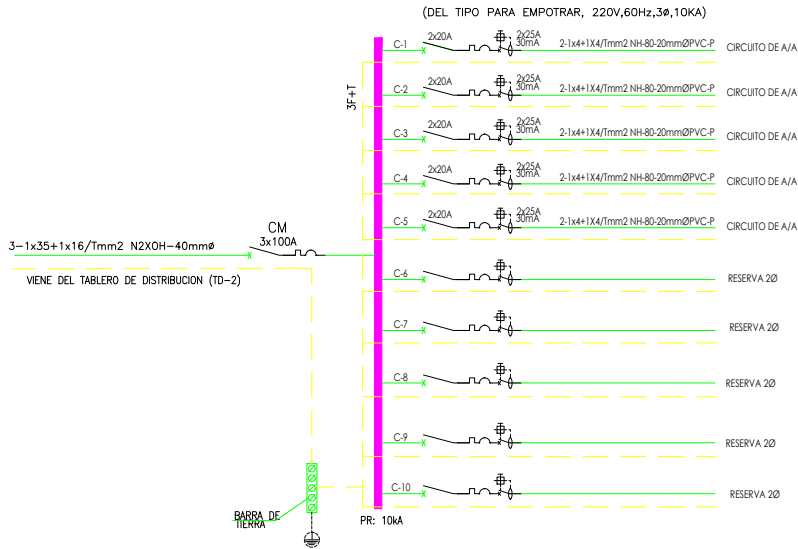


TABLERO DE DISTRIBUCION (TD-A/A1)

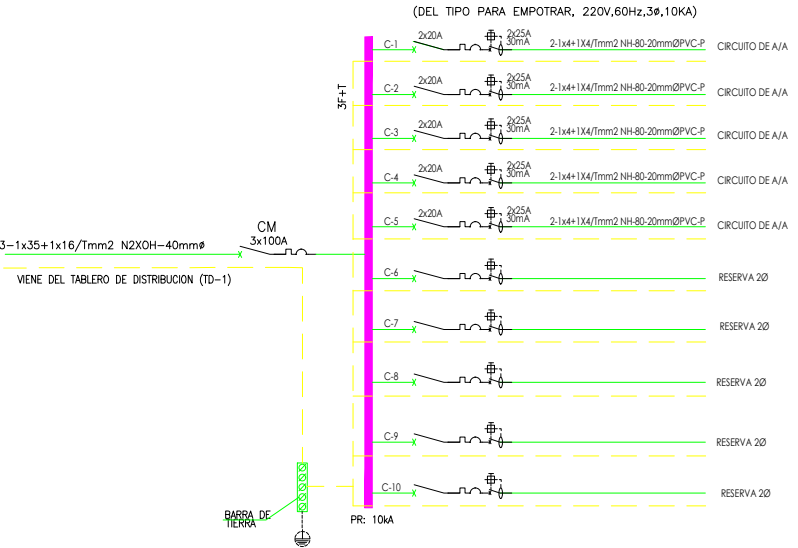



HALL FUNCIONARIOS

TABLERO DE DERIVACION PISO 13

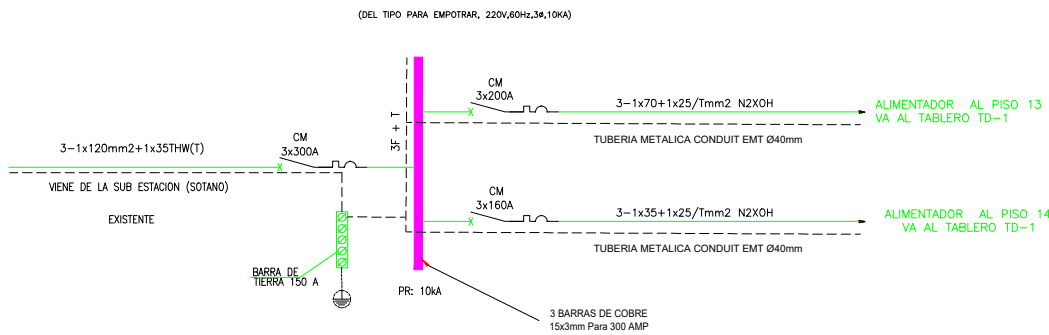

HALL PUBLICO

TABLERO DE DERIVACION PISO 13

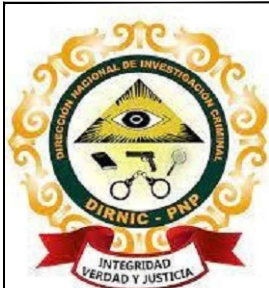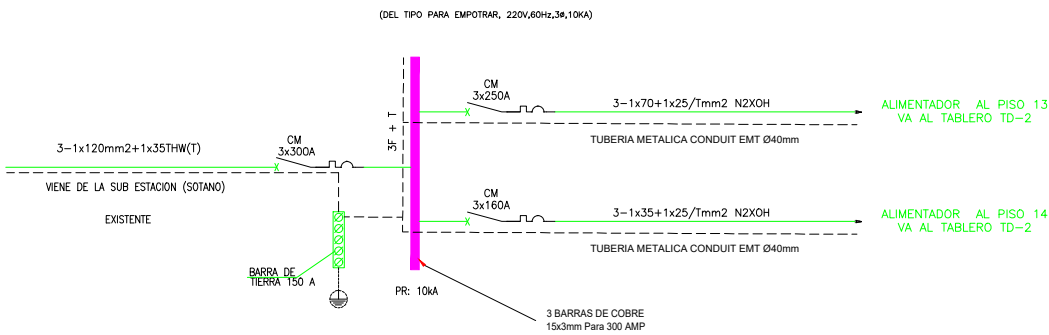

DIRNIC - PNP / U.E. N°026
DIREICAJ - ADM - AREINFRA

DESCRIPCION:
"SERVICIO DE MANTENIMIENTO CORRECTIVO DEL SISTEMA ELECTRICO DE LAS INSTALACIONES PERTENECIENTES A LA DIRECCION DE INVESTIGACION CRIMINAL PNP, UBICADO EN EL EDIFICIO COIP CAP PNP ALCIDES VIGO HURTADO, SITO AV. ESPAÑA N°323 - CERCADO DE LIMA"

UNIDAD : DIRINCR PNP
DIRECCION : ESPAÑA N°323 EDIFICIO COIP CAP PNP ALCIDES VIGO HURTADO A.
DISTRITO : CERCADO DE LIMA

PROVINCIA: LIMA
PROFESIONALES RESPONSABLES :

PLANO :
PLANO DE DIAGRAMAS UNIFILARES

ESCALA :
1/75
FECHA :
FEBRERO 2025

IE-14