


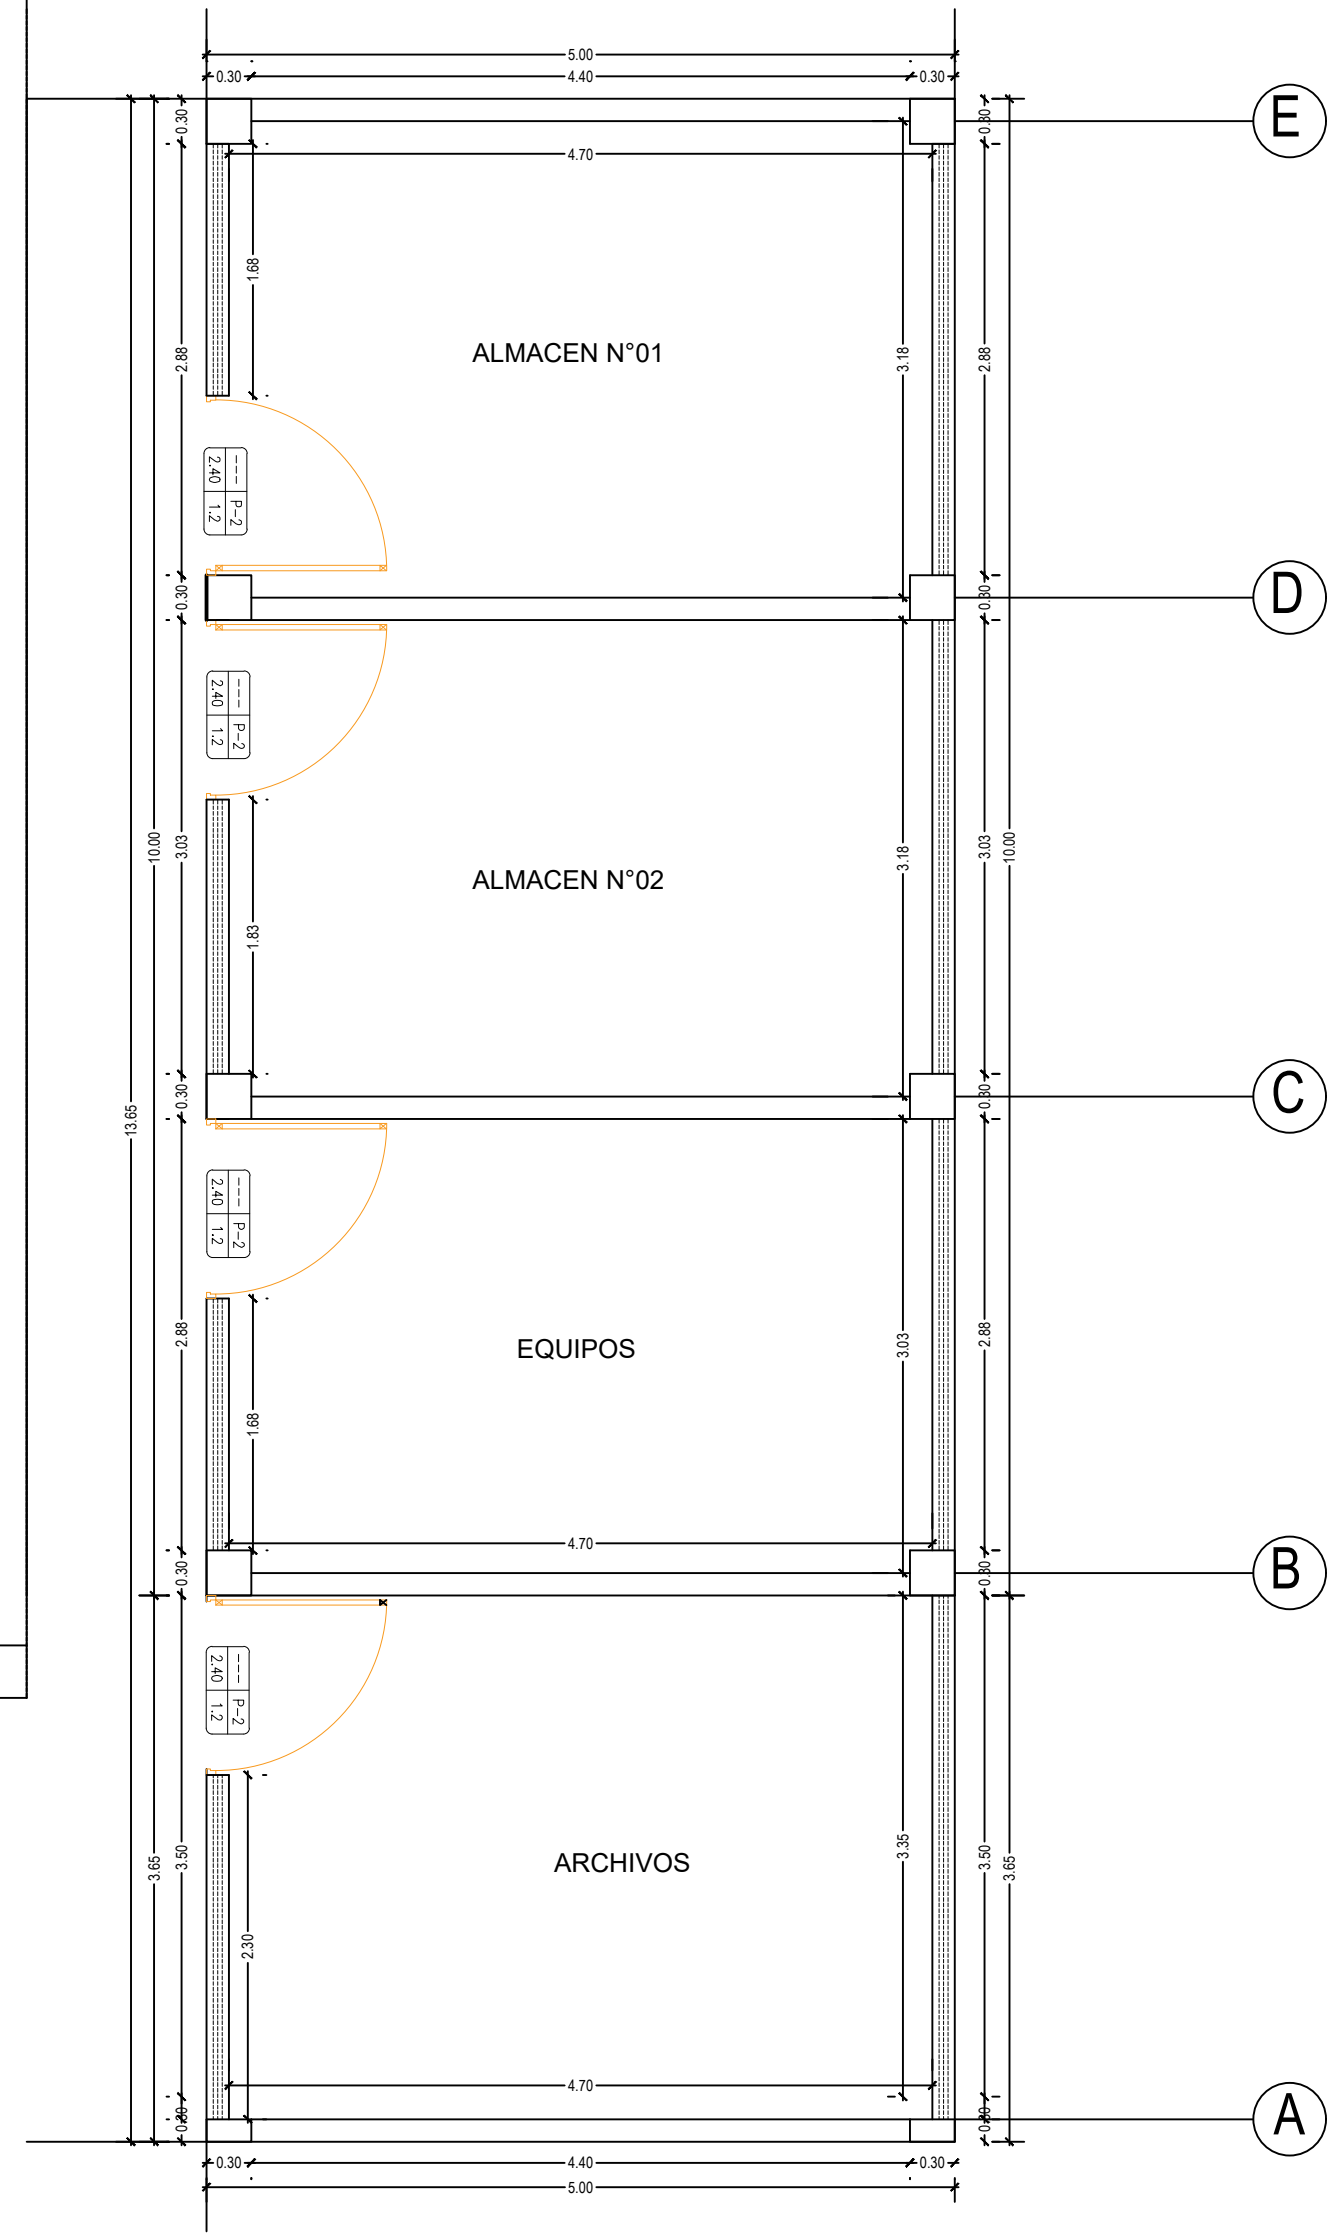


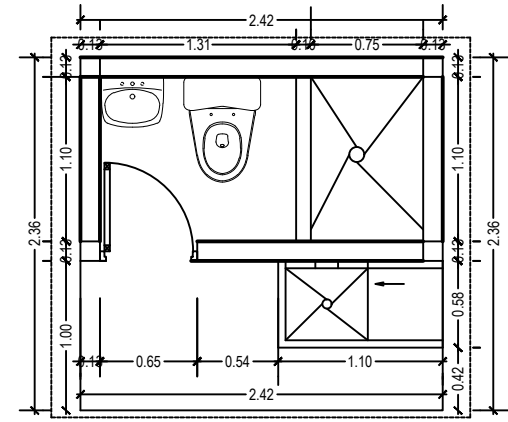

**“Año del Bicentenario, de la consolidación de nuestra Independencia, y de la conmemoración de las heroicas batallas de Junín y Ayacucho”**

**7.00 PLANOS**

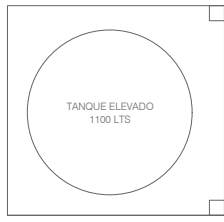

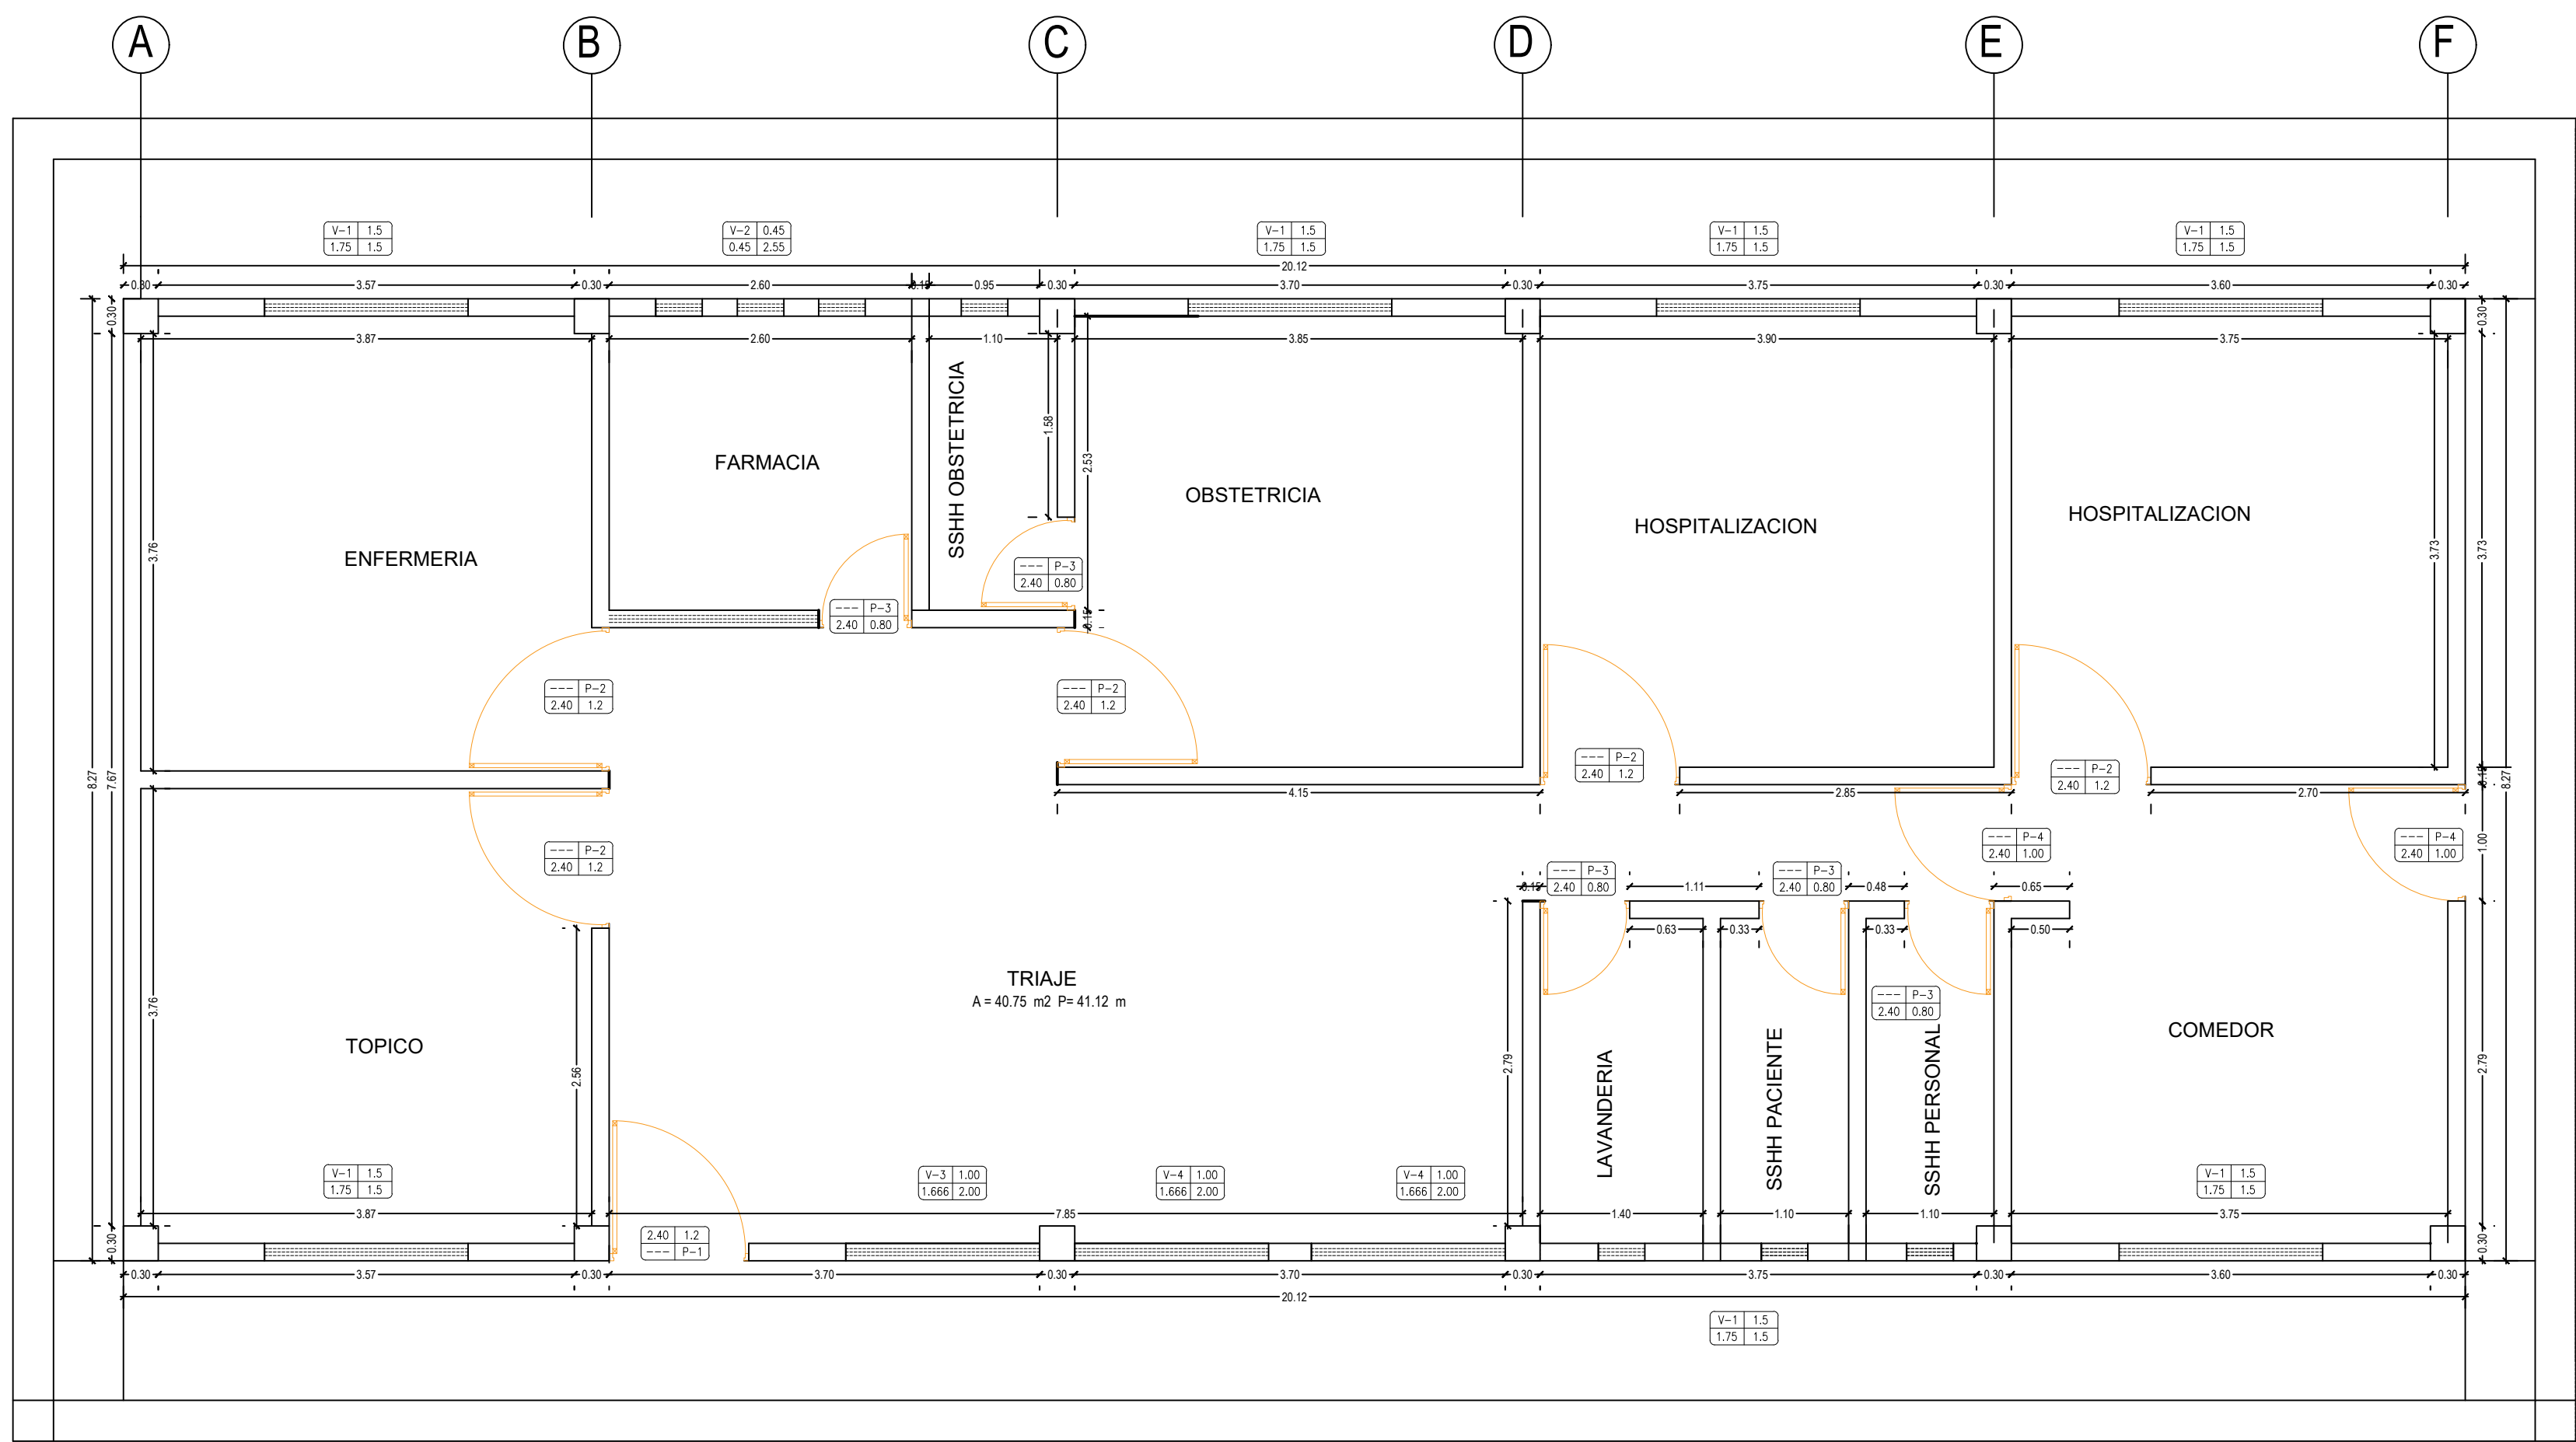


DIRECCIÓN REGIONAL DE SALUD AMAZONAS  
RED DE SALUD BAGUA


MANTENIMIENTO CORRECTIVO DE LA INFRAESTRUCTURA FISICA DEL PUESTO DE  
SALUD CENTRO WAWIK TIPO I-1 C.U. N° 6719 DEL DISTRITO DE IMAZA - BAGUA-  
AMAZONAS

UBICACIÓN:	PLANO: DISEÑO EXISTENTE			LAMINA N°:
REGION: AMAZONAS	ÁREA RESPONSABLE:			D-01
PROV: BAGUA	RED DE SALUD BAGUA - BAGUA AMAZONAS			
DIST: IMAZA	DIRECTOR DEL ÁREA:	ESCALA:	FECHA:	E-01
LOC.: CENTRO WAWIK		INDICADA	2024	





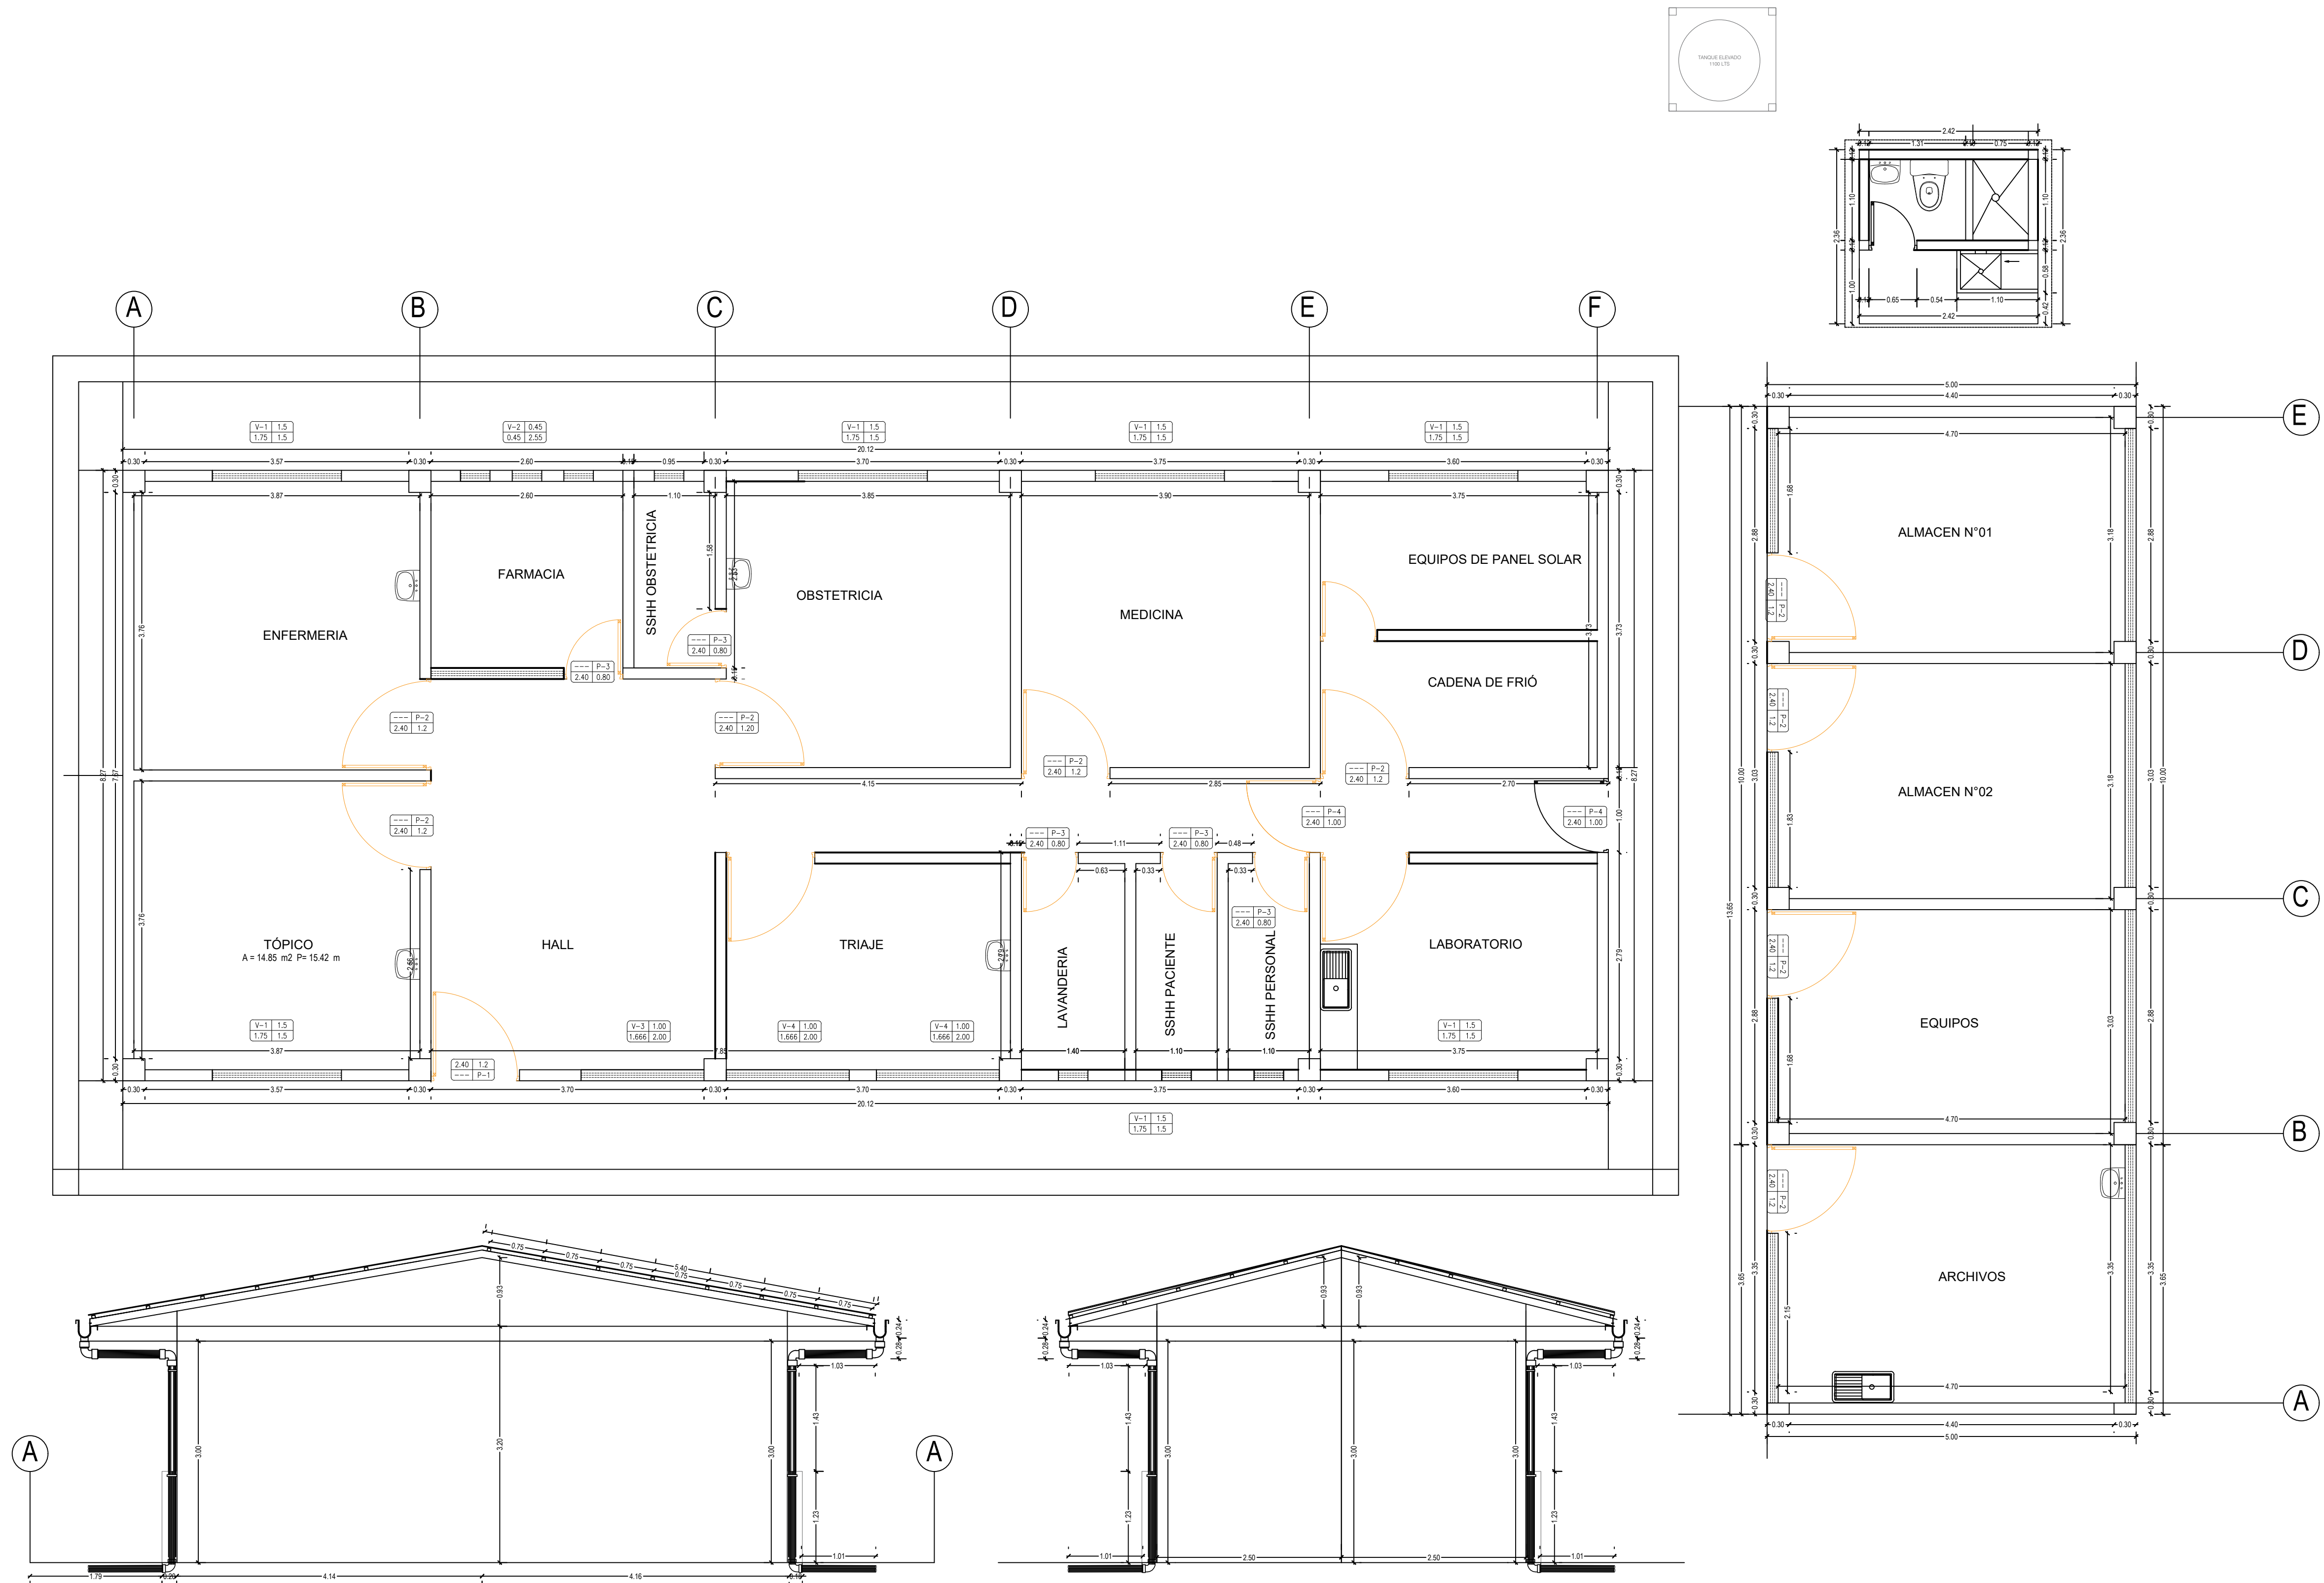

DIRECCIÓN REGIONAL DE SALUD AMAZONAS RED DE SALUD BAGUA				
MANTENIMIENTO CORRECTIVO DE LA INFRAESTRUCTURA FISICA DEL PUESTO DE SALUD CENTRO WAWIK TIPO I-1 C.U. N° 6719 DEL DISTRITO DE IMAZA - BAGUA- AMAZONAS				
UBICACIÓN:	PLANO: PROPUESTA DE DISEÑO			LAMINA N°:
REGIÓN: AMAZONAS	ÁREA RESPONSABLE:			D-02
PROV: BAGUA	RED DE SALUD BAGUA - BAGUA AMAZONAS			
DIST: IMAZA	DIRECTOR DEL ÁREA:	ESCALA:	FECHA:	ESPECIALIDAD:
LOC: CENTRO WAWIK		INDICADA	2024	ARQUITECTURA

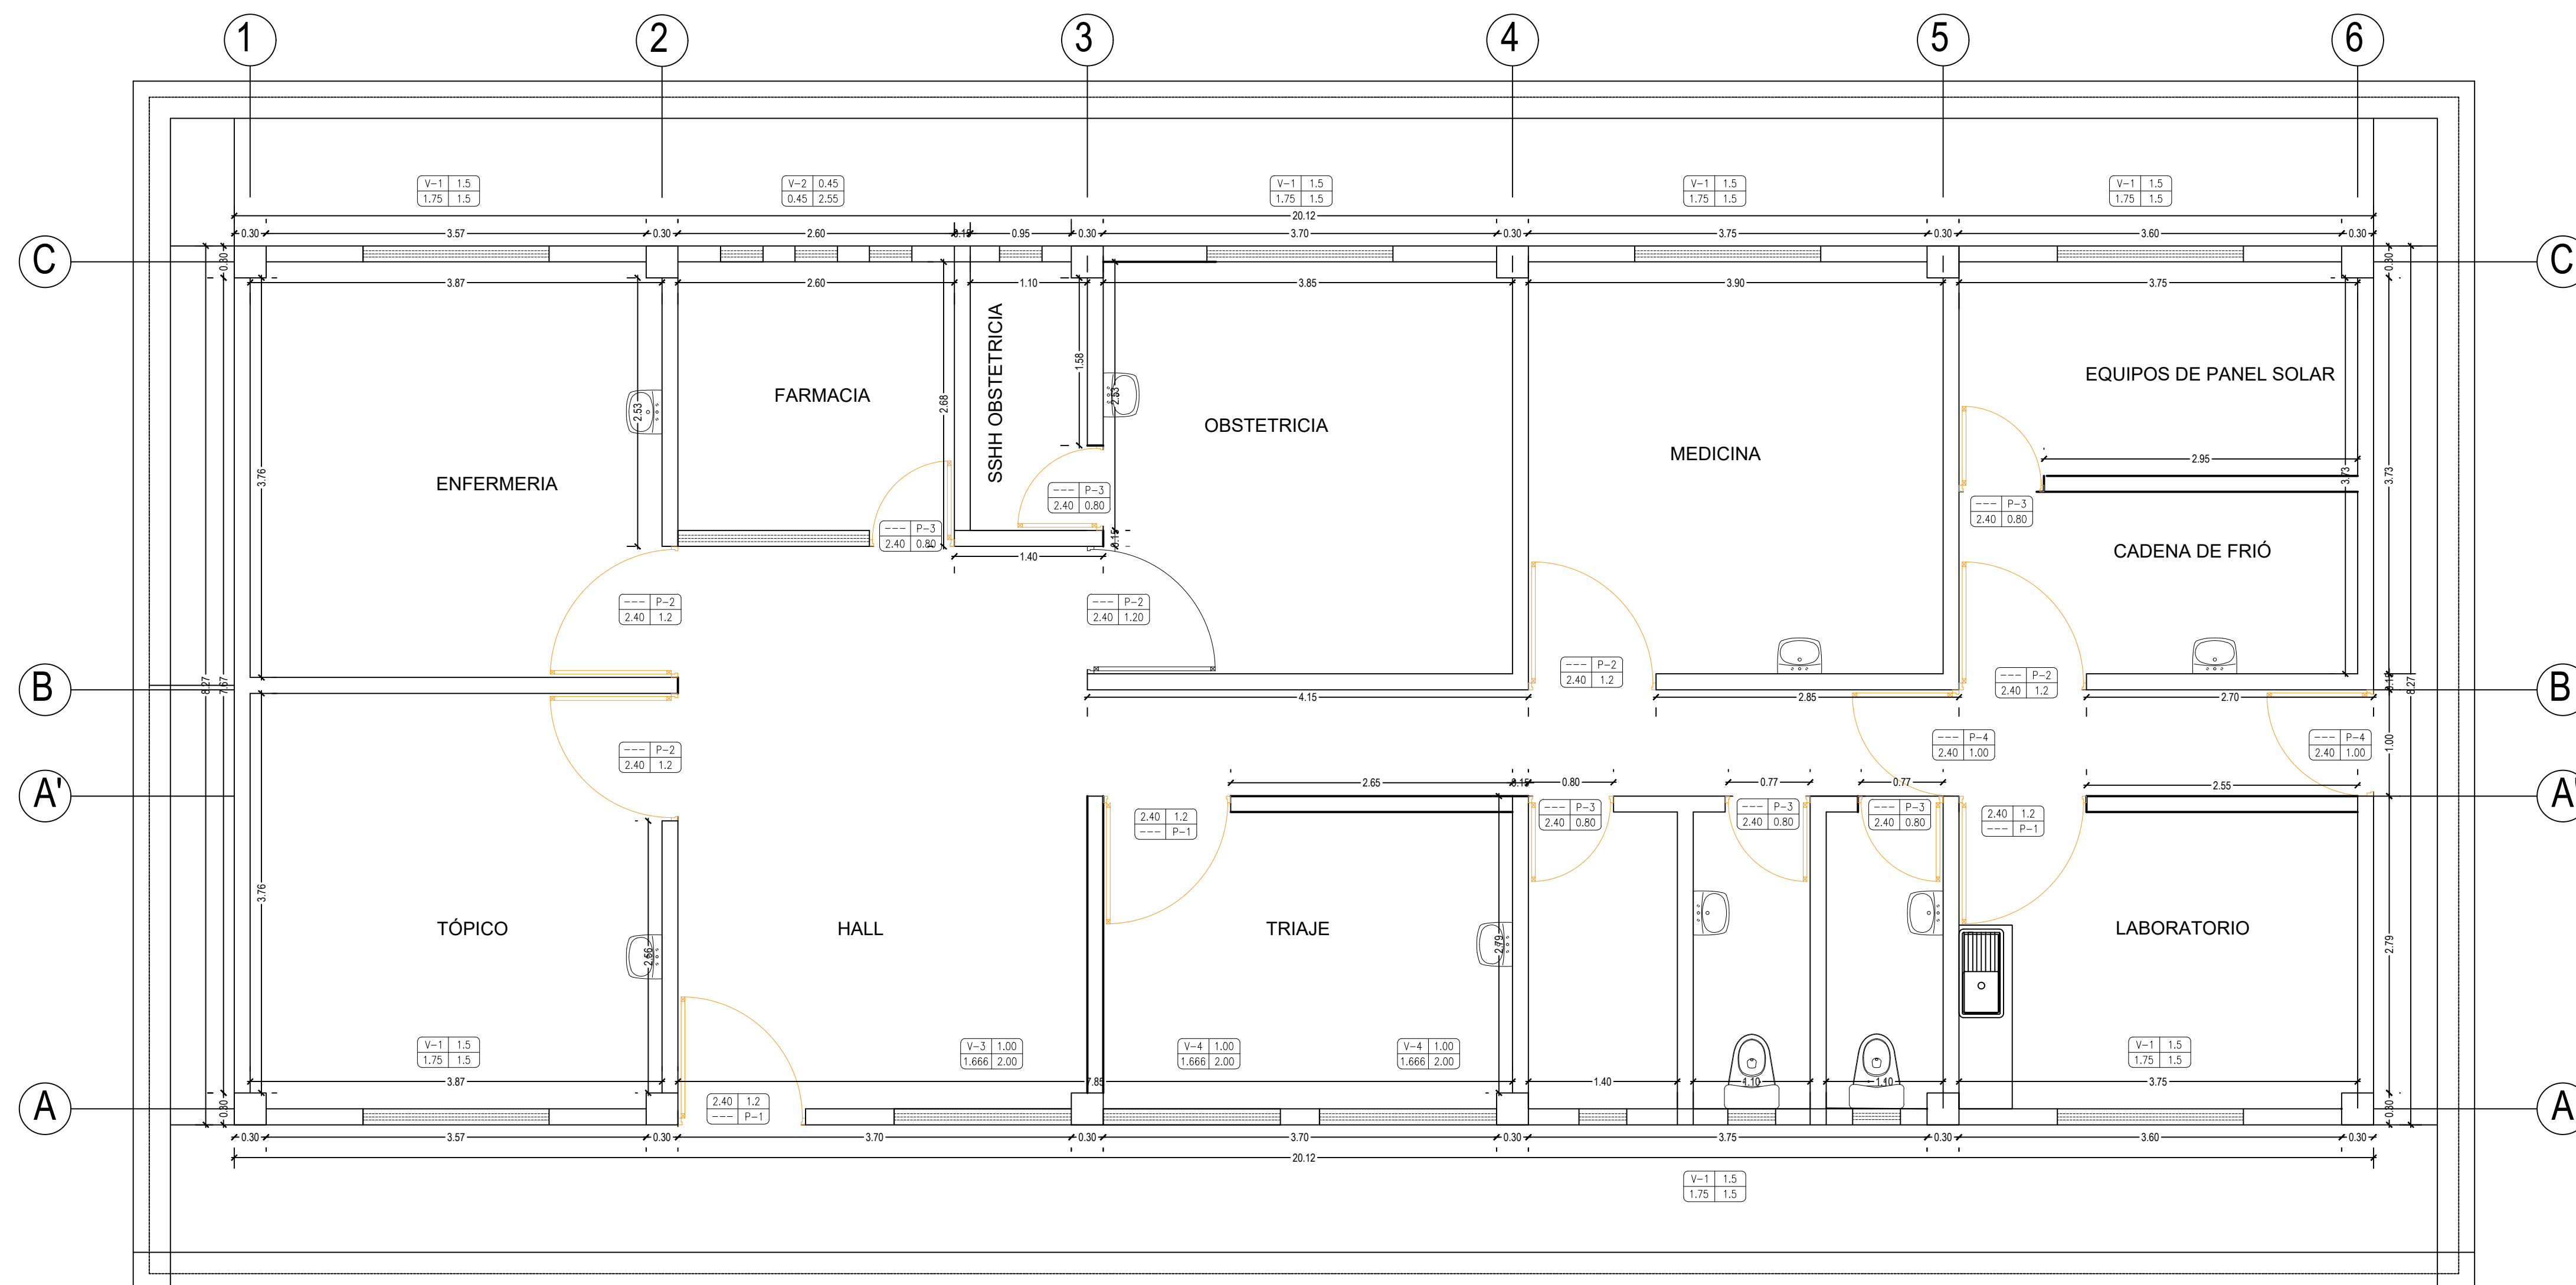

- Las partidas que se realizarán como parte del mantenimiento son las siguientes:
- SS.HH.
    - Mantenimiento de pintura en muros.
    - Mantenimiento de ventanas
    - Cambio de Falso cielo raso.
    - Reparación en piso y zócalo.
    - Reparación de zócalo sanitario.
    - Carpintería de madera (cambio de puerta)
  - SALA DE ESPERA, ESTAR DEL PERSONAL.
    - Carpintería de madera (mantenimiento de puertas y ventanas)
    - Mantenimiento de red de agua y desagüe en lavadero
    - Mantenimiento de pintura en muros
    - Picado en piso para futura conexión sanitaria eléctrica y sanitaria
    - Reparación de muros
    - Reparación de pisos
    - Instalación de tanque elevado
    - Instalación de SS.HH. + lavadero
- AMBIENTES
- Cambio de falso cielo raso.
  - Cambio de señaléticas
  - Mantenimiento de cobertura liviana
  - Mantenimiento de Tendido eléctrico (luminarias y tomacorrientes)
  - Cambio de artefactos de iluminación
  - Cambio de tomacorrientes e interruptores
  - Suministro e instalación de señaléticas

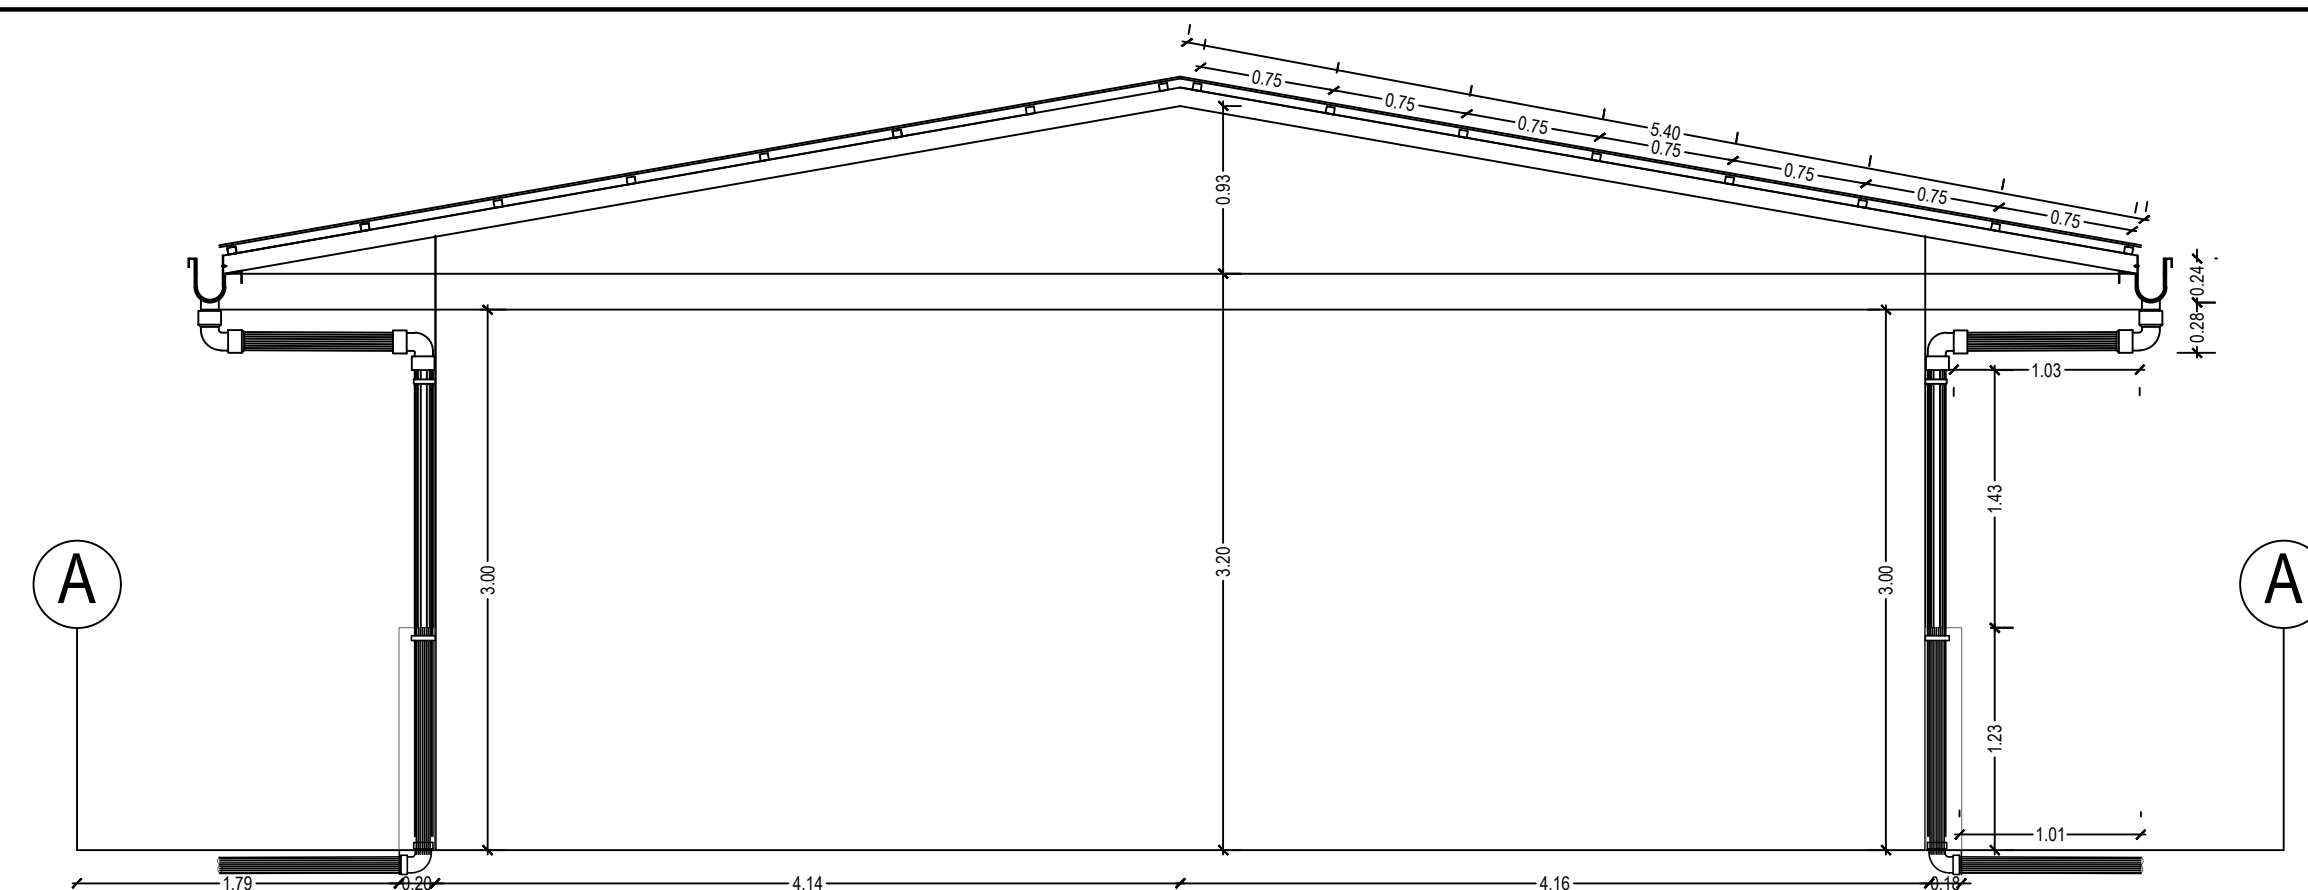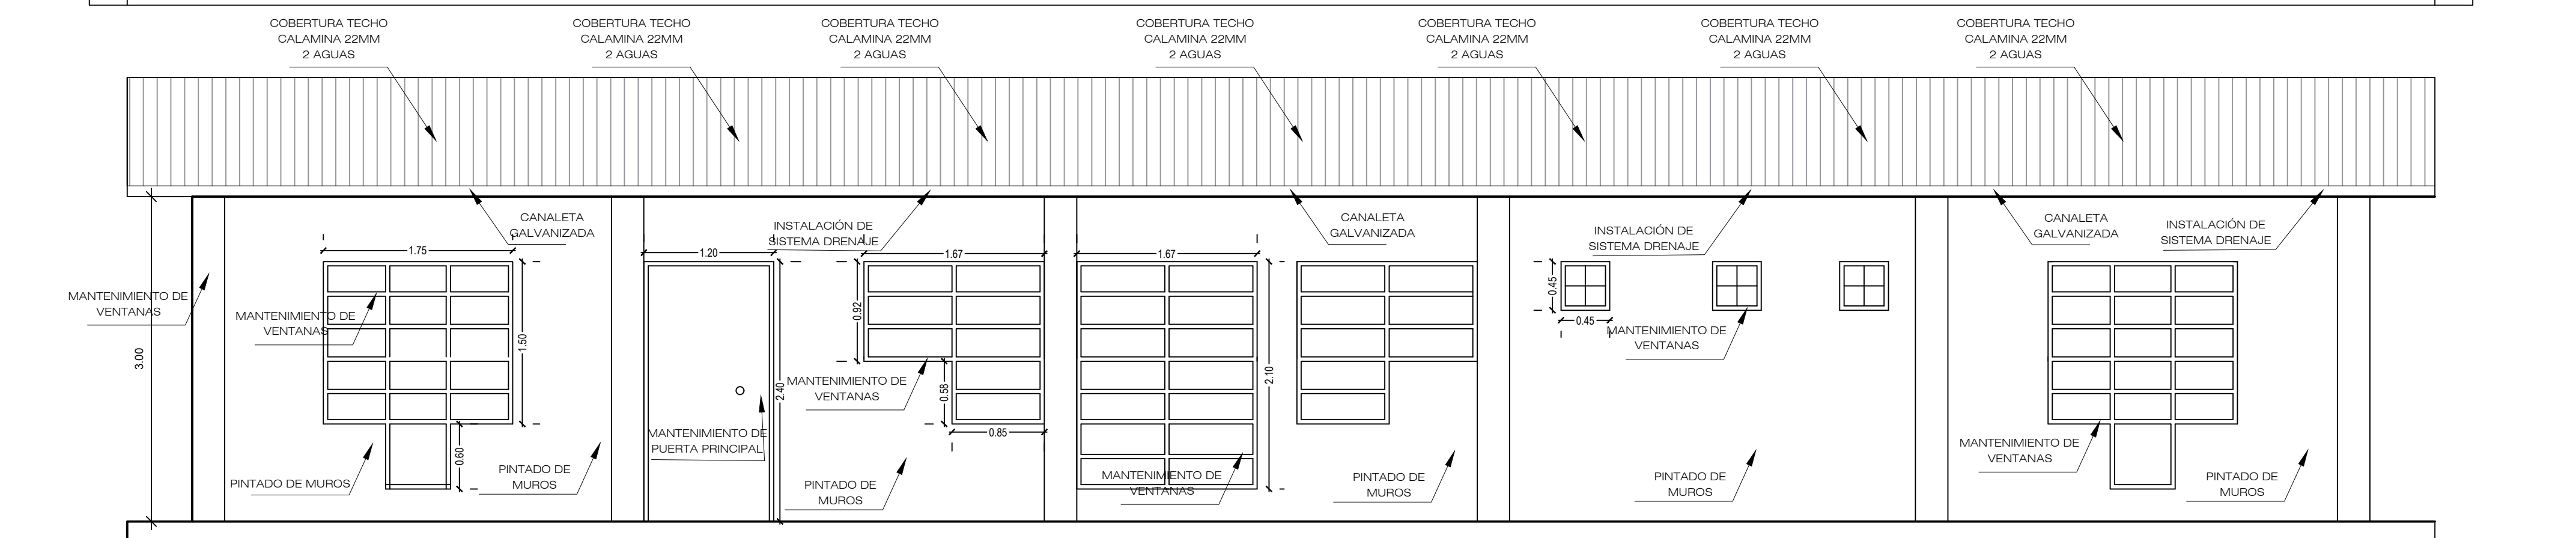



MÓDULO A1

DIRECCIÓN REGIONAL DE SALUD AMAZONAS RED DE SALUD BAGUA			
MANTENIMIENTO CORRECTIVO DE LA INFRAESTRUCTURA FISICA DEL PUESTO DE SALUD CENTRO WAWIK TIPO I-1 C.U. N° 6719 DEL DISTRITO DE IMAZA - BAGUA- AMAZONAS			
UBICACIÓN:	PLANO: ARQUITECTURA CORTE - ELEVACION		
REGIÓN: AMAZONAS	ÁREA RESPONSABLE:		
PROV: BAGUA	RED DE SALUD BAGUA - BAGUA AMAZONAS		
DIST: IMAZA	DIRECTOR DEL ÁREA:		
LOC.: CENTRO WAWIK	ESCALA:	FECHA:	ESPECIALIDAD:
	INDICADA	2024	ARQUITECTURA




LAMINA N°:  
**D-03**  
ESPECIALIDAD:  
ARQUITECTURA





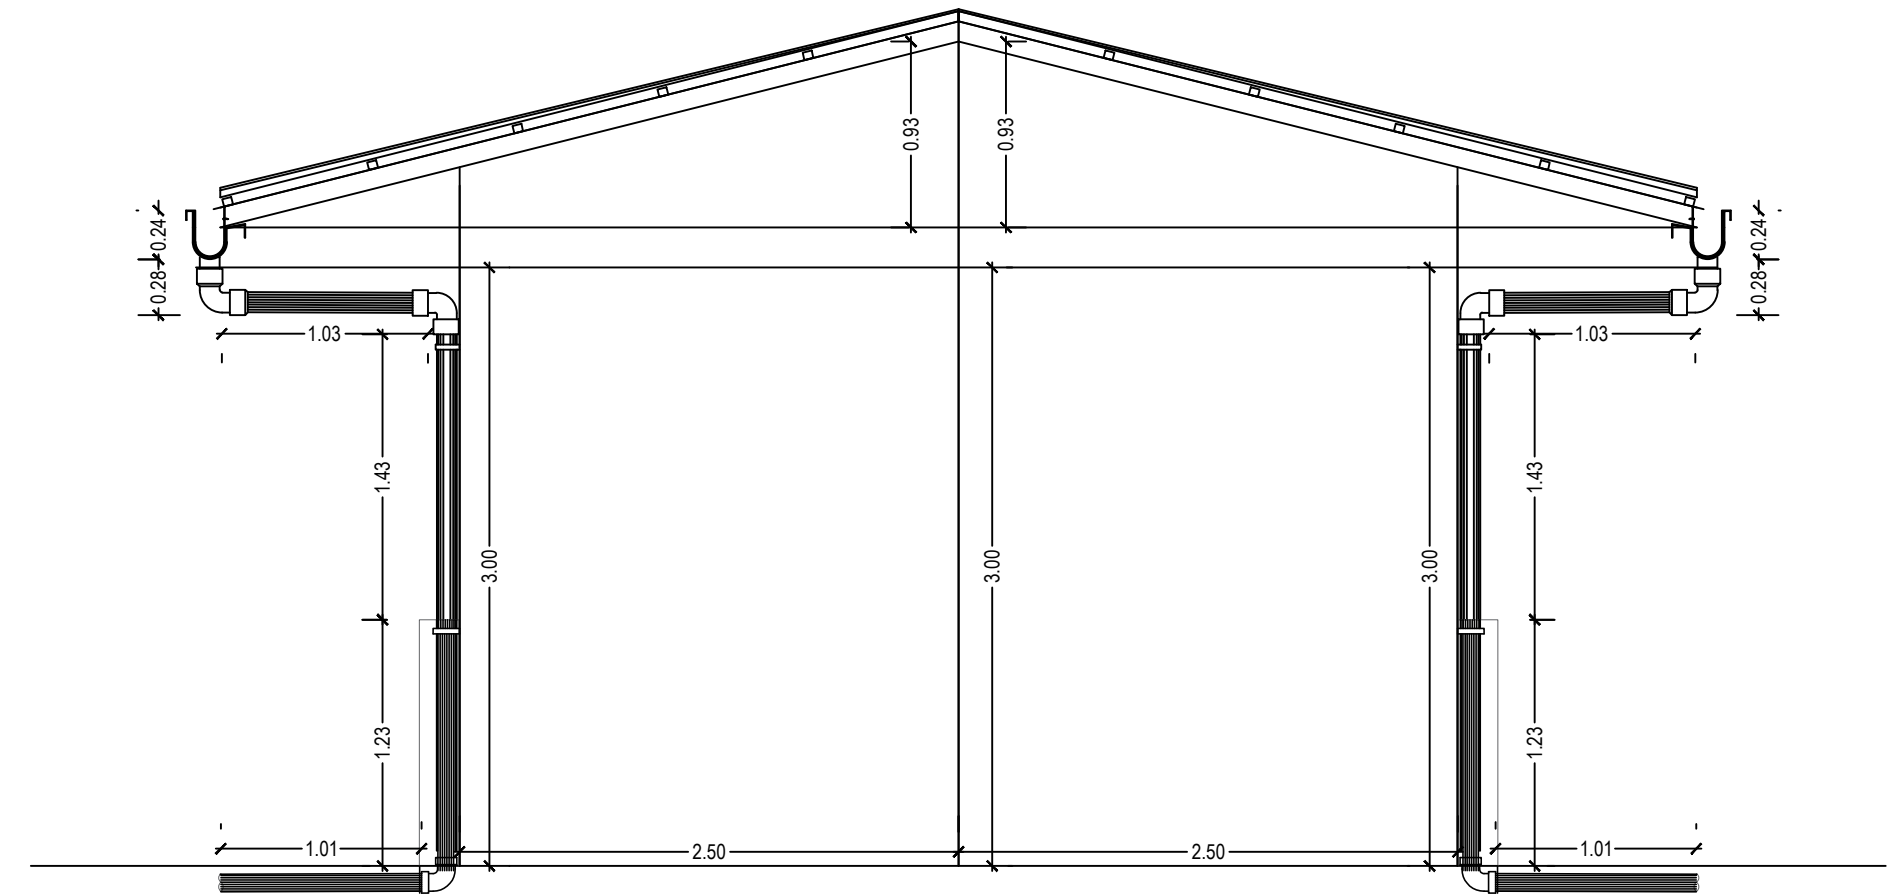
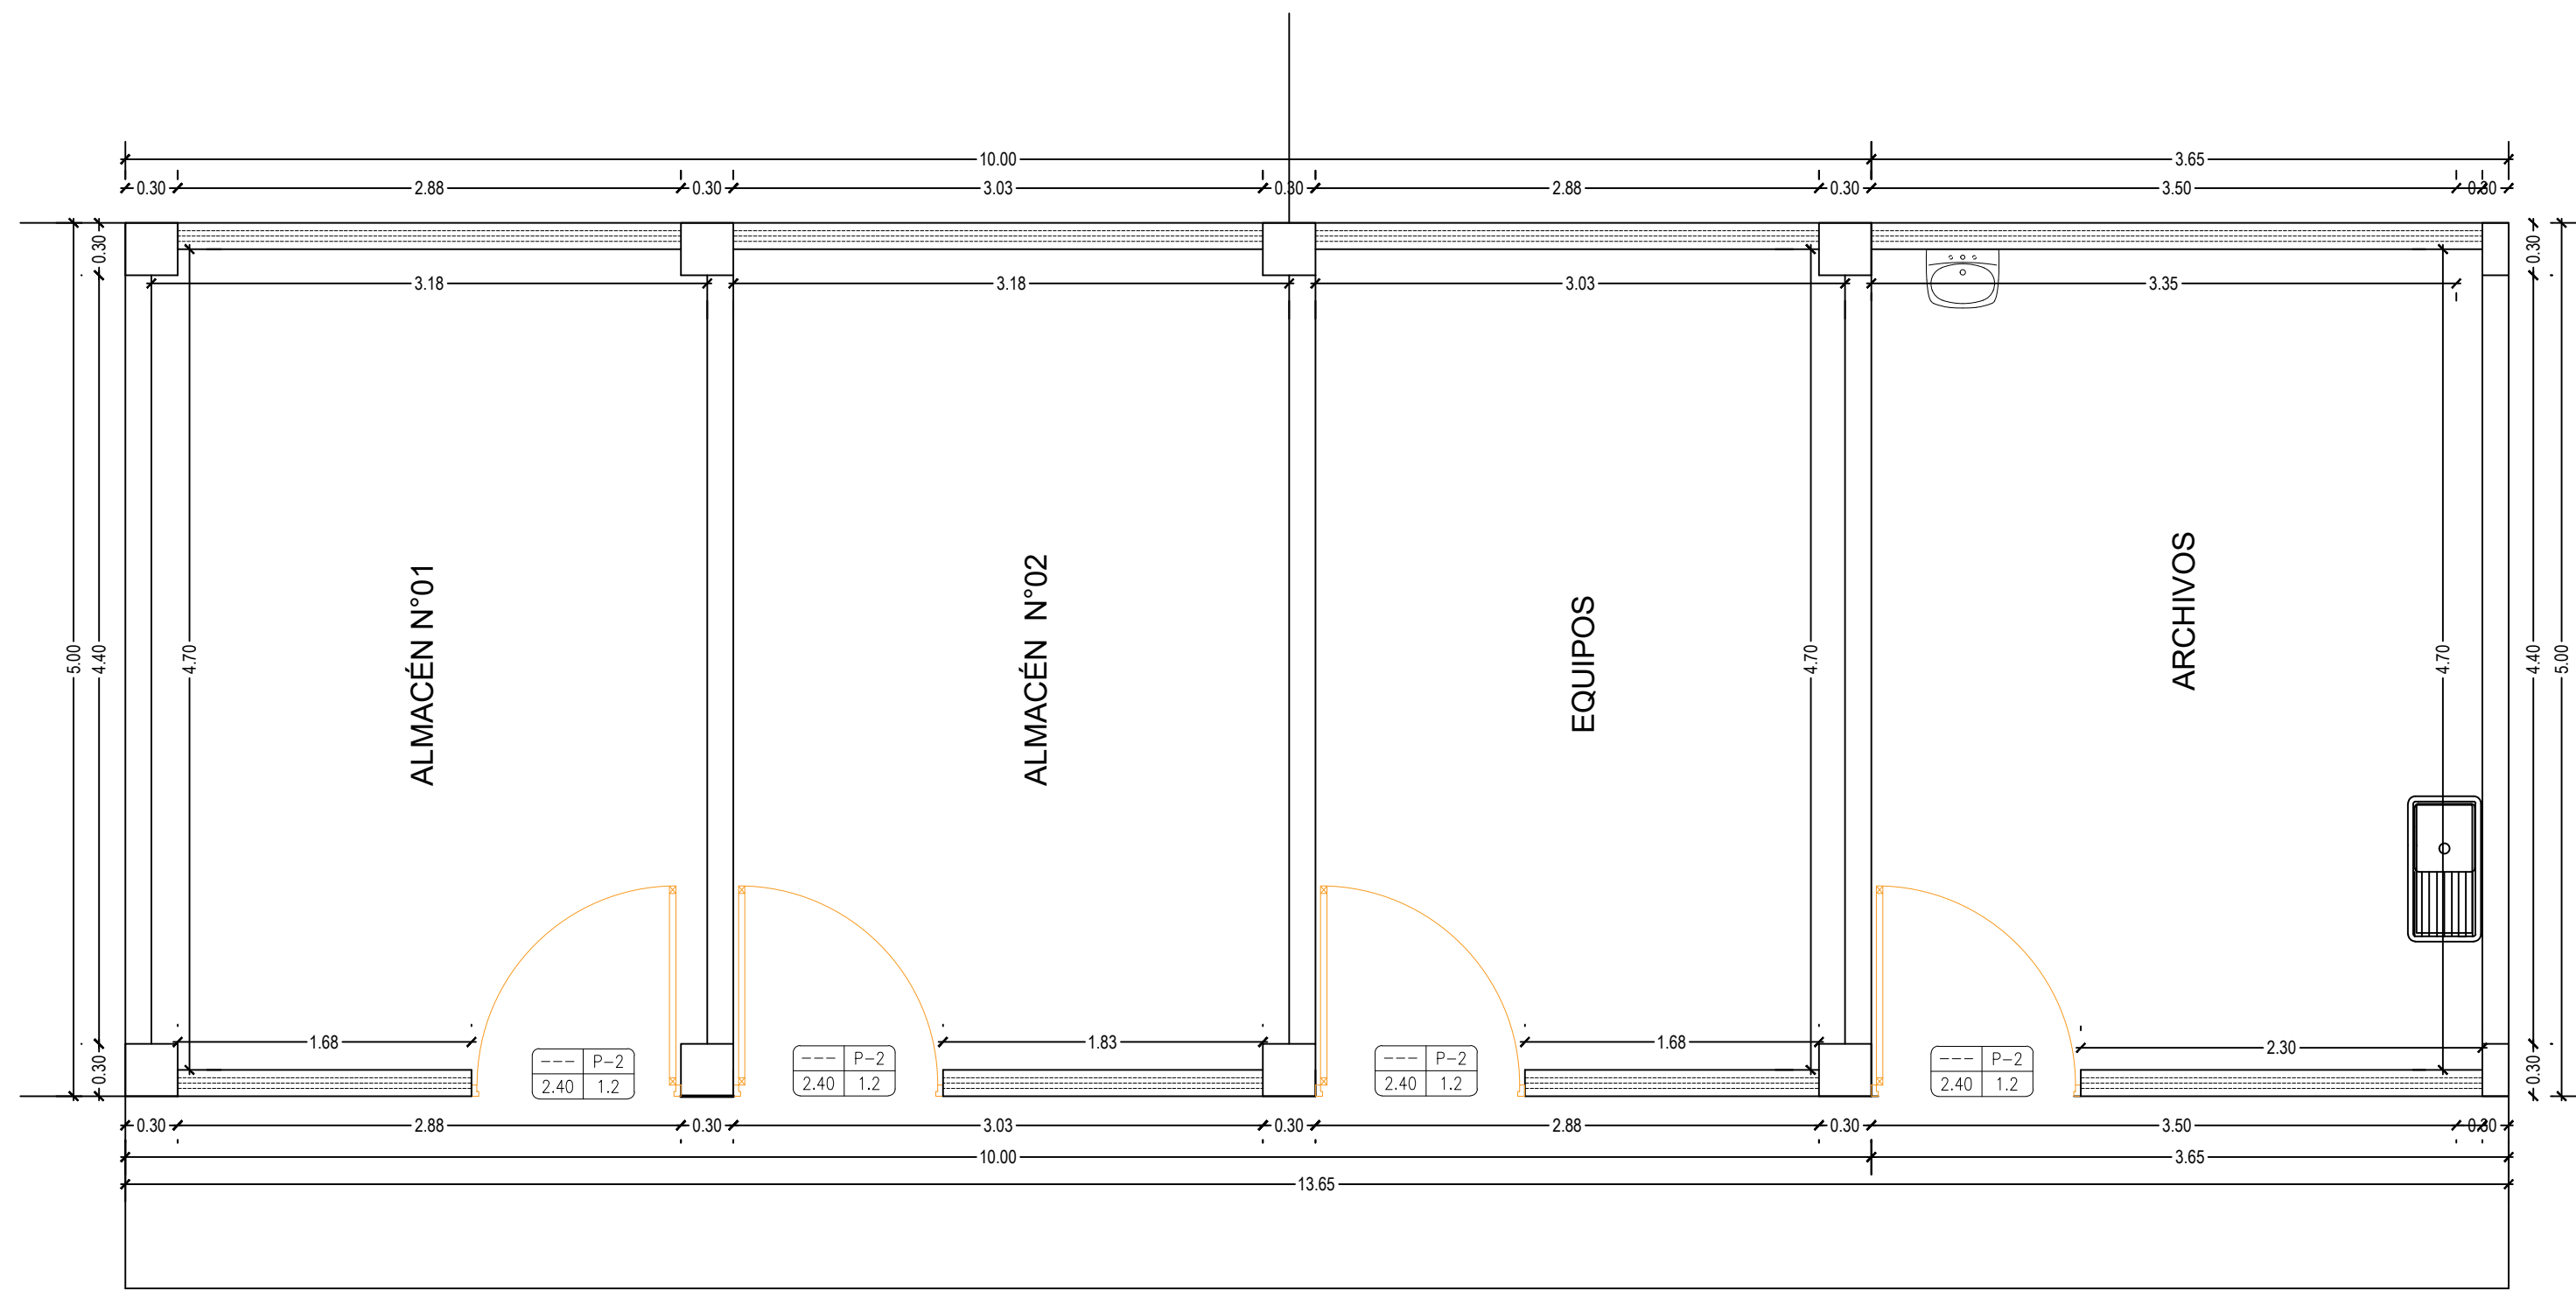


- Las partidas que se realizarán como parte del mantenimiento son las siguientes:
- AMBIENTES
  - Cambio de Cobertura de Calamina a Aluzinc.
  - Cambio de señaléticas
  - Mantenimiento de Tendido eléctrico (luminarias y tomacorrientes)
  - Cambio de artefactos de iluminación
  - Cambio de tomacorrientes e interruptores
  - Suministro e instalación de señaléticas
  - Instalacion de Canaleta Galvanizada
  - Mantenimiento de puertas y ventanas
  - Instalacion de Malla de proteccion de aluminio
  - Mantenimiento de vereda en el modulo N°02
  - Mantenimiento de Medicina N° 02
  - Mantenimiento de pintura en muros.
  - Mantenimiento de ventanas

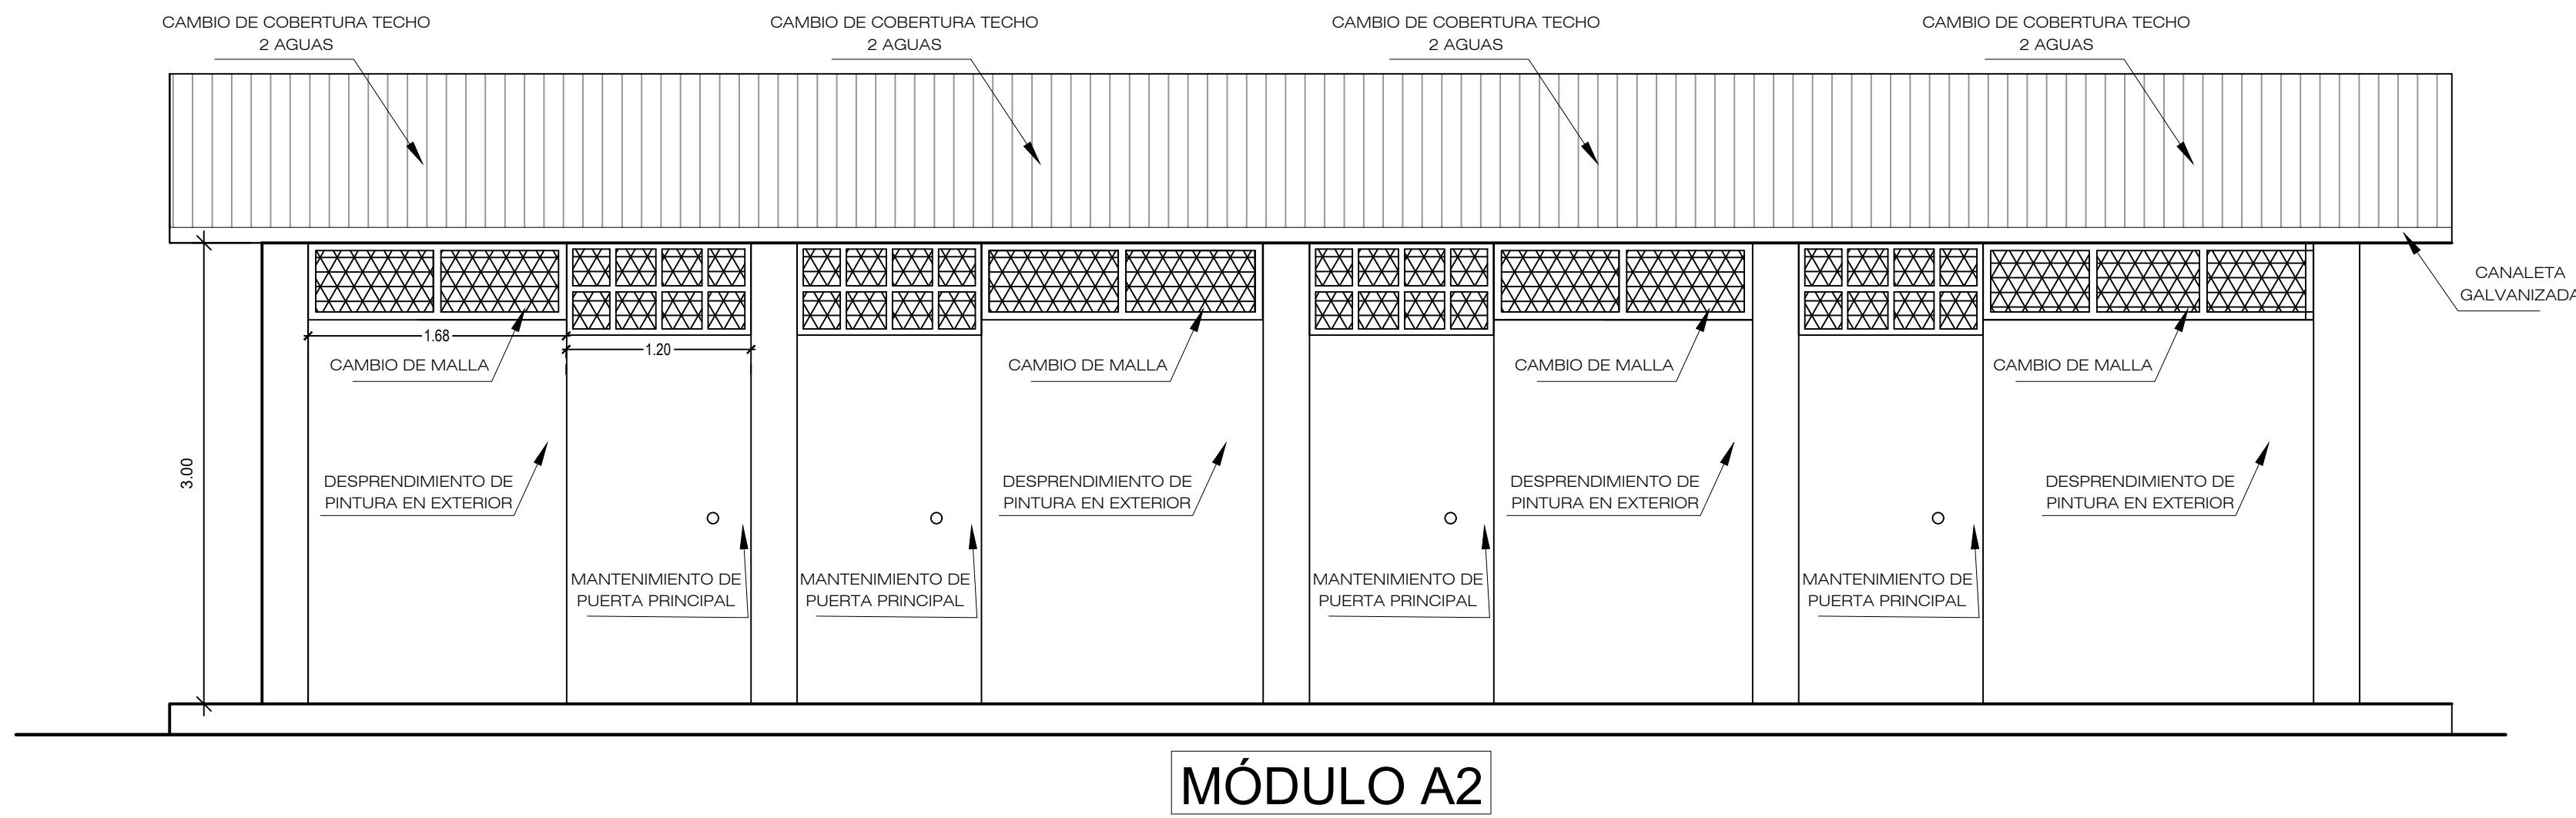


DIRECCIÓN REGIONAL DE SALUD AMAZONAS RED DE SALUD BAGUA			
MANTENIMIENTO CORRECTIVO DE LA INFRAESTRUCTURA FISICA DEL PUESTO DE SALUD CENTRO WAWIK TIPO I-1 C.U. N° 6719 DEL DISTRITO DE IMAZA - BAGUA- AMAZONAS			
UBICACIÓN:	PLANO: ARQUITECTURA CORTE - ELEVACION		LAMINA N°:
REGIÓN: AMAZONAS	ÁREA RESPONSABLE:		D-04
PROV: BAGUA	RED DE SALUD BAGUA - BAGUA AMAZONAS		
DIST: IMAZA	DIRECTOR DEL ÁREA:		
LOC.: CENTRO WAWIK	ESCALA:	FECHA:	ESPECIALIDAD:
	INDICADA	2024	ARQUITECTURA

BASE METALICA SOLDADA  
ISOMETRICA

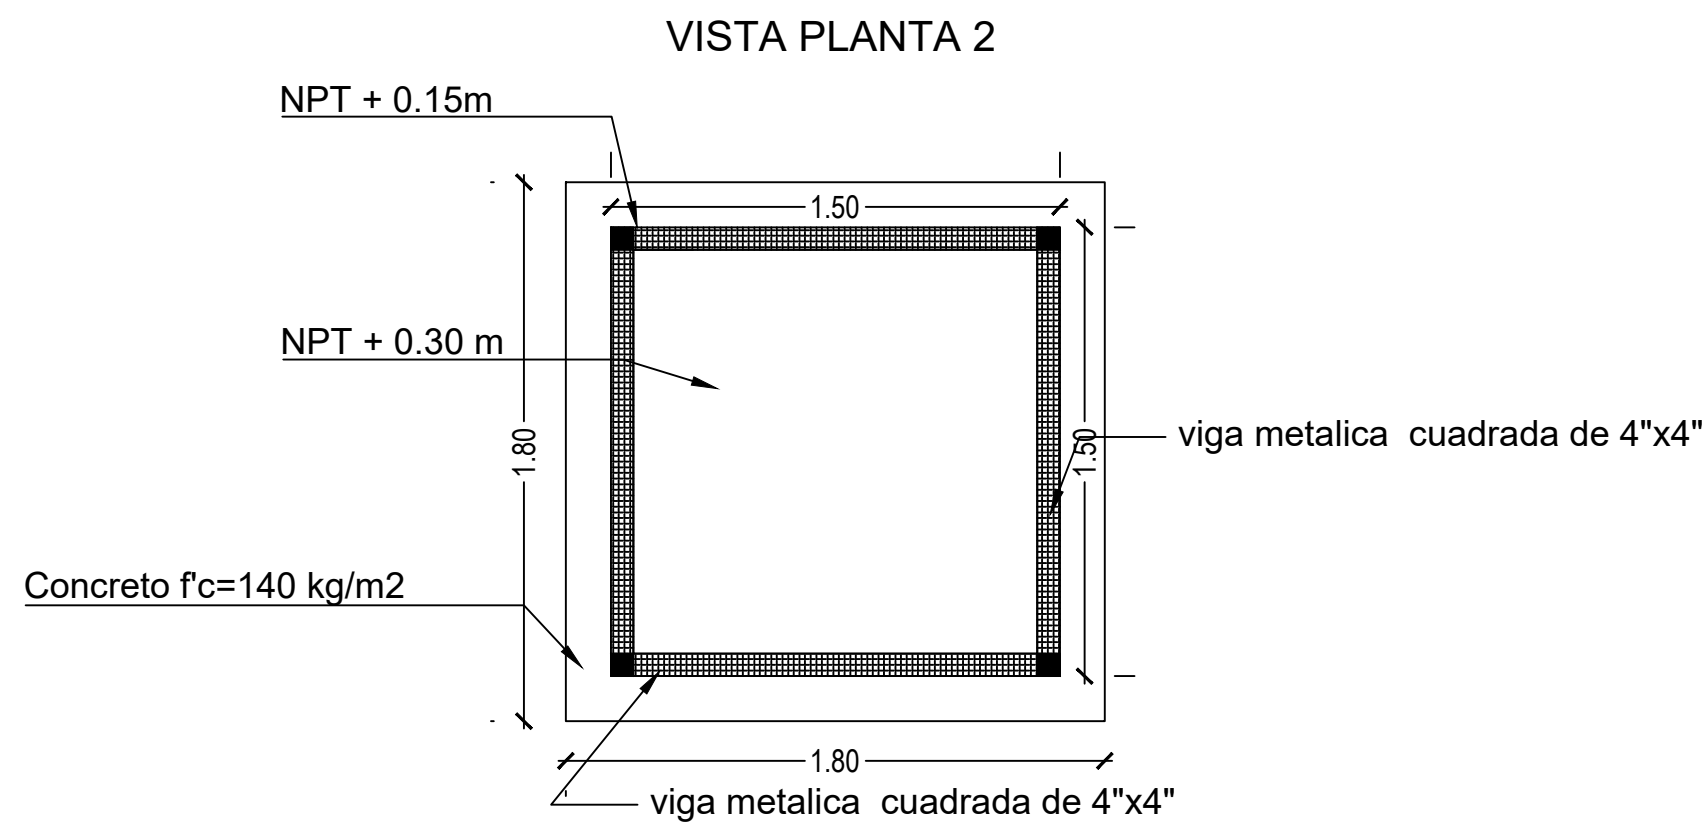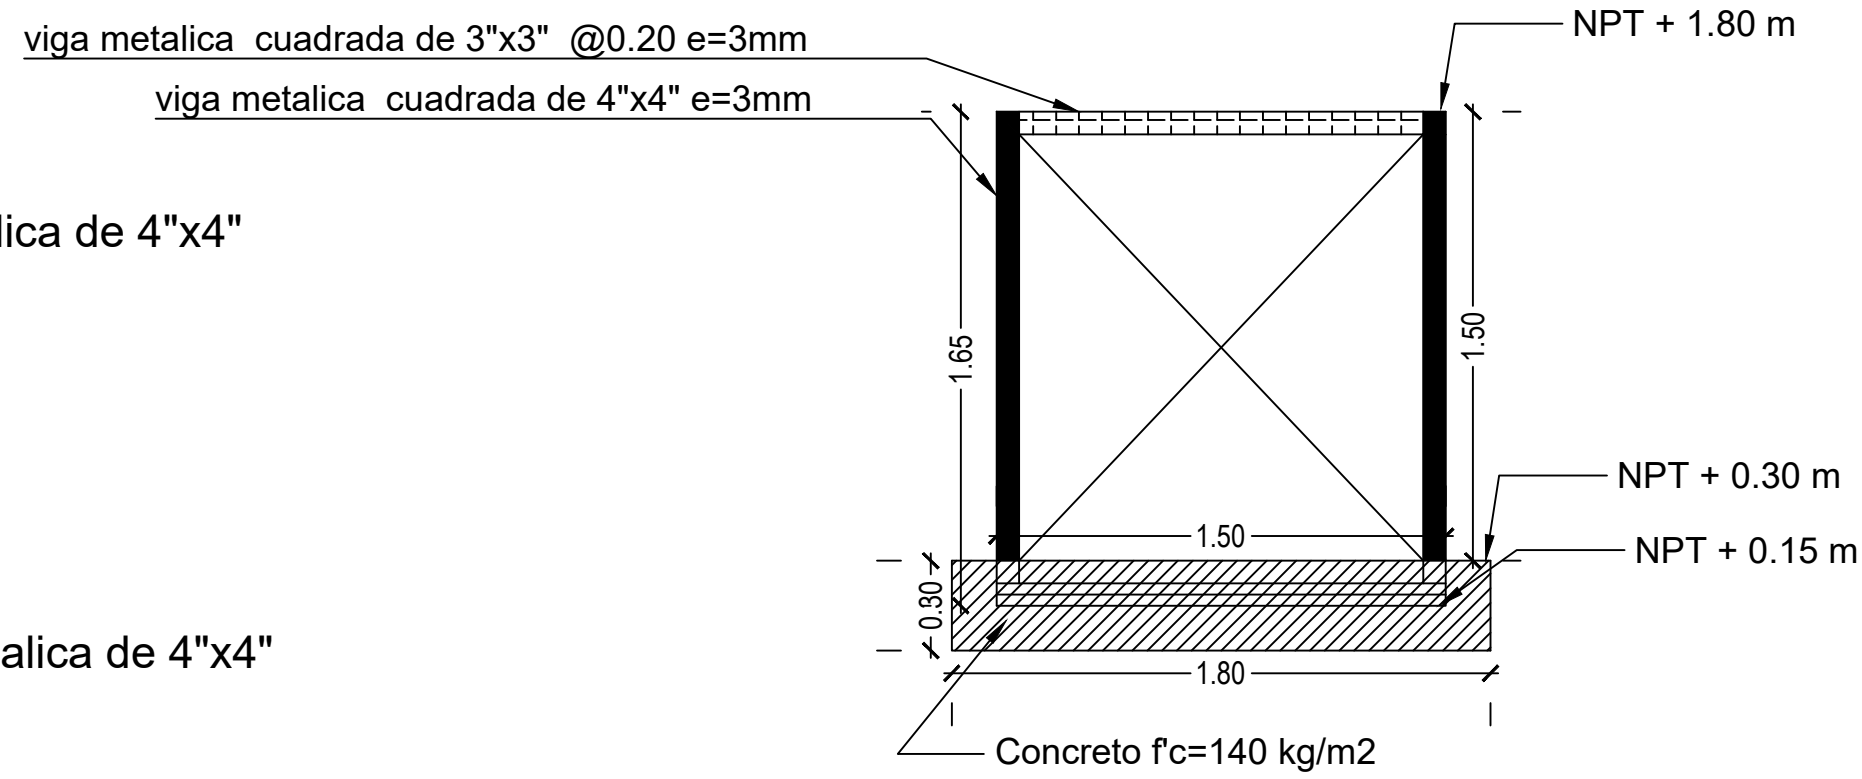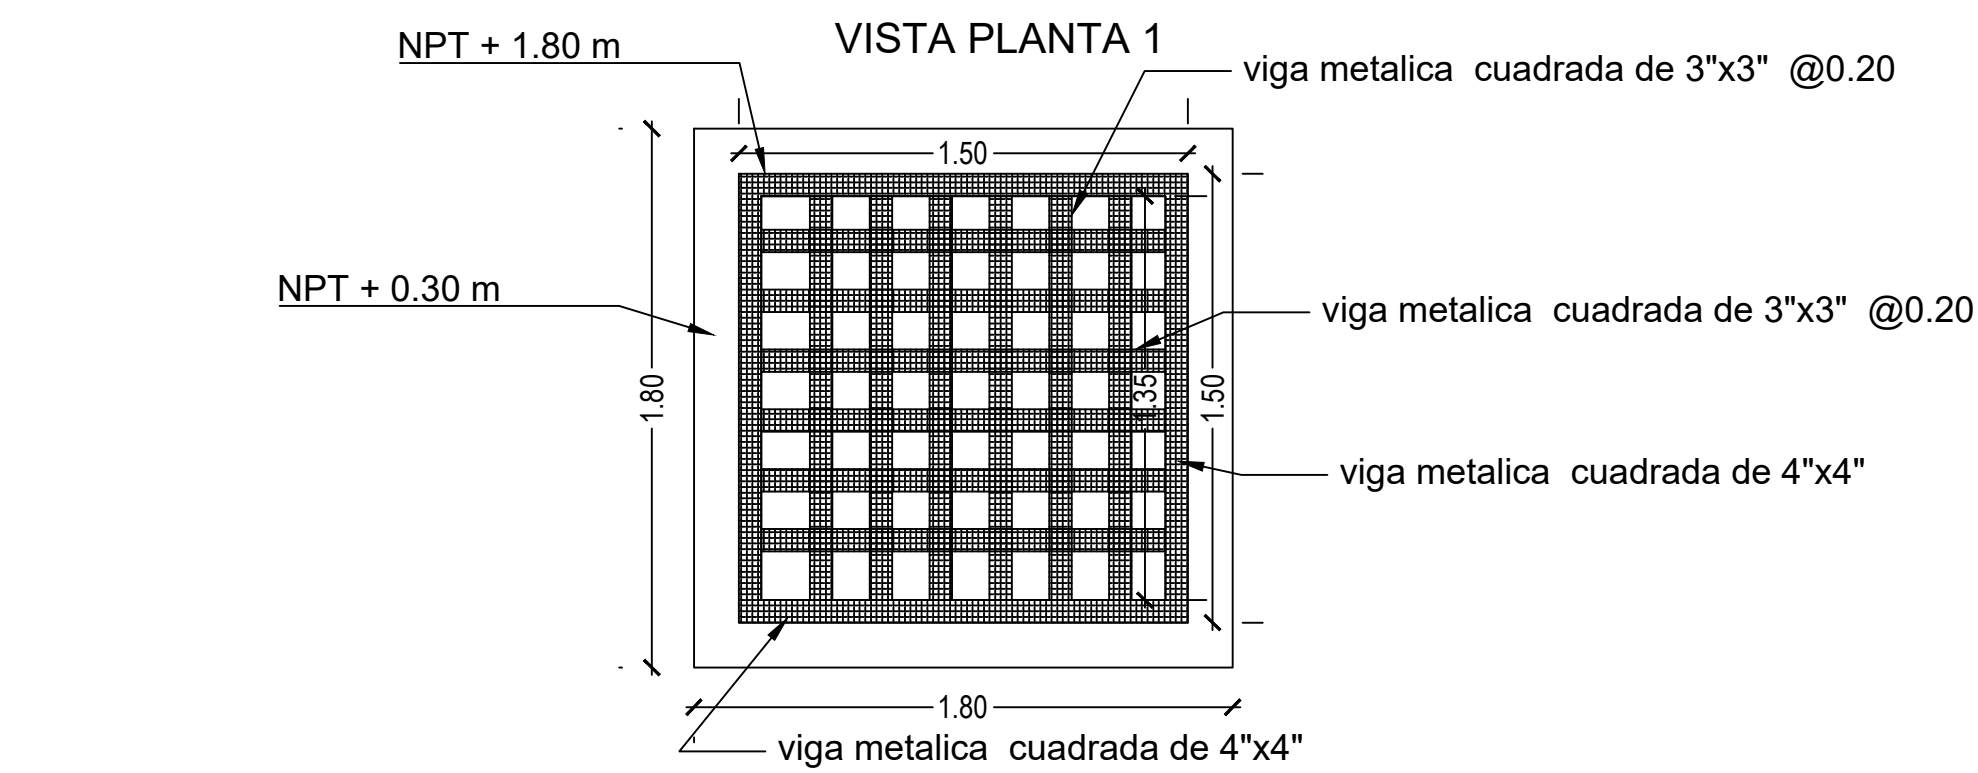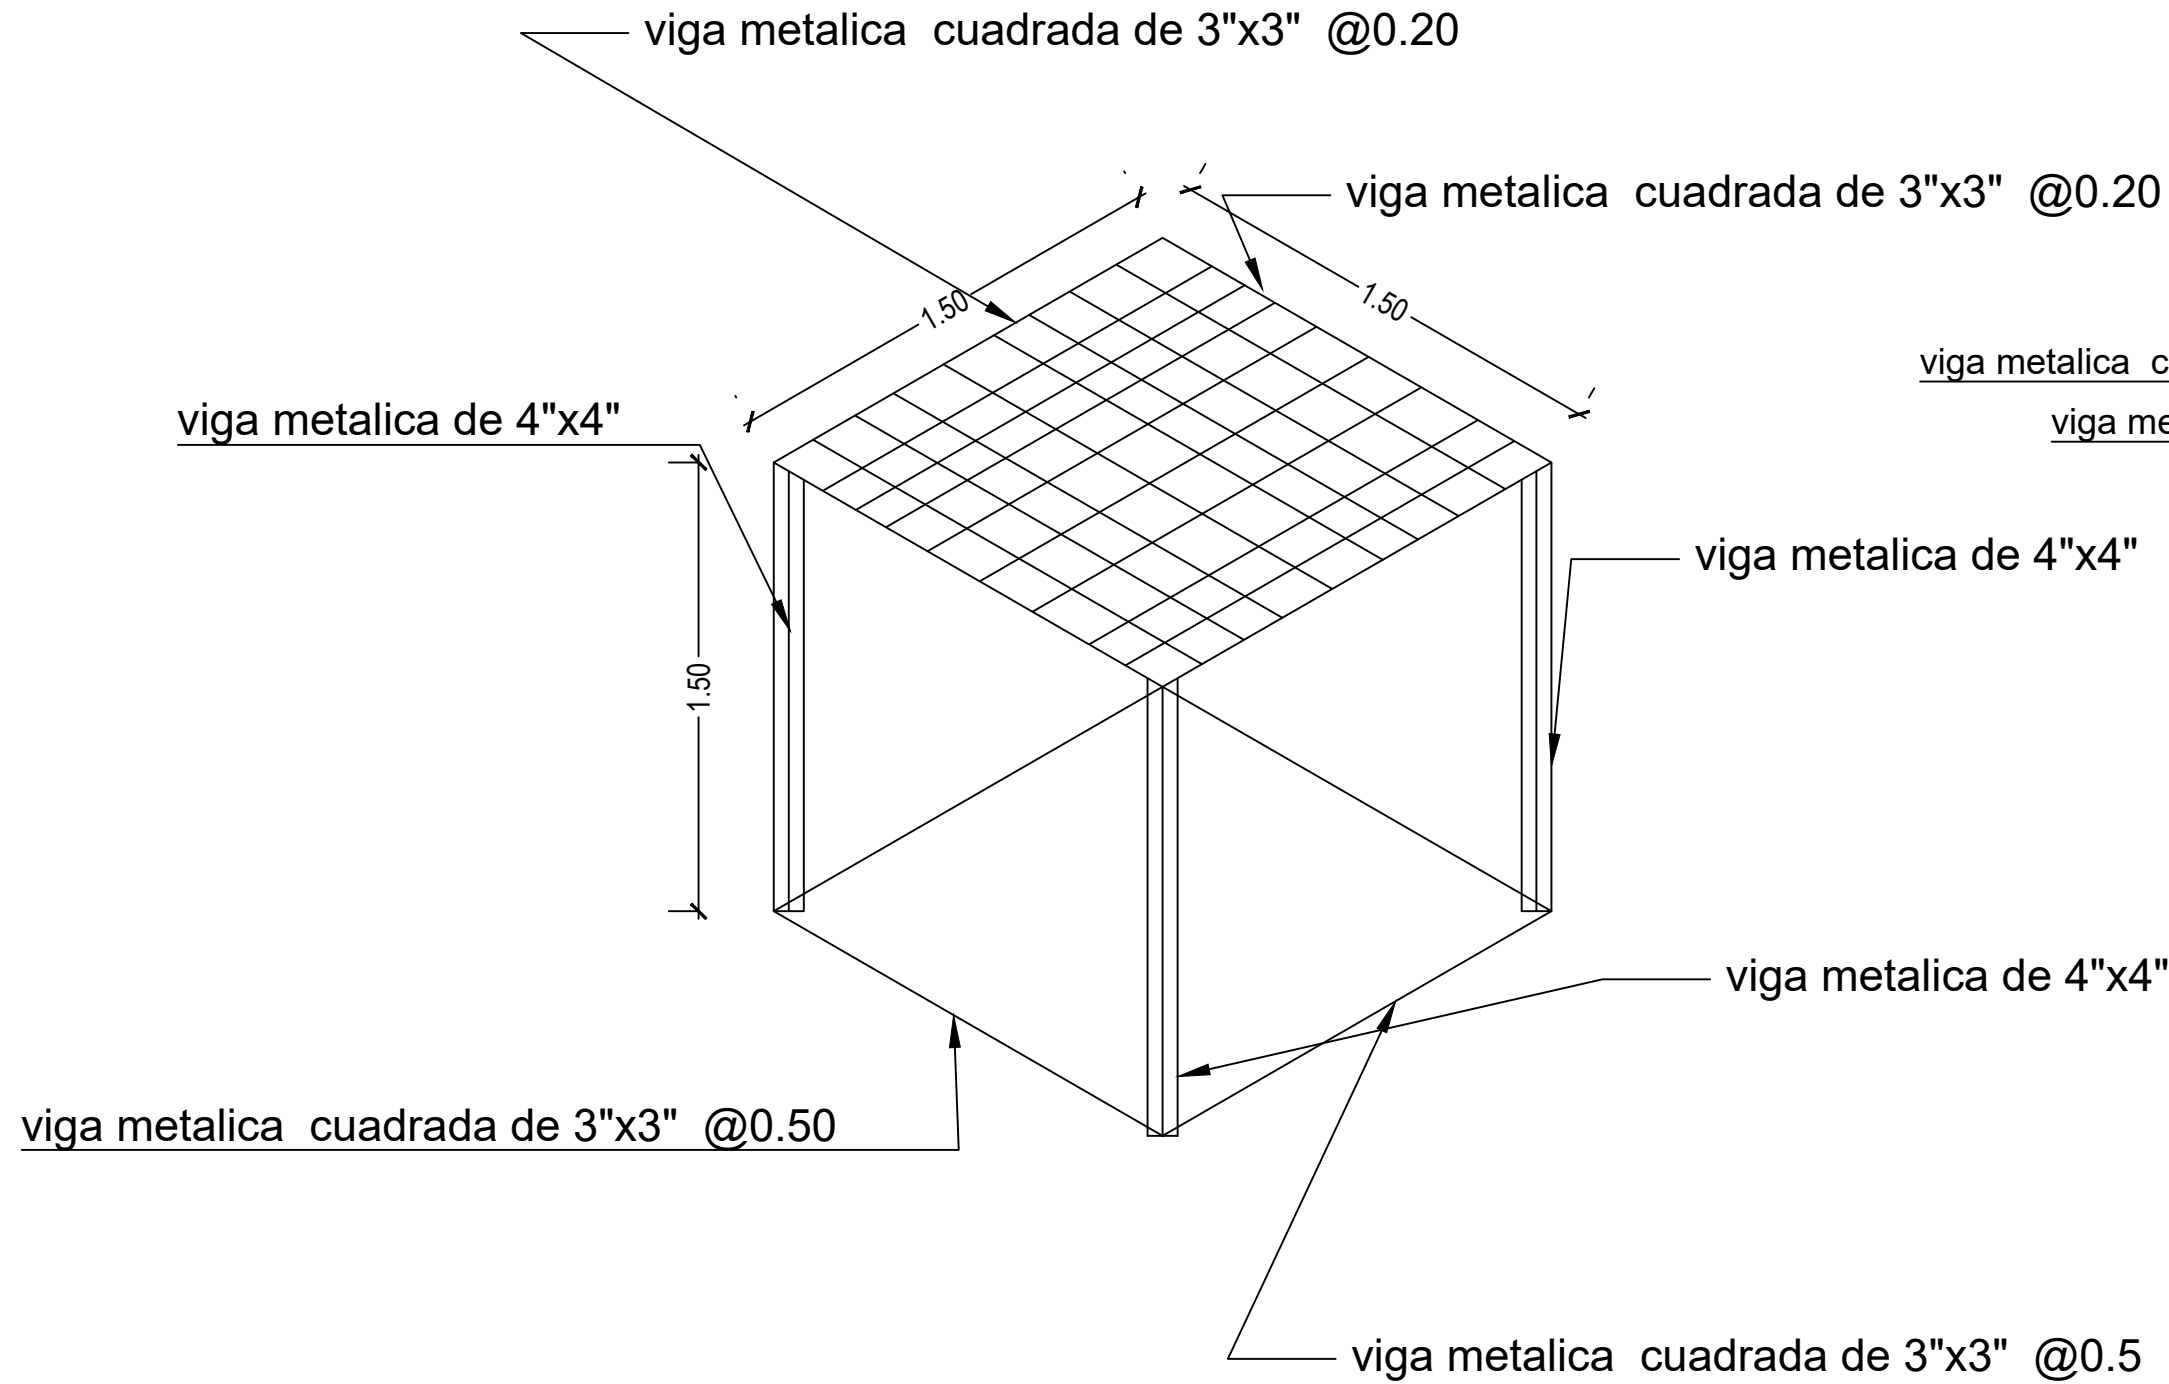

DIRECCIÓN REGIONAL DE SALUD AMAZONAS RED DE SALUD BAGUA				
MANTENIMIENTO CORRECTIVO DE LA INFRAESTRUCTURA FISICA DEL PUESTO DE SALUD CENTRO WAWIK TIPO I-1 C.U. N° 6719 DEL DISTRITO DE IMAZA - BAGUA-AMAZONAS				
UBICACIÓN: REGIÓN: AMAZONAS PROV: BAGUA DIST: IMAZA LOC: CENTRO WAWIK	PLANO DE ARQUITECTURA - DETALLES ÁREA RESPONSABLE: RED DE SALUD BAGUA - BAGUA AMAZONAS DIRECTOR DEL ÁREA:			LAMINA N°: <b>D-01</b>
	ESCALA: INDICADA	FECHA: 2024	ESPECIALIDAD: ARQUITECTURA	

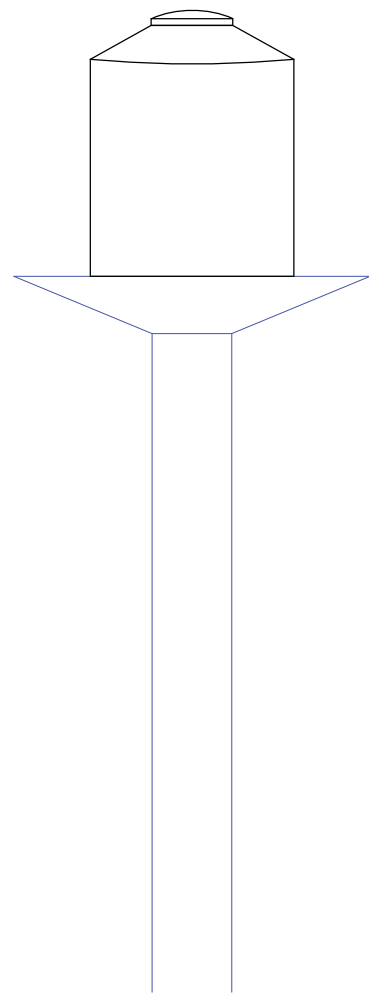

E. TANQUE ELEVADO


ESCALA: 1/50

ELEVACIÓN

ESCALA: 1/50




TANQUE ELEVADO

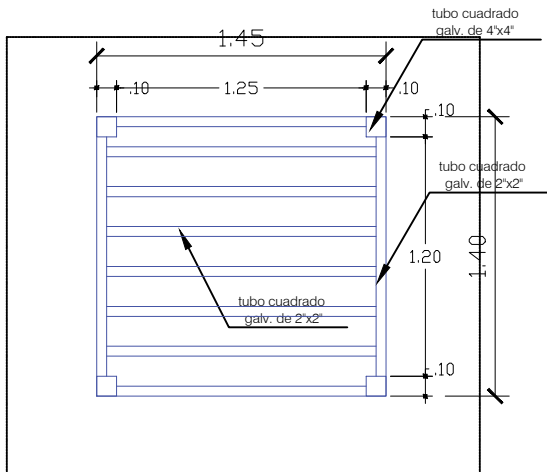


PLANTA

ESCALA: 1/50

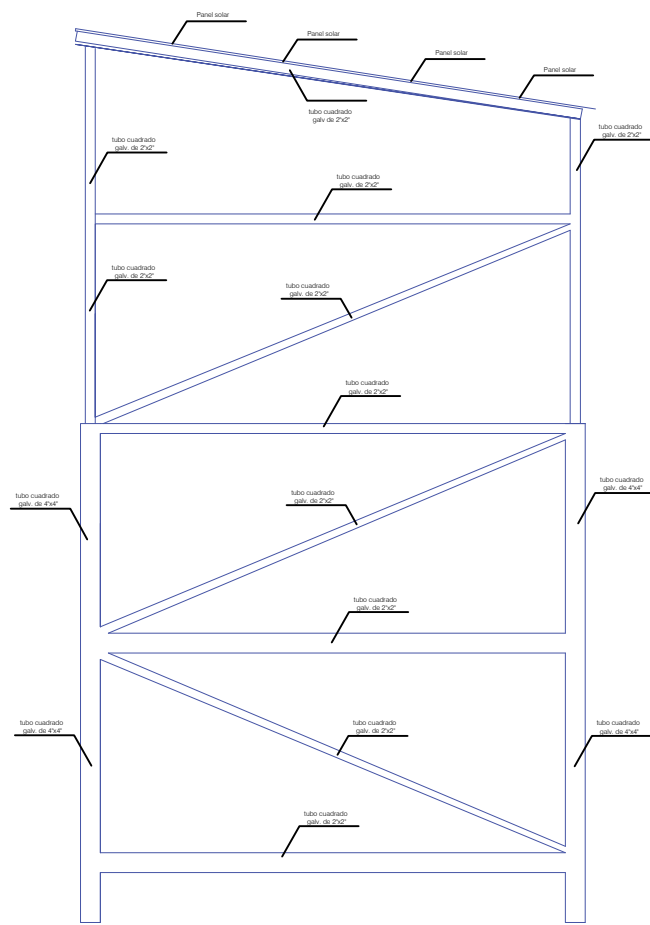


ELEVACIÓN LATERAL

ESCALA: 1/50

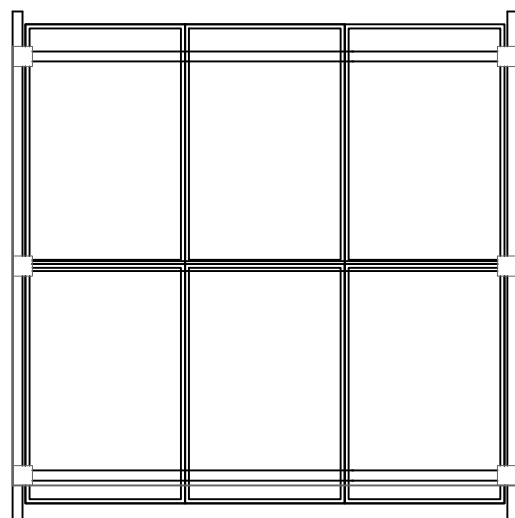

PLANTA - PANELES SOLARES


ESCALA: 1/50

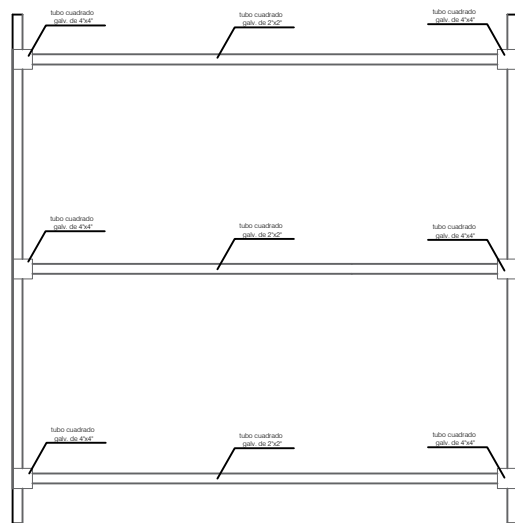




PLANTA - ESTRUCTURA

ESCALA: 1/50


PANEL SOLAR

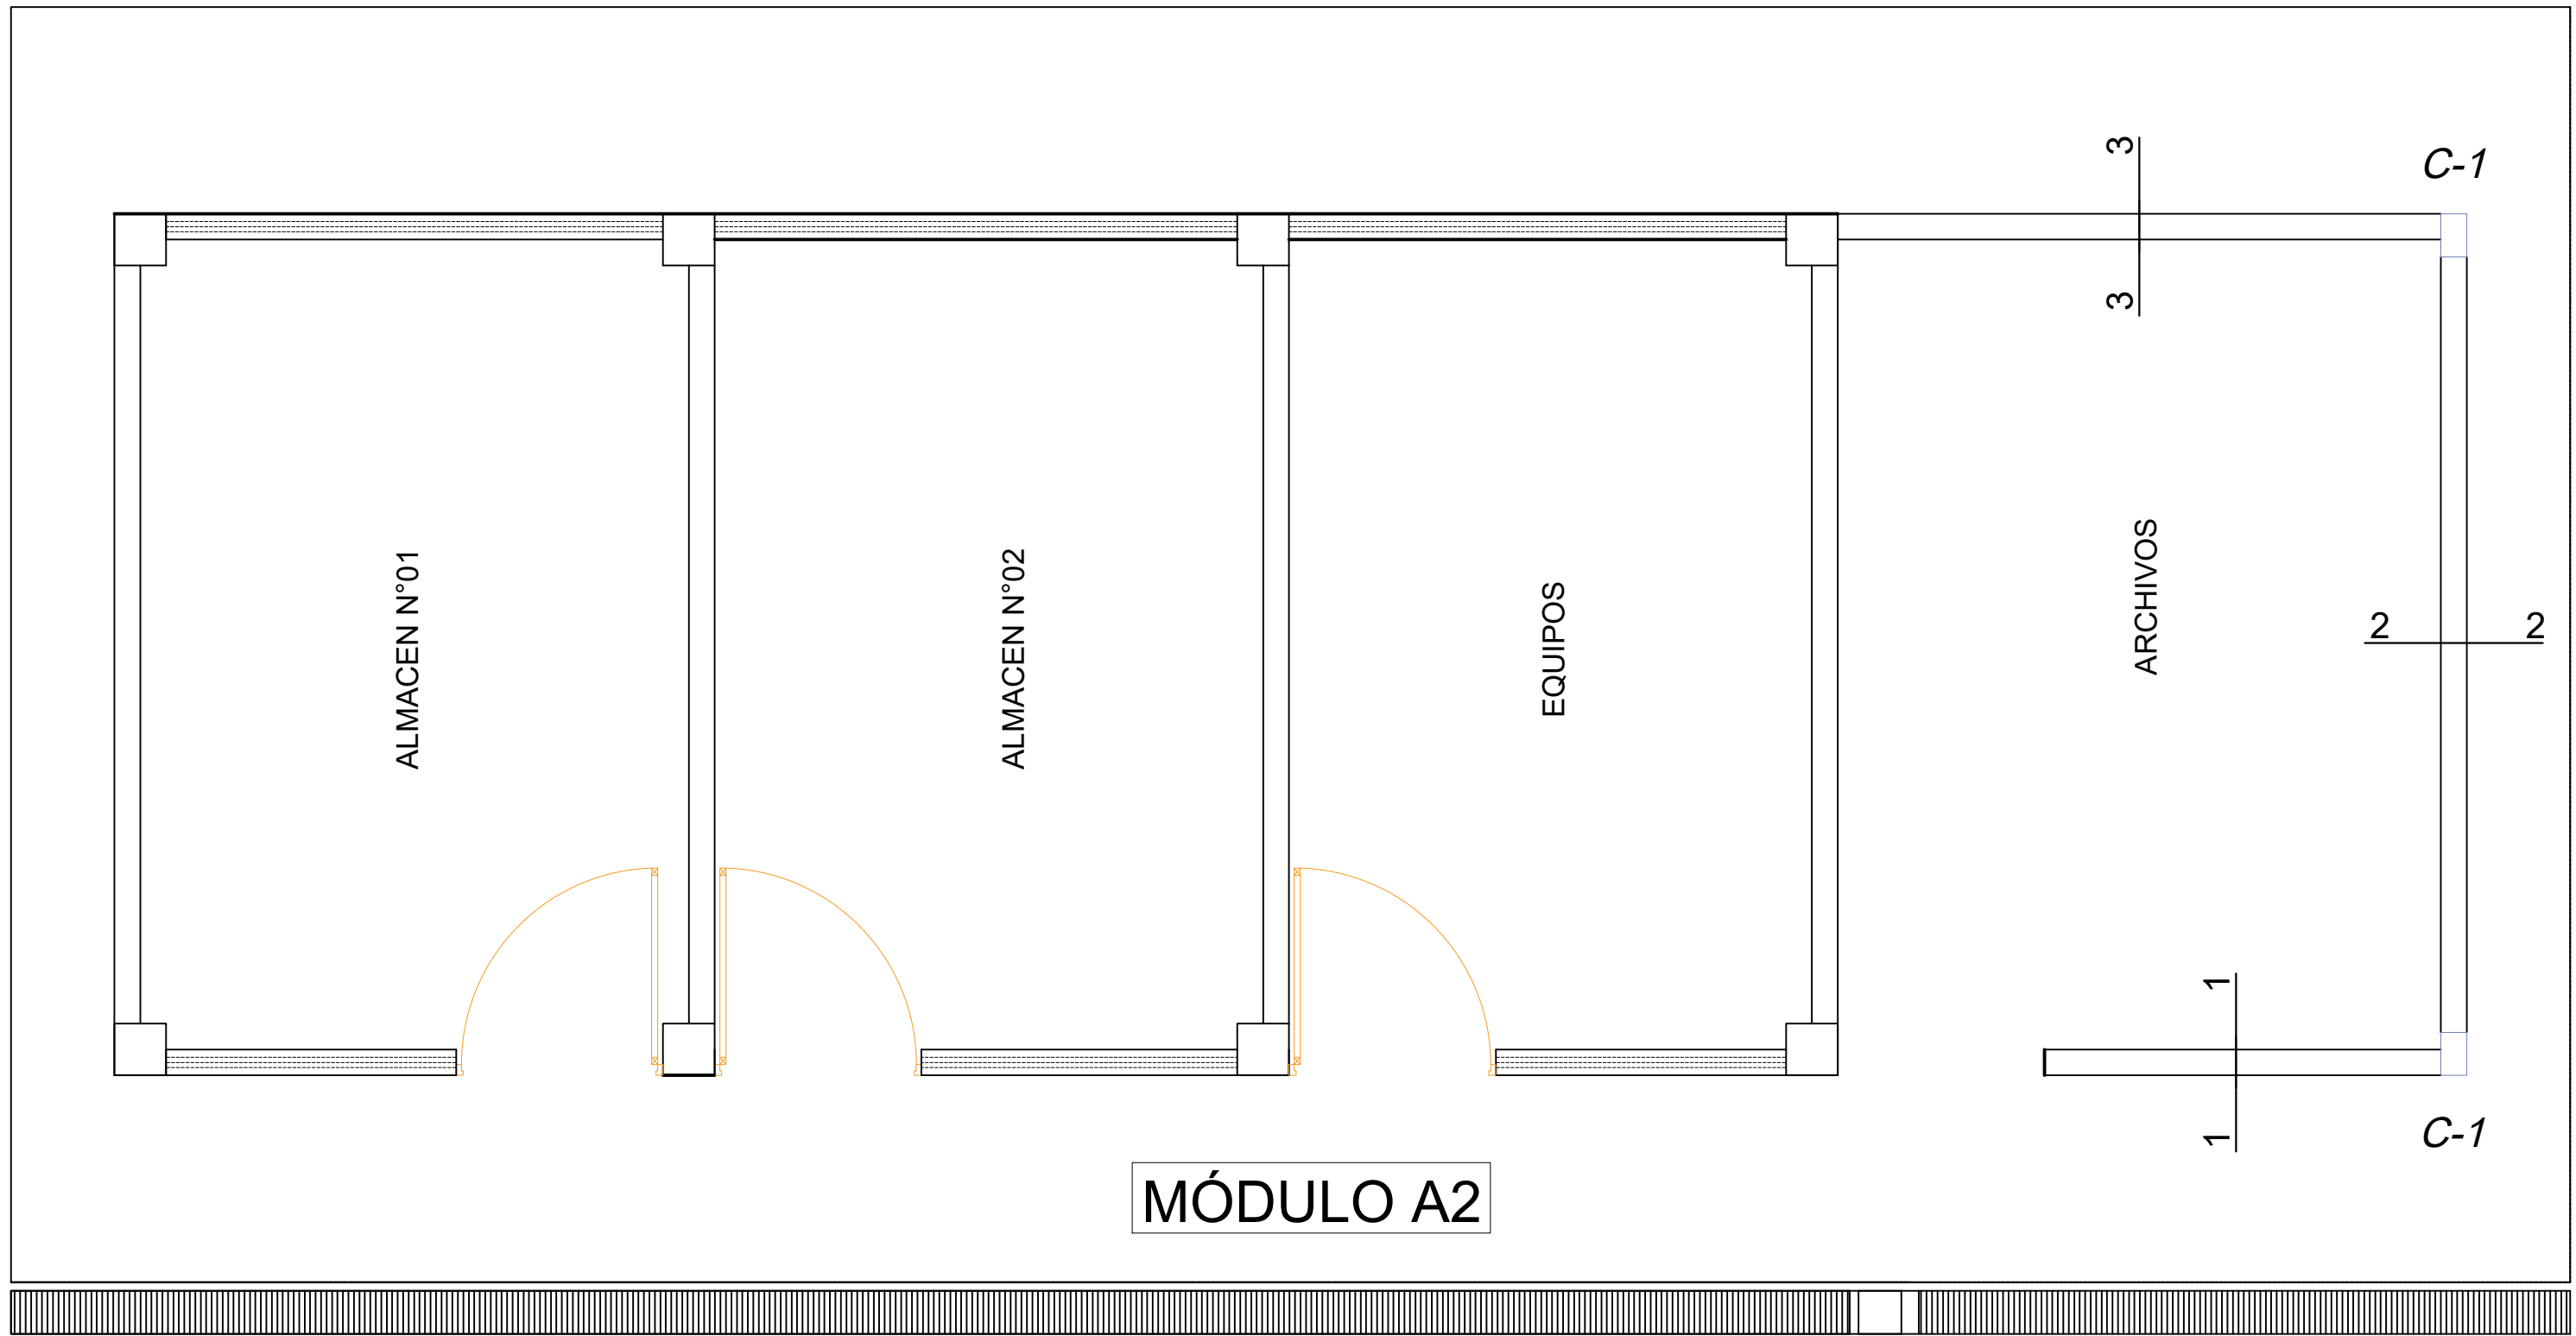

MÓDULO A2

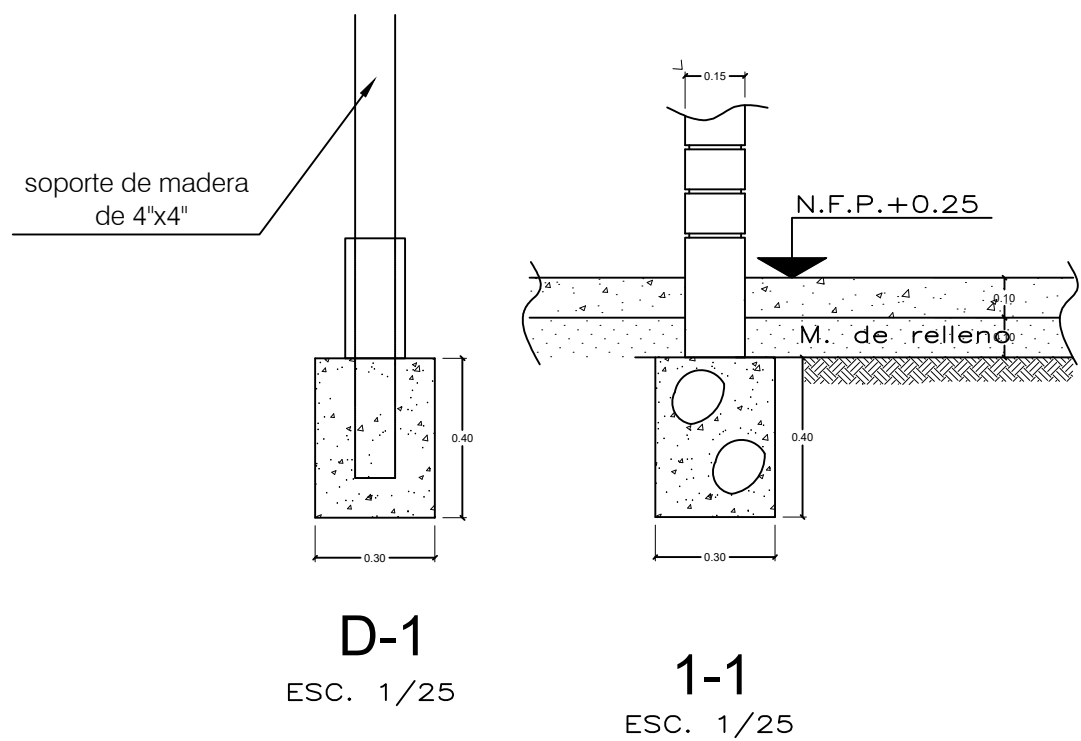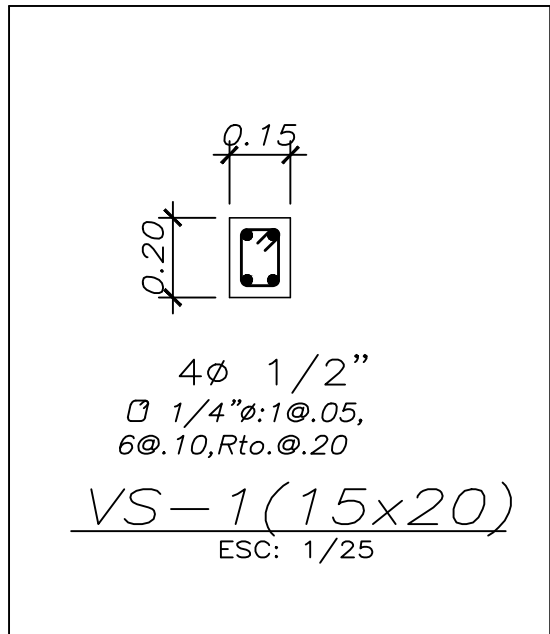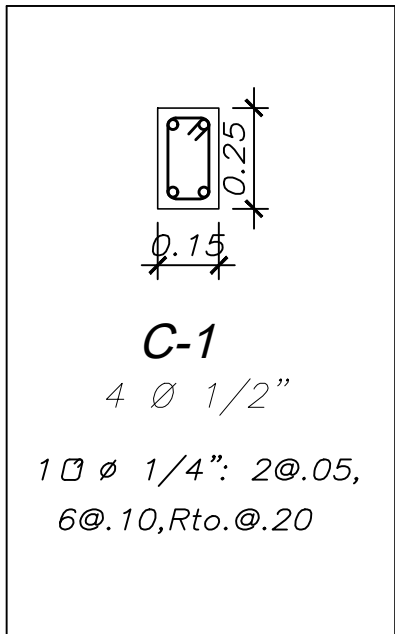


CIMENTACIÓN  
ESCALA: 1/50

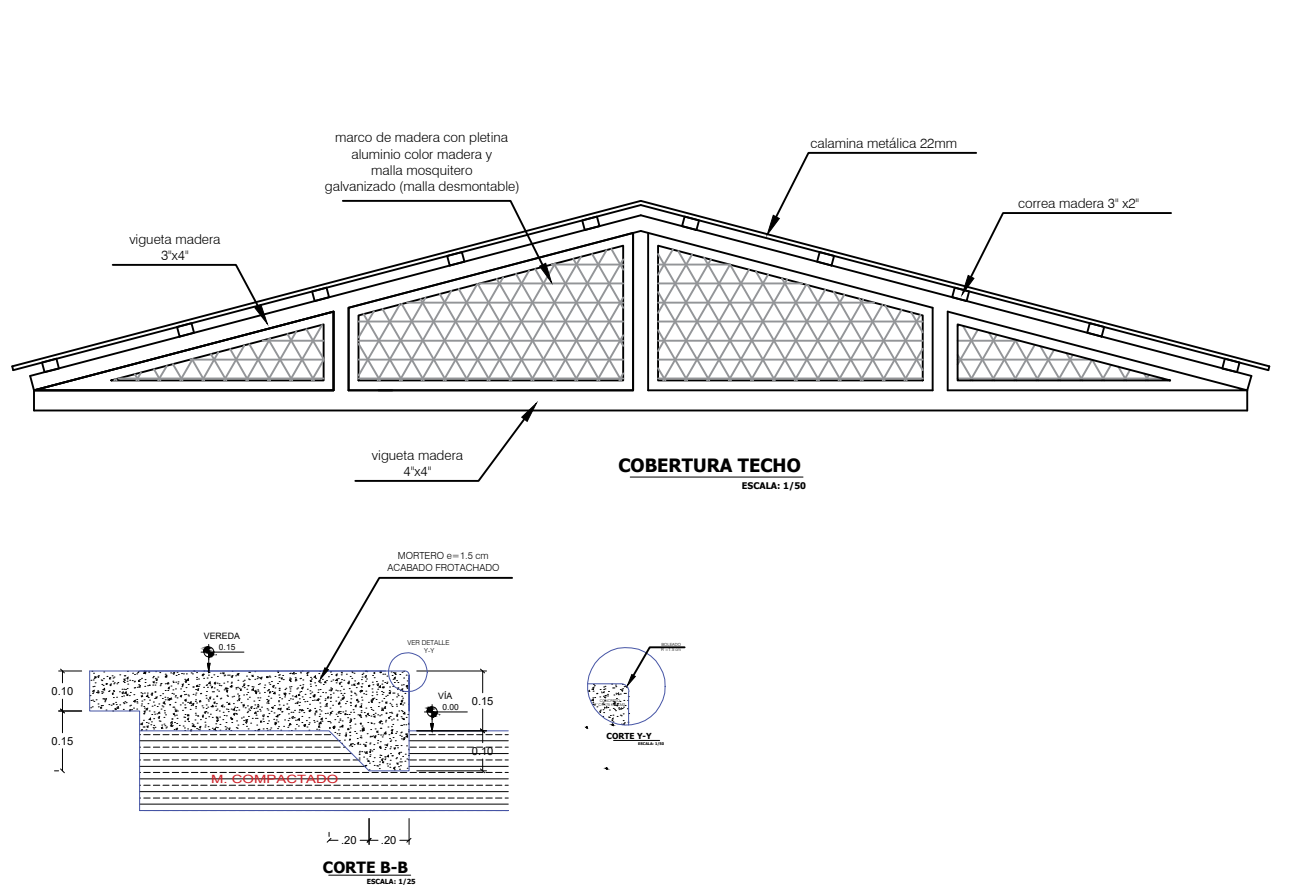


DIRECCIÓN REGIONAL DE SALUD AMAZONAS  
RED DE SALUD BAGUA

MANTENIMIENTO CORRECTIVO DE LA INFRAESTRUCTURA FISICA DEL PUESTO DE  
SALUD CENTRO WAWIK TIPO I-1 C.U. N° 6719 DEL DISTRITO DE IMAZA - BAGUA-  
AMAZONAS

UBICACIÓN:	PLANO: DISEÑO ESTRUCTURAL	LAMINA N°:
REGIÓN: AMAZONAS	ÁREA RESPONSABLE:	E-01
PROV: BAGUA	RED DE SALUD BAGUA - BAGUA AMAZONAS	ESPECIALIDAD:
DIST: IMAZA	DIRECTOR DEL ÁREA:	ESTRUCTURAL
LOC: CENTRO WAWIK	ESCALA:	FECHA:
	INDICADA	2024

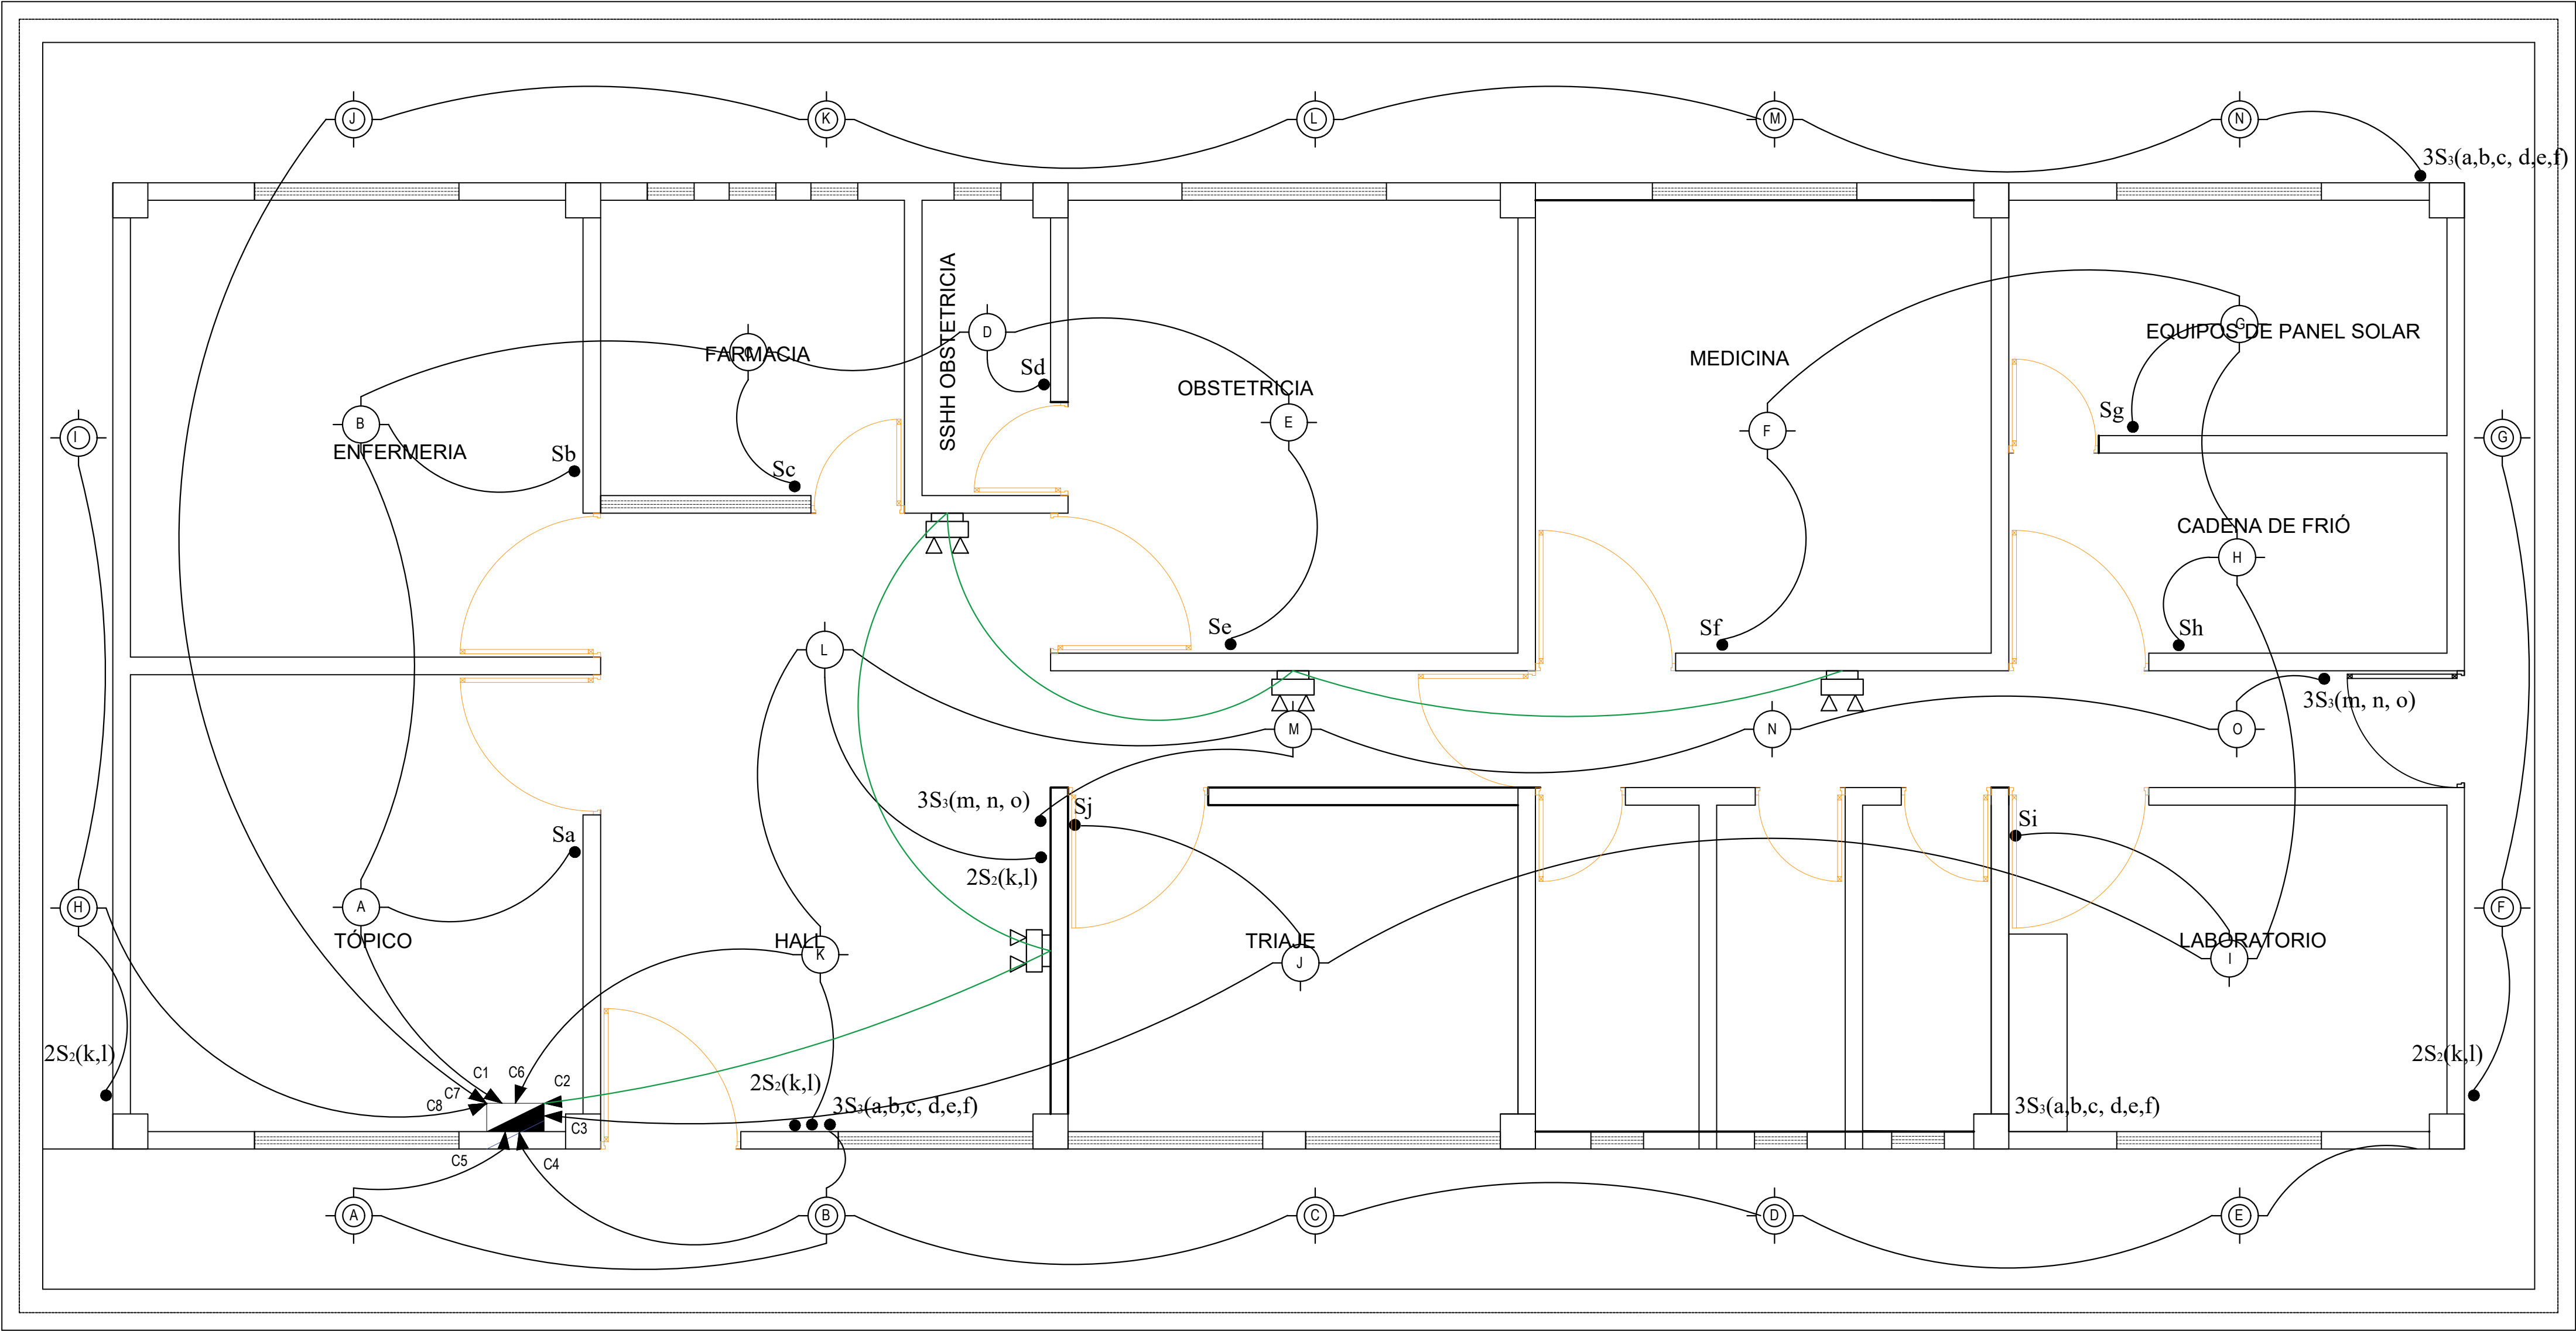

LEYENDA			
SÍMBOLO	DESCRIPCION	CAJA	h S.N.P.T.
	LUMINARIA EMPOTRADA EN FCR	OCTOGONAL DE F'G' 100x40mm	-
	LUMINARIA SPOT CIRCULAR LED 8W		-
	SALIDA PARA ALUMBRADO EN PARED - BRAQUETE		2.20
	SALIDA PARA ALUMBRADO Y VENTILADOR EN TECHO		-
	SALIDA VENTILADOR EN TECHO		-
	INTERRUPTOR UNIPOLAR SIMPLE, DOBLE Y TRIPLE	RECTANGU. 100x55x40 mm	1.20
	INTERRUPTOR DE CONMUTACION SIMPLE, DOBLE Y TRIPLE		1.20
	Salida para tomacorriente doble con línea de protección		0.40-1.80
	TOMACORRIENTE MONOFASICA PARA MESAS PUESTA A TIERRA	OCTOGONAL DE F'G' 100x40mm	0.50-1.80
	SALIDA DE FUERZA PARA CONEXION ELECTRICA (ELECTROBOMBA)		0.40
	SALIDA WIFI	0.40 DEL NIVEL DEL TECHO	0.40 DEL TECHO TERM.
	TABLERO DE DISTRIBUCION ELECTRICA h=1.80 S.N.P.T. AL BORDE SUPERIOR		1.80
	MEDIDOR DE ENERGIA ACTIVA		
	CAJA DE PASE CUADRADA CON TAPA CIEGA		
	INTERRUPTOR AUTOMATICO TIPO TERMOMAGNETICO EN DIAGRAMA DE TABLERO DE DISTRIB.		
	POZO DE TIERRA		
	Tuberia PVC-L de 20mmø para tomacorriente		
	Cable 150H 80° C 2.5 mm X 100 m en PVC-L de 20 mm ø, empotrado en techo o pared.		
	Cable 150H 80° C 2.5 mm X 100 m en PVC-L de 20 mm ø, empotrado en techo o pared.		
	CONDUCTO EMPOTRADO EN EL PISO,TECHO O PARED PARA TV-CABLE 25mmø PVC-P S/I		
	CONDUCTO EMPOTRADO EN EL PISO,TECHO O PARED PARA TELEFONO 20mmø PVC-P S/I		
	CONDUCTO EMPOTRADO EN EL PISO,TECHO O PARED PARA INTERCOMUNICADOR 20mmøPVC S/I		
	CONDUCTO EMPOTRADO EN EL PISO,TECHO O PARED PARA INTERNET 20mmø PVC-P S/I		
	Cable 150H 80° C 4mm X 100 m en PVC-L de 20 mm ø, empotrado en piso o pared.		

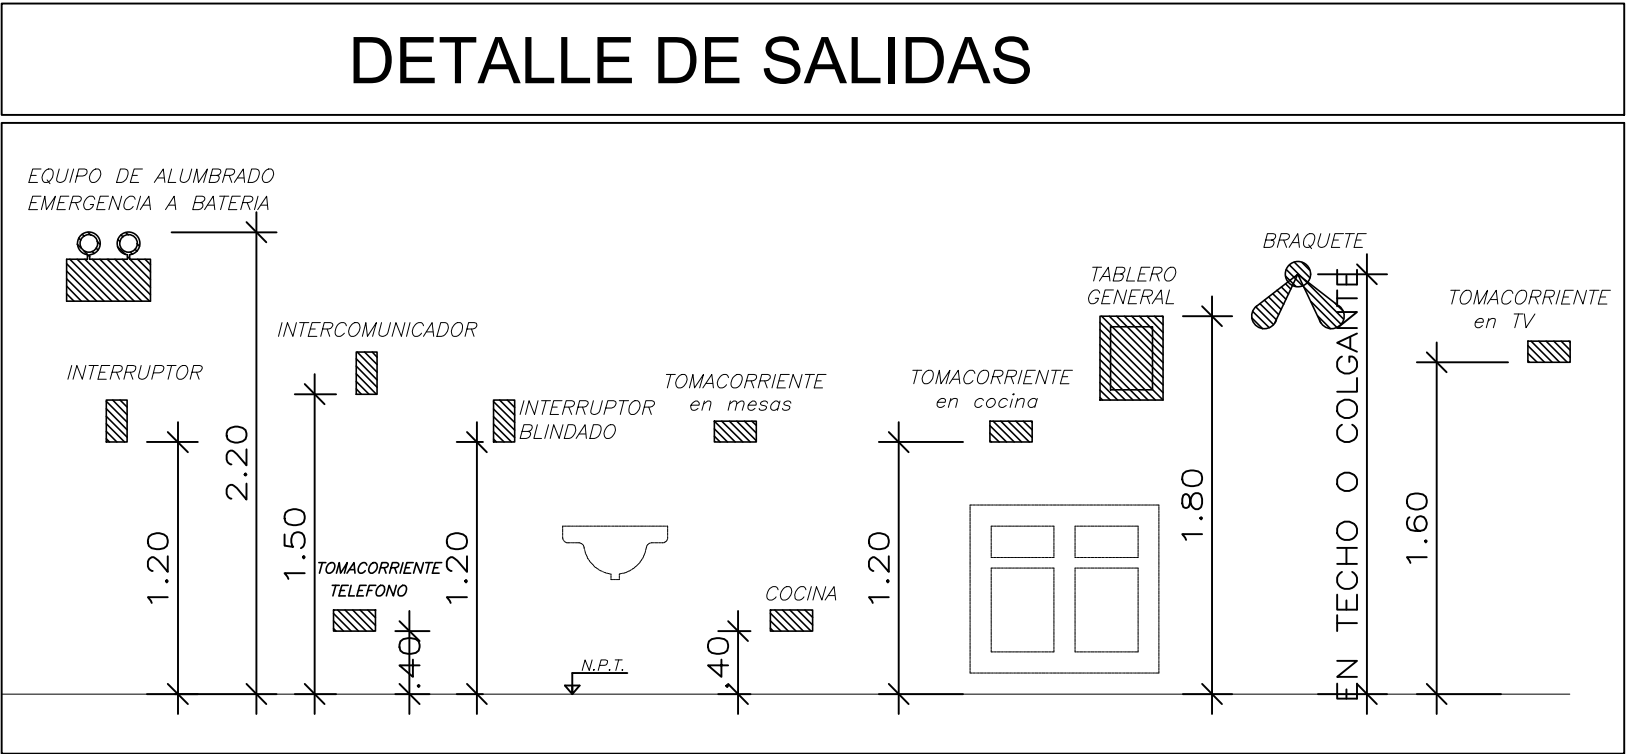


DIRECCIÓN REGIONAL DE SALUD AMAZONAS RED DE SALUD BAGUA		
MANTENIMIENTO CORRECTIVO DE LA INFRAESTRUCTURA FISICA DEL PUESTO DE SALUD CENTRO WAWIK TIPO I-1 C.U. N° 6719 DEL DISTRITO DE IMAZA - BAGUA-AMAZONAS		
UBICACIÓN:	PLANO: INSTALACIONES ELECTRICAS - ILUMINARIAS	
REGIÓN: AMAZONAS	LÁMINA N°:	
PROV: BAGUA	ÁREA RESPONSABLE:	
DIST: IMAZA	RED DE SALUD BAGUA - BAGUA AMAZONAS	
LOC.: CENTRO WAWIK	DIRECTOR DEL ÁREA:	ESPECIALIDAD:
	ESCALA:	INST. ELECTRICAS
	INDICADA	
	FECHA:	
	2024	




MÓDULO A2

PLANTA PRIMER NIVEL

ESCALA: 1/50

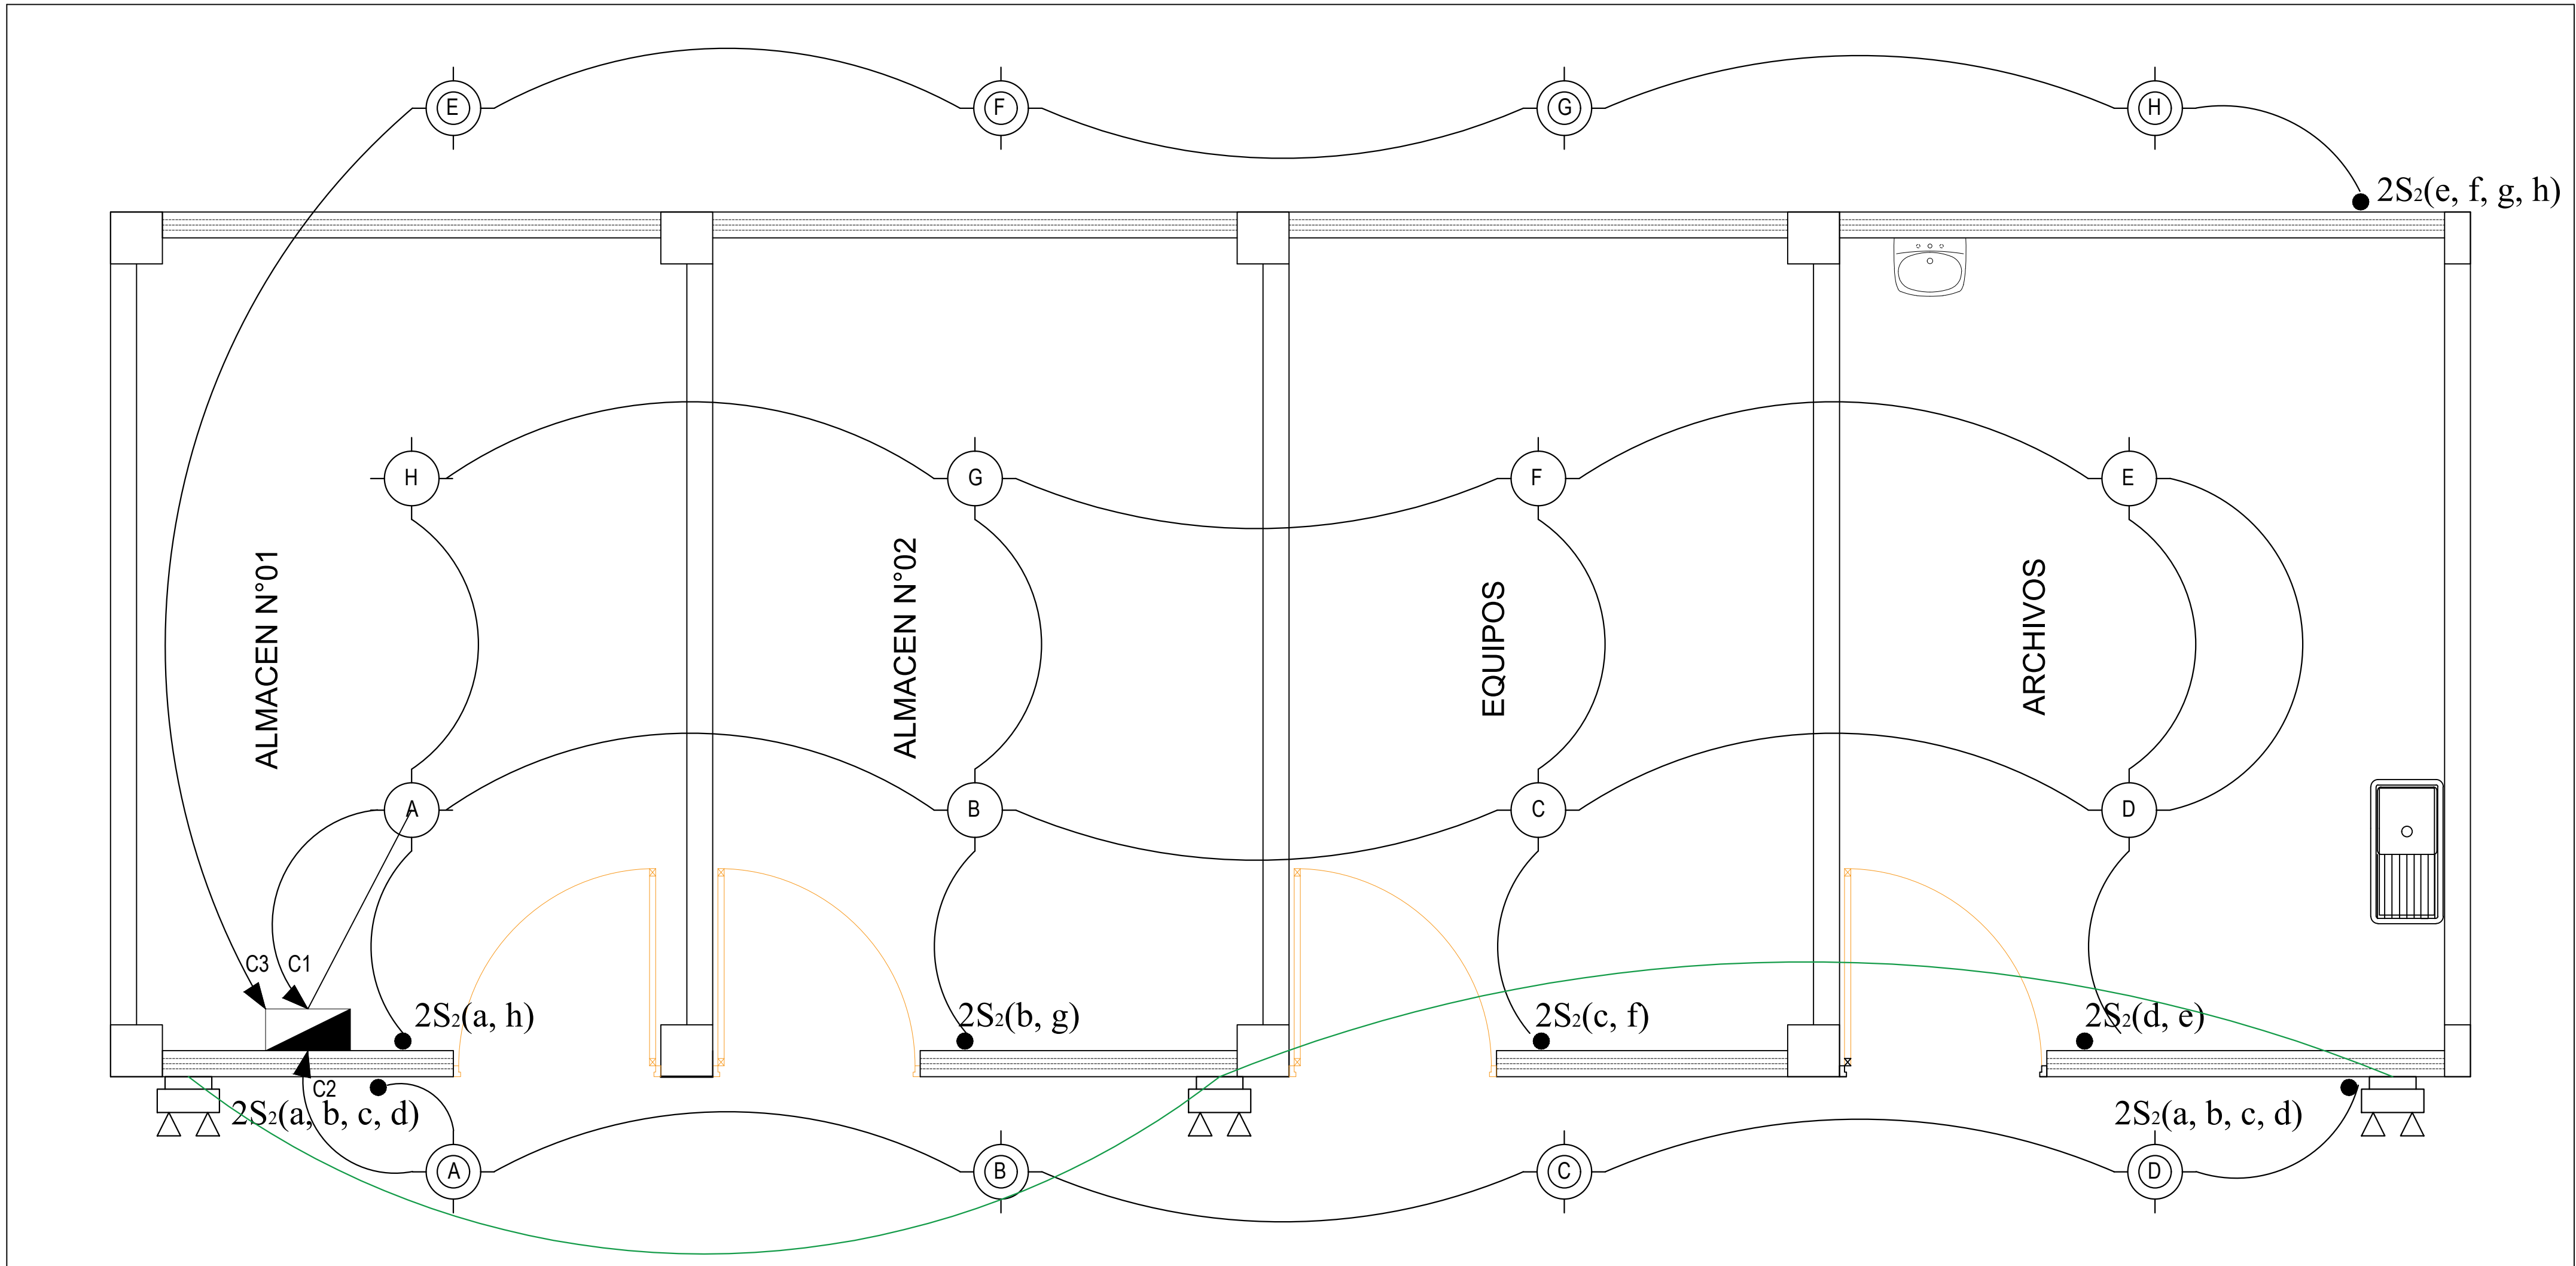


LEYENDA			
SÍMBOLO	DESCRIPCION	CAJA	h S.N.P.T.
	LUMINARIA EMPOTRADA EN FOR	OCTOGONAL DE P" 100x40mm	-
	LUMINARIA SPOT CIRCULAR LED 8W		-
	SALIDA PARA ALUMBRADO EN PARED - BRAQUETE		2.20
	SALIDA PARA ALUMBRADO Y VENTILADOR EN TECHO		-
	SALIDA VENTILADOR EN TECHO	DE P" RECTANGU. 100x50x40 mm	-
	INTERRUPTOR UNIPOLAR SIMPLE, DOBLE Y TRIPLE		1.20
	INTERRUPTOR DE CONMUTACION SIMPLE, DOBLE Y TRIPLE		1.20
	Salida para tomacorriente doble con línea de protección		0.40-1.80
	TOMACORRIENTE MONOFASICA PARA MESAS PUESTA A TIERRA	OCTOGONAL DE P" 100x40mm	0.50-1.80
	SALIDA DE FUERZA PARA CONEXION ELECTRICA (ELECTROBOMBA)		0.40
	SALIDA WIFI	0.40 DEL NIVEL DEL TECHO	0.40 DEL TECHO TERM.
	TABLERO DE DISTRIBUCION ELECTRICA h=1.80 S.N.P.T. AL BORDE SUPERIOR		
	MEDIDOR DE ENERGIA ACTIVA		
	CAJA DE PASE CUADRADA CON TAPA CIEGA		
	INTERRUPTOR AUTOMATICO TIPO TERMOMAGNETICO EN DIAGRAMA DE TABLERO DE DISTRIB.		
	POZO DE TIERRA		
	Tubería PVC-L de 20mmø para tomacorriente		
	Cable LS0H 80° C 2.5 mm X 100 m en PVC-L de 20 mm ø, empotrado en techo o pared.		
	Cable LS0H 80° C 2.5 mm X 100 m en PVC-L de 20 mm ø, empotrado en techo o pared.		
	CONDUCTO EMPOTRADO EN EL PISO,TECHO O PARED PARA TV--CABLE 25mmø PVC--P S/I		
	CONDUCTO EMPOTRADO EN EL PISO,TECHO O PARED PARA TELEFONO 20mmø PVC--P S/I		
	CONDUCTO EMPOTRADO EN EL PISO,TECHO O PARED PARA INTERCOMUNICADOR 20mmøPVC S/I		
	CONDUCTO EMPOTRADO EN EL PISO,TECHO O PARED PARA INTERNET 20mmø PVC--P S/I		
	Cable LS0H 80° C 4mm X 100 m en PVC-L de 20 mm ø, empotrado en piso o pared.		

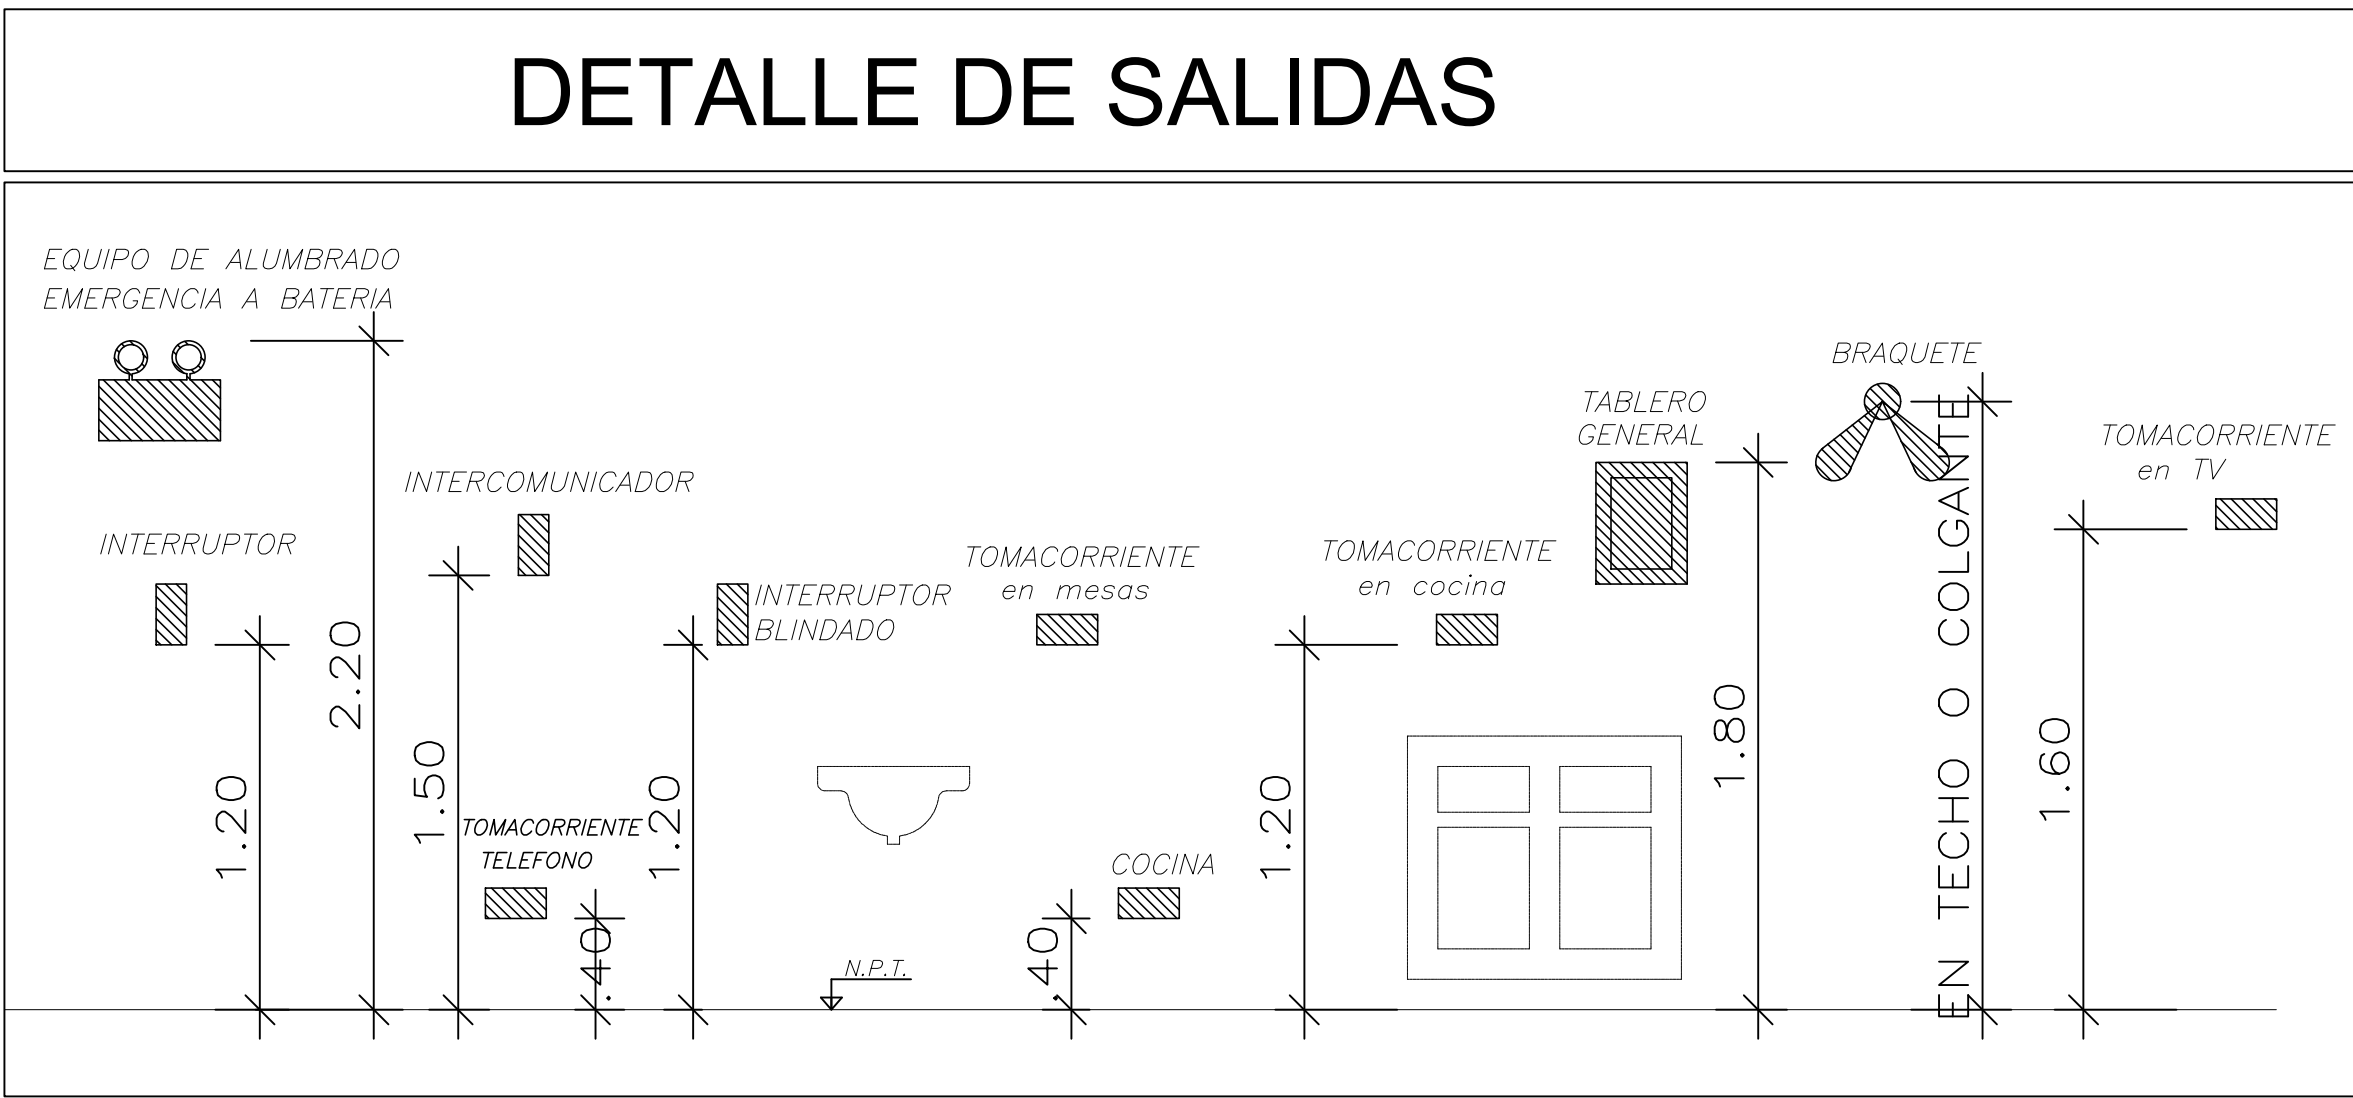


DIRECCIÓN REGIONAL DE SALUD AMAZONAS RED DE SALUD BAGUA			
MANTENIMIENTO CORRECTIVO DE LA INFRAESTRUCTURA FISICA DEL PUESTO DE SALUD CENTRO WAWIK TIPO I-1 C.U. N° 6719 DEL DISTRITO DE IMAZA - BAGUA- AMAZONAS			
UBICACIÓN:	PLANO: INSTALACIONES ELECTRICAS	LAMINA N°:	
REGIÓN: AMAZONAS	ÁREA RESPONSABLE:	II.EE-0	
PROV: BAGUA	RED DE SALUD BAGUA - BAGUA AMAZONAS		
DIST: IMAZA	DIRECTOR DEL ÁREA:		
LOC: CENTRO WAWIK	ESCALA: INDICADA	FECHA: 2024	ESPECIALIDAD: INST. ELECTRICAS




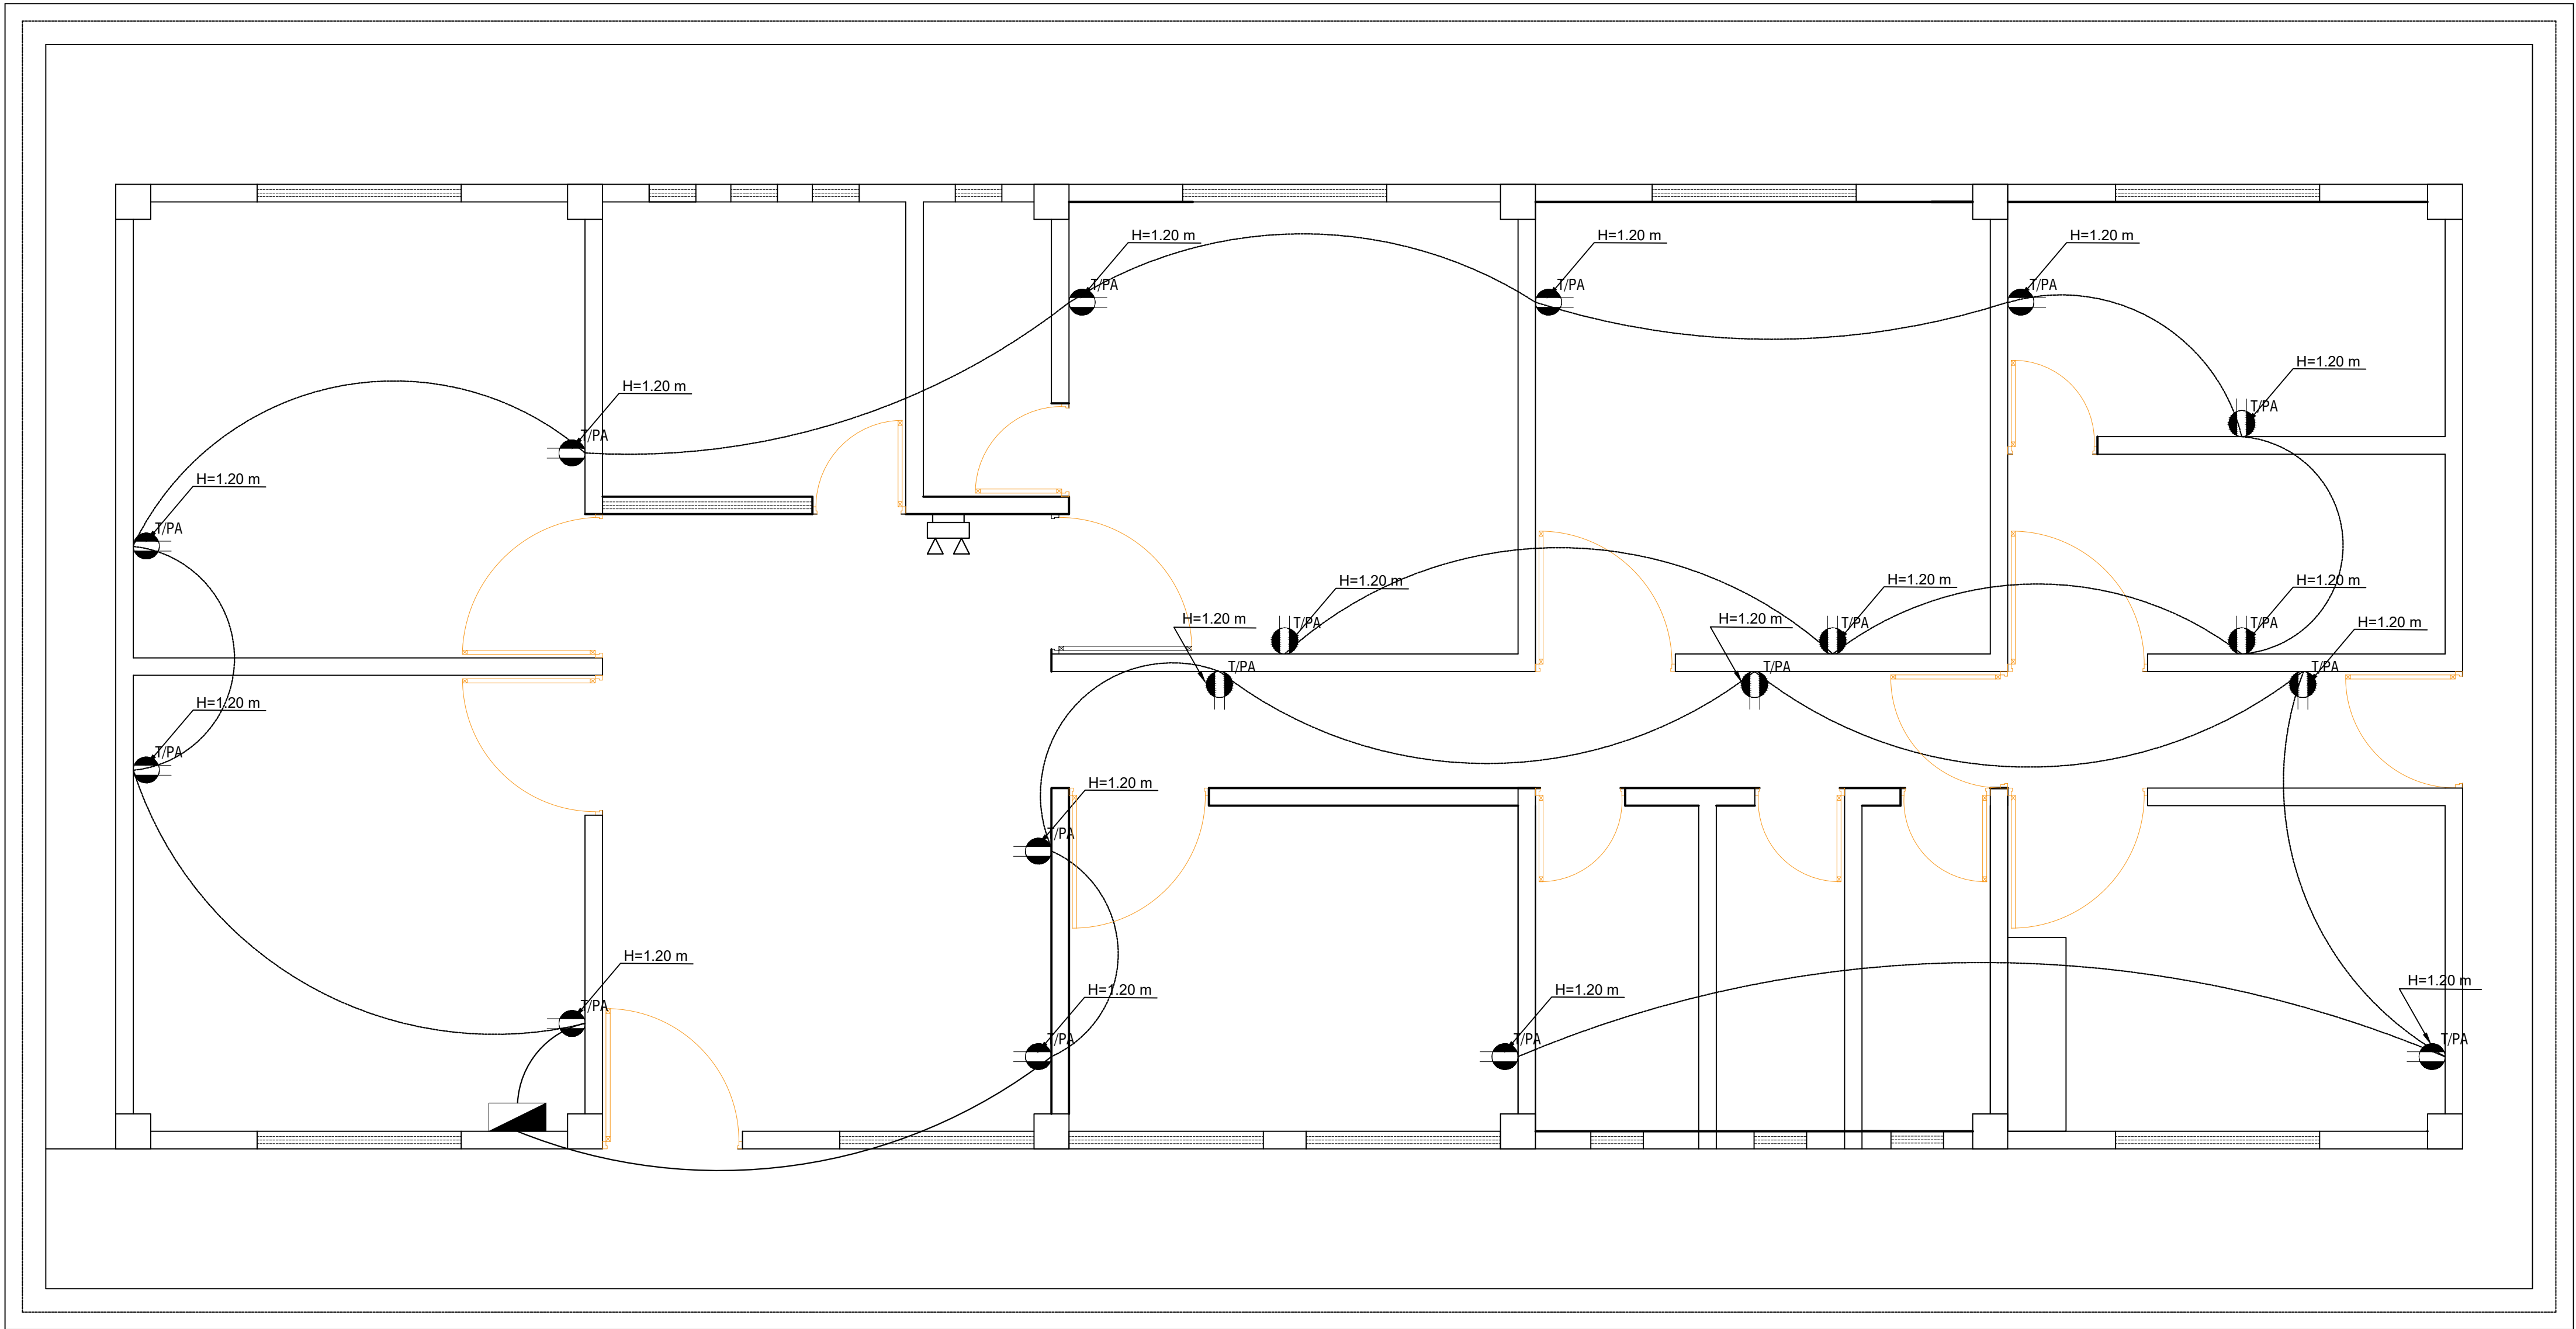

LEYENDA			
SIMBOLO	DESCRIPCION	CAJA	h S.N.P.T.
	LUMINARIA DOWNLIGHT PARA ADOSAR LUS FRÍA 24W	OCTOGONAL DE F"6"  100x40mm DE F"6" RECTANGU. 100x55x40 mm	-
	SPOT LED 15W P/CAJA OCTOGONAL Lc		1.20
	INTERRUPTOR UNIPOLAR SIMPLE, DOBLE Y TRIPLE		1.20
	INTERRUPTOR DE CONMUTACION SIMPLE, DOBLE Y TRIPLE		0.40-1.80
	Salida para tomacorriente doble con linea de proteccion	OCTOGONAL DE F"6" 100x40mm	0.50-1.80
	TOMACORRIENTE MONOFASICA PARA MESAS PUESTA A TIERRA		0.40
	SALIDA DE FUERZA PARA CONEXION ELECTRICA (ELECTROBOMBA)	OCTOGONAL DE F"6" 100x40mm	0.40 DEL NIVEL DEL TECHO
	SALIDA WIFI	0.40 DEL NIVEL DEL TECHO	0.40 DEL TECHO TERM.
	TABLERO DE DISTRIBUCION ELECTRICA h=1.80 S.N.P.T. AL BORDE SUPERIOR	1.80	
	MEDIDOR DE ENERGIA ACTIVA		
	CAJA DE PASE CUADRADA CON TAPA CIEGA		
	INTERRUPTOR AUTOMATICO TIPO TERMOMAGNETICO EN DIAGRAMA DE TABLERO DE DISTRIB.		
	POZO DE TIERRA		
	Cable LSOH 80° C 4mm X 100 m en PVC-L de 20 mm ø, empotrado en piso o pared.		
	Cable LSOH 80° C 2.5 mm X 100 m en PVC-L de 20 mm ø, empotrado en techo o pared.		
	Cable LSOH 80° C 2.5 mm X 100 m en PVC-L de 20 mm ø, empotrado en techo o pared.		
	CONDUCTO EMPOTRADO EN EL PISO,TECHO O PARED PARA TV-CABLE 25mmø PVC-P S/I		
	CONDUCTO EMPOTRADO EN EL PISO,TECHO O PARED PARA TELEFONO 20mmø PVC-P S/I		
	CONDUCTO EMPOTRADO EN EL PISO,TECHO O PARED PARA INTERNET 20mmø PVC-P S/I		
	Cable LSOH 80° C 16 mm x 100 m libre de halógeno ø, empotrado en piso o pared.		

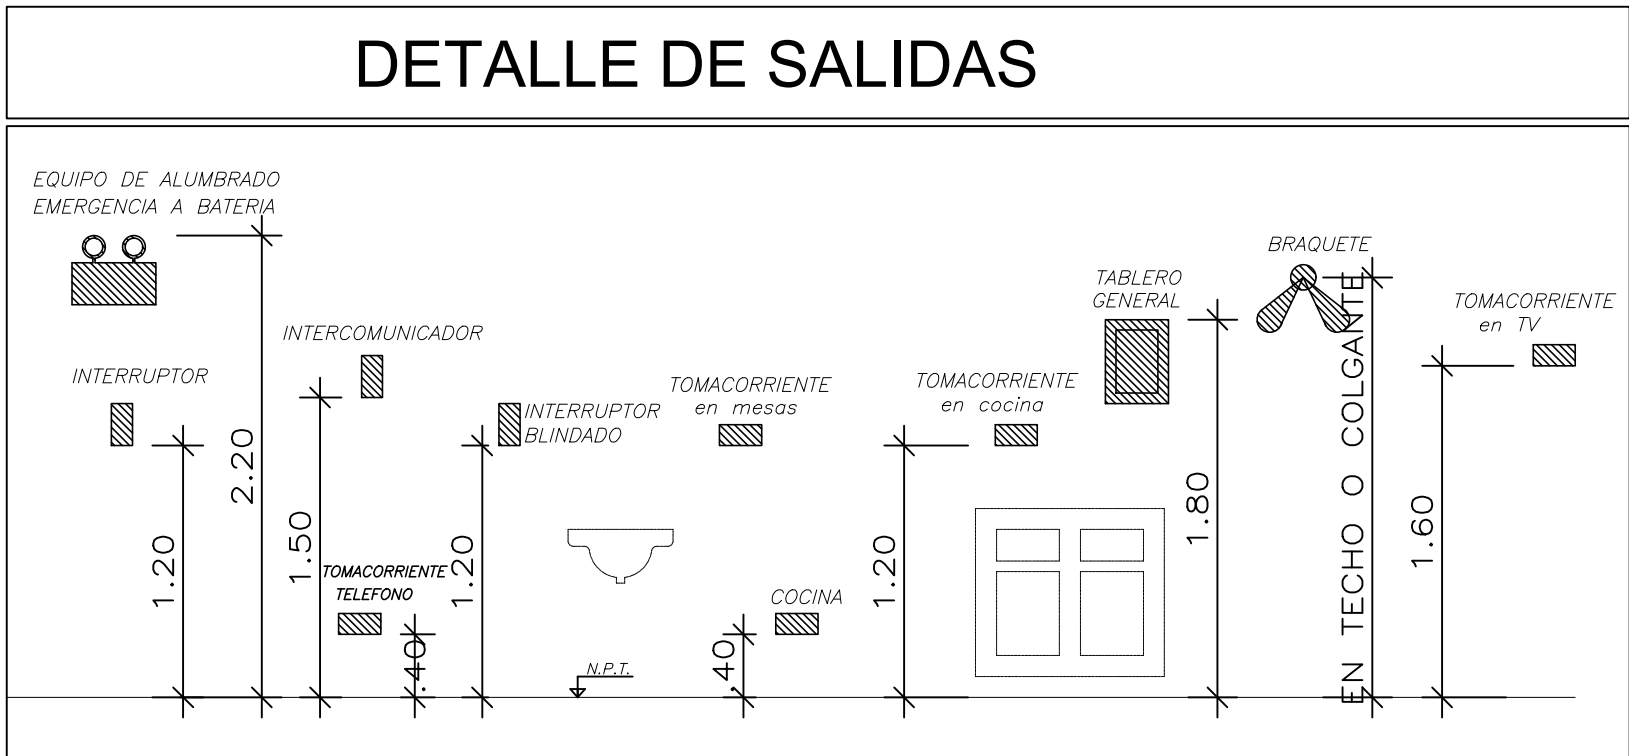

DIRECCIÓN REGIONAL DE SALUD AMAZONAS RED DE SALUD BAGUA			
MANTENIMIENTO CORRECTIVO DE LA INFRAESTRUCTURA FISICA DEL PUESTO DE SALUD CENTRO WAWIK TIPO I-1 C.U. N° 6719 DEL DISTRITO DE IMAZA - BAGUA-AMAZONAS			
UBICACIÓN: REGION: AMAZONAS PROV: BAGUA DIST: IMAZA LOC: CENTRO WAWIK	PLANO: INSTALACIONES ELECTRICAS - TOMACORRIENTES	LAMINA N°:  II.EE-03	
ÁREA RESPONSABLE: RED DE SALUD BAGUA - BAGUA AMAZONAS		ESCALA: INDICADA	FECHA: 2024
DIRECTOR DEL ÁREA:		ESPECIALIDAD: INST. ELECTRICAS	

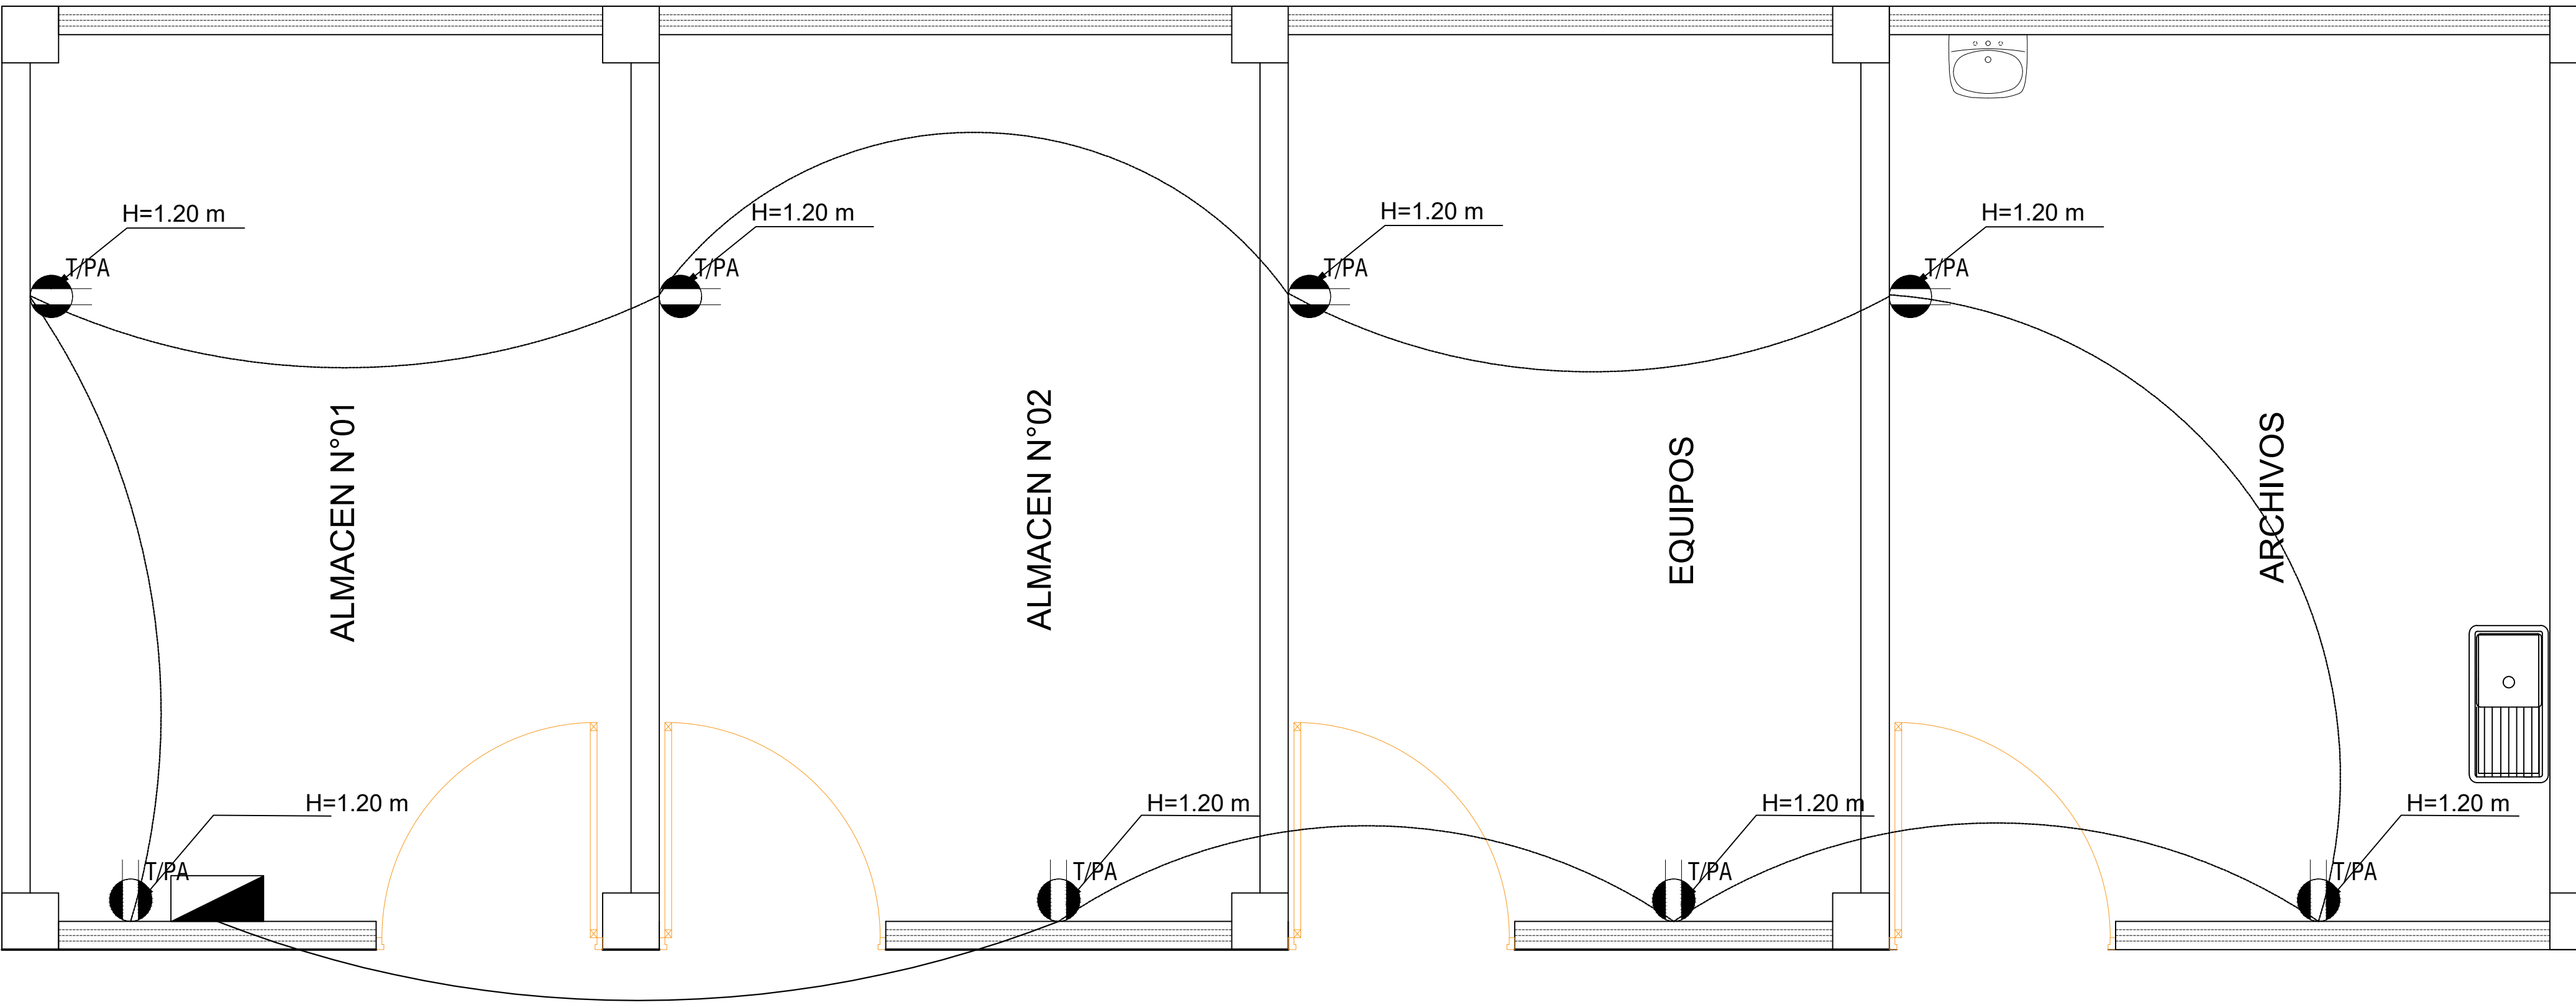


MÓDULO A2

PLANTA PRIMER NIVEL

ESCALA: 1/50

DETALLE DE SALIDAS

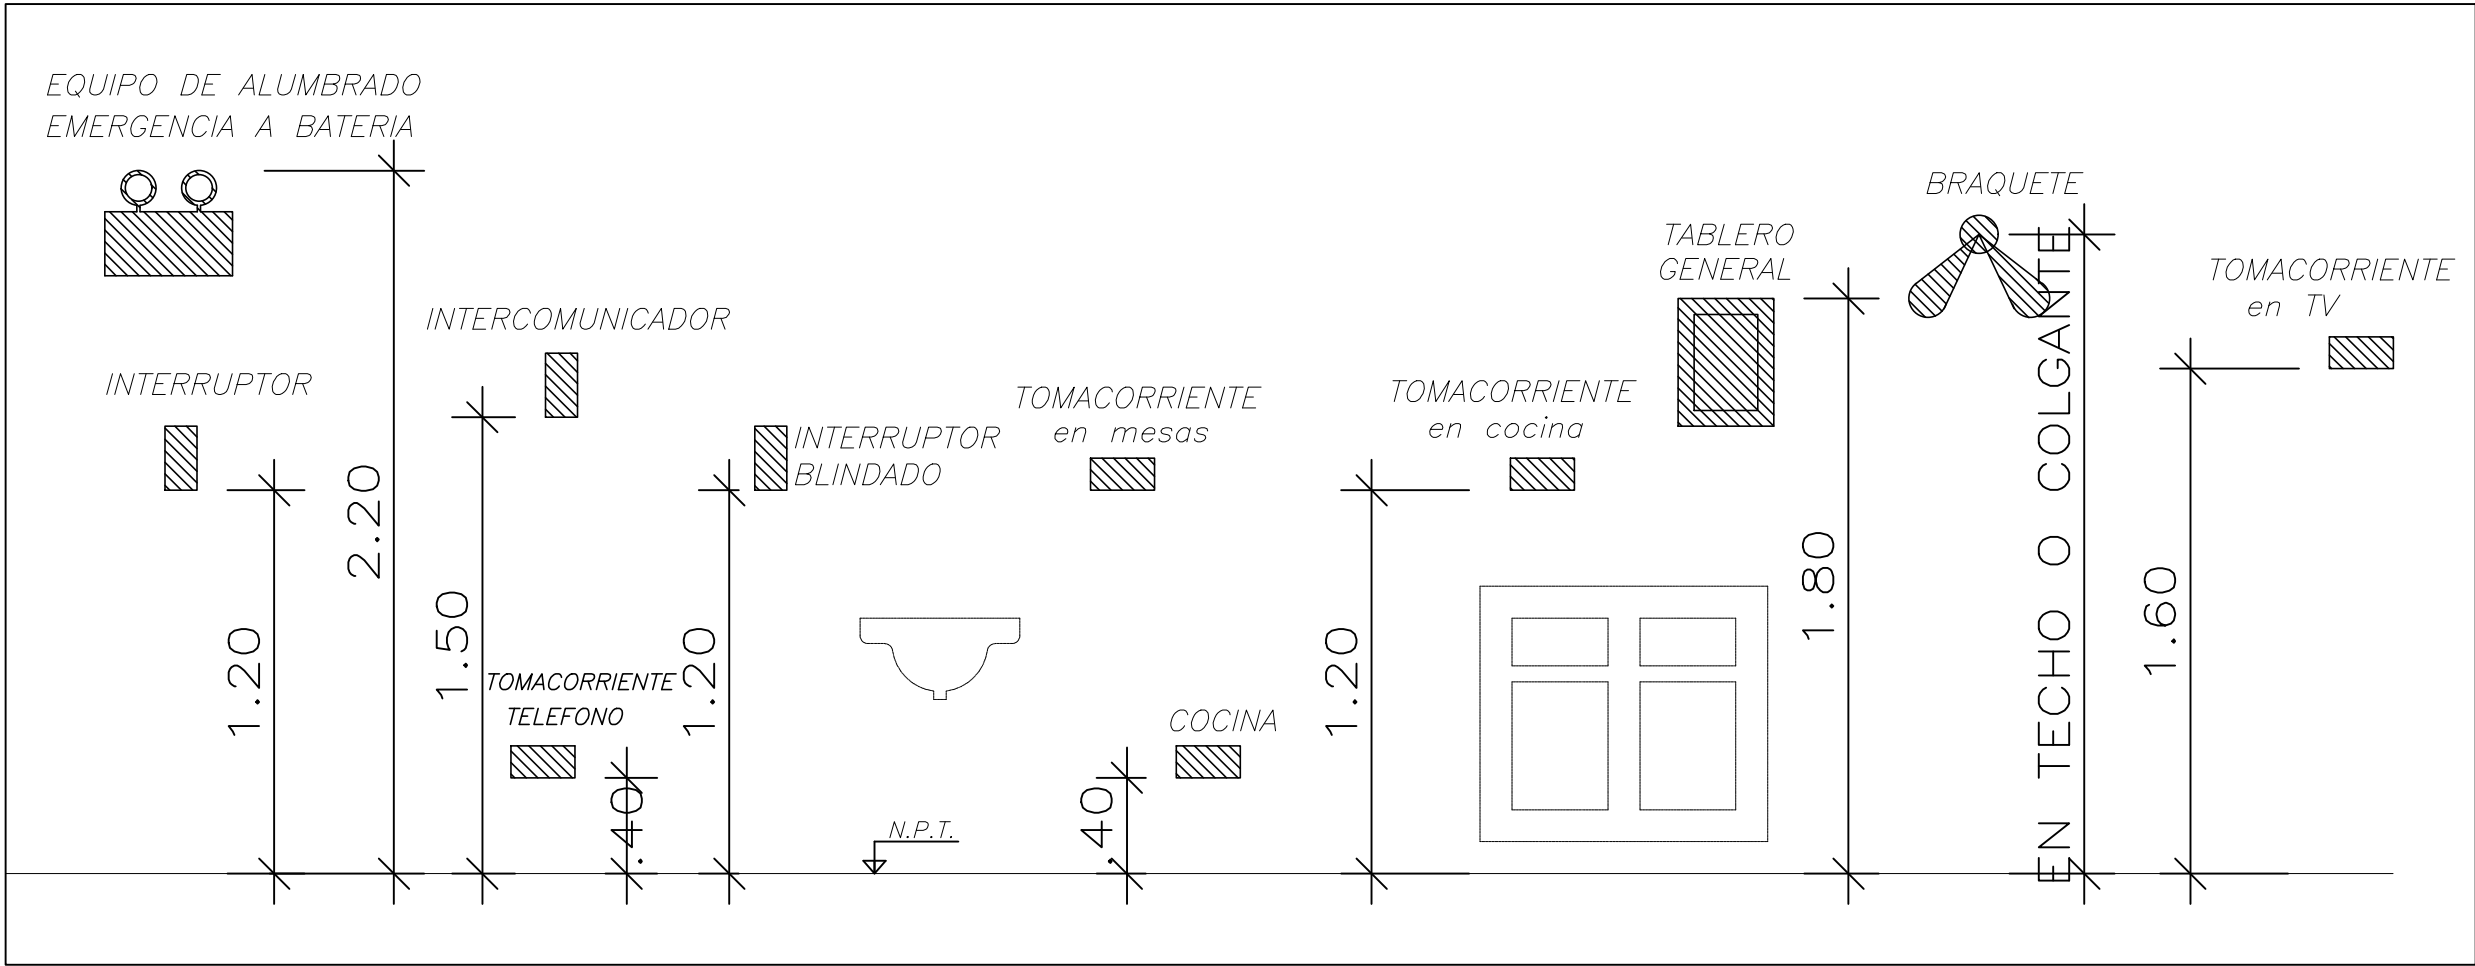

LEYENDA			
SIMBOLO	DESCRIPCION	CAJA	h S.N.P.T.
	LUMINARIA DOWNLIGHT PARA ADOSAR LUS FRIA 24W	OCTOGONAL DE F"O" 100x40mm DE F"O" RECTANGU. 100x35x40 mm	-
	SPOT LED 15W P/CAJA OCTOGONAL Lg		
	INTERRUPTOR UNIPOLAR SIMPLE, DOBLE Y TRIPLE		1.20
	INTERRUPTOR DE CONMUTACION SIMPLE, DOBLE Y TRIPLE		1.20
	Salida para tomacorriente doble con línea de protección	OCTOGONAL DE F"O" 100x40mm	0.40-1.80
	TOMACORRIENTE MONOFASICA PARA MESAS PUESTA A TIERRA		0.50-1.80
	SALIDA DE FUERZA PARA CONEXION ELECTRICA (ELECTROBOMBA)	OCTOGONAL DE F"O" 100x40mm	0.40
	SALIDA WIFI	OCTOGONAL DE F"O" 100x40mm	0.40 DEL NIVEL DEL TECHO
	TABLERO DE DISTRIBUCION ELECTRICA h=1.80 S.N.P.T. AL BORDE SUPERIOR		1.80
	MEDIDOR DE ENERGIA ACTIVA		
	CAJA DE PASE CUADRADA CON TAPA CIEGA		
	INTERRUPTOR AUTOMATICO TIPO TERMOMAGNETICO EN DIAGRAMA DE TABLERO DE DISTRIB.		
	POZO DE TIERRA		
	Cable L20H 80° C 4mm X 100 m en PVC-L de 20 mm ø, empotrado en piao o pared.		
	Cable L20H 80° C 2.5 mm X 100 m en PVC-L de 20 mm ø, empotrado en techo o pared.		
	Cable L20H 80° C 2.5 mm X 100 m en PVC-L de 20 mm ø, empotrado en techo o pared.		
	CONDUCTO EMPOTRADO EN EL PISO,TECHO O PARED PARA TV-CABLE 25mmø PVC-P S/I		
	CONDUCTO EMPOTRADO EN EL PISO,TECHO O PARED PARA TELEFONO 20mmø PVC-P S/I		
	CONDUCTO EMPOTRADO EN EL PISO,TECHO O PARED PARA INTERNET 20mmø PVC-P S/I		
	Cable L20H 80° C 16 mm x 100 m libre de halógeno ø, empotrado en piao o pared.		


DIRECCIÓN REGIONAL DE SALUD AMAZONAS RED DE SALUD BAGUA				
MANTENIMIENTO CORRECTIVO DE LA INFRAESTRUCTURA FISICA DEL PUESTO DE SALUD CENTRO WAWIK TIPO I-1 C.U. Nº 6719 DEL DISTRITO DE IMAZA - BAGUA- AMAZONAS				
UBICACIÓN: REGION: AMAZONAS PROV: BAGUA DIST: IMAZA LOC: CENTRO WAWIK	PLANO: INSTALACIONES ELECTRICAS - TOMACORRIENTES ÁREA RESPONSABLE: RED DE SALUD BAGUA - BAGUA AMAZONAS DIRECTOR DEL ÁREA:			LAMINA Nº:  II.EE-04
	ESCALA: INDICADA	FECHA: 2024	ESPECIALIDAD: INST. ELECTRICAS	

TANQUE ELEVADO



ALTURAS DE MONTAJE (AGUA)		
DESCRIPCION	H	Ø
INODORO	a 0.15 m. S.N.P.T.	1/2"
LAVATORIO	a 0.55 m. S.N.P.T.	1/2"
DUCHA	a 2.10 m. S.N.P.T.	1/2"
LAVADERO	a 1.20 m. S.N.P.T.	1/2"
CALENTADOR	a 1.40 m. S.N.P.T.	1/2"
TINA	a 0.50 m. S.N.P.T.	1/2"
LAVADERO DE ROPA	a 1.20 m. S.N.P.T.	1/2"

LEYENDA	
A G U A	
SIMBOLO	DESCRIPCION
	MEDIDOR DE AGUA
	TUBERIA DE AGUA FRIA
	TUBERIA DE AGUA CALIENTE
	CRUCE SIN CONEXION
	CODO DE 90°
	CODO DE 45°
	CODO DE 90° SUBE
	CODO DE 90° BAJA
	TEE
	TEE EN SUBIDA
	TEE EN BAJADA
	UNION UNIVERSAL
	UNION CON BRIDAS
	VALVULA DE COMPUERTA
	VALVULA CHECK
	VALVULA DE RIEGO
	VALVULA FLOTADORA
	TUBERIA DE AGUA CONTRA INCENDIO
	VALVULA SIAMESA
	GABINETE CONTRA INCENDIO
	CALENTADOR ELECTRICO

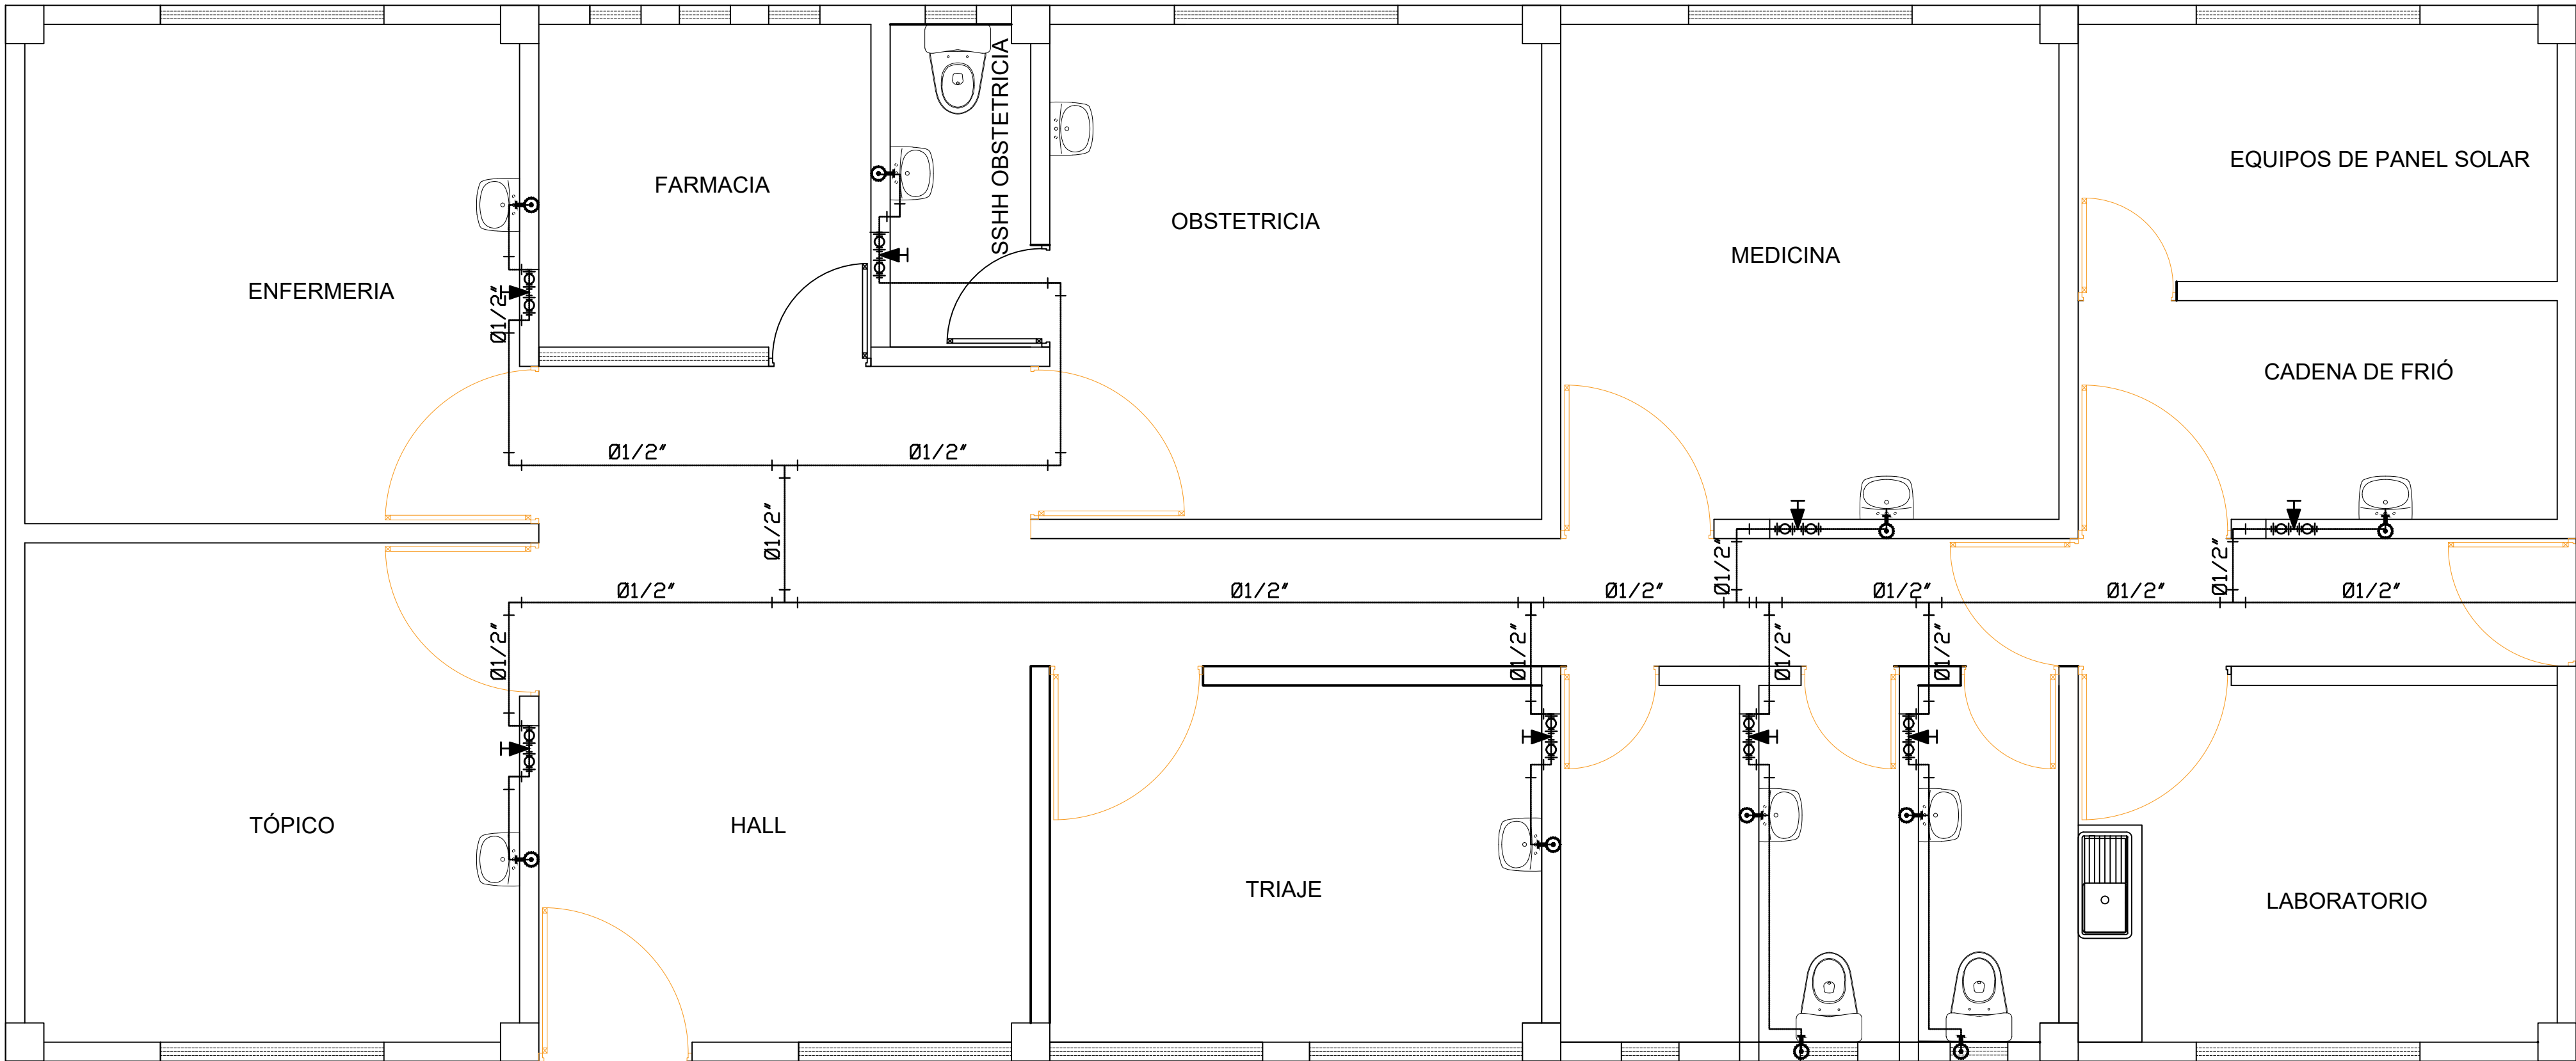

DIRECCIÓN REGIONAL DE SALUD AMAZONAS  
RED DE SALUD BAGUA

MANTENIMIENTO CORRECTIVO DE LA INFRAESTRUCTURA FISICA DEL PUESTO DE  
SALUD CENTRO WAWIK TIPO I-1 C.U. N° 6719 DEL DISTRITO DE IMAZA - BAGUA-  
AMAZONAS

UBICACIÓN:  
REGIÓN: AMAZONAS  
PROV: BAGUA  
DIST: IMAZA  
LOC.: CENTRO WAWIK

PLANO: INSTALACIONES SANITARIAS - AGUA POTABLE  
ÁREA RESPONSABLE:  
RED DE SALUD BAGUA - BAGUA AMAZONAS  
DIRECTOR DEL ÁREA:

ESCALA:  
INDICADA

FECHA:  
2024


ESPECIALIDAD:  
INST. SANITARIA



LAMINA N°:  
**II.SS-01**

ALTURAS DE MONTAJE (AGUA)		
DESCRIPCION	H	Ø
INODORO	a 0.15 m. S.N.P.T.	1/2"
LAVATORIO	a 0.55 m. S.N.P.T.	1/2"
DUCHA	a 2.10 m. S.N.P.T.	1/2"
LAVADERO	a 1.20 m. S.N.P.T.	1/2"
CALENTADOR	a 1.40 m. S.N.P.T.	1/2"
TINA	a 0.50 m. S.N.P.T.	1/2"
LAVADERO DE ROPA	a 1.20 m. S.N.P.T.	1/2"


LEYENDA	
A G U A	
SIMBOLO	DESCRIPCION
	MEDIDOR DE AGUA
	TUBERIA DE AGUA FRIA
	TUBERIA DE AGUA CALIENTE
	CRUCE SIN CONEXION
	CODO DE 90°
	CODO DE 45°
	CODO DE 90° SUBE
	CODO DE 90° BAJA
	TEE
	TEE EN SUBIDA
	TEE EN BAJADA
	UNION UNIVERSAL
	UNION CON BRIDAS
	VALVULA DE COMPUERTA
	VALVULA CHECK
	VALVULA DE RIEGO
	VALVULA FLOTADORA
	TUBERIA DE AGUA CONTRA INCENDIO
	VALVULA SIAMESA
	GABINETE CONTRA INCENDIO
	CALENTADOR ELECTRICO

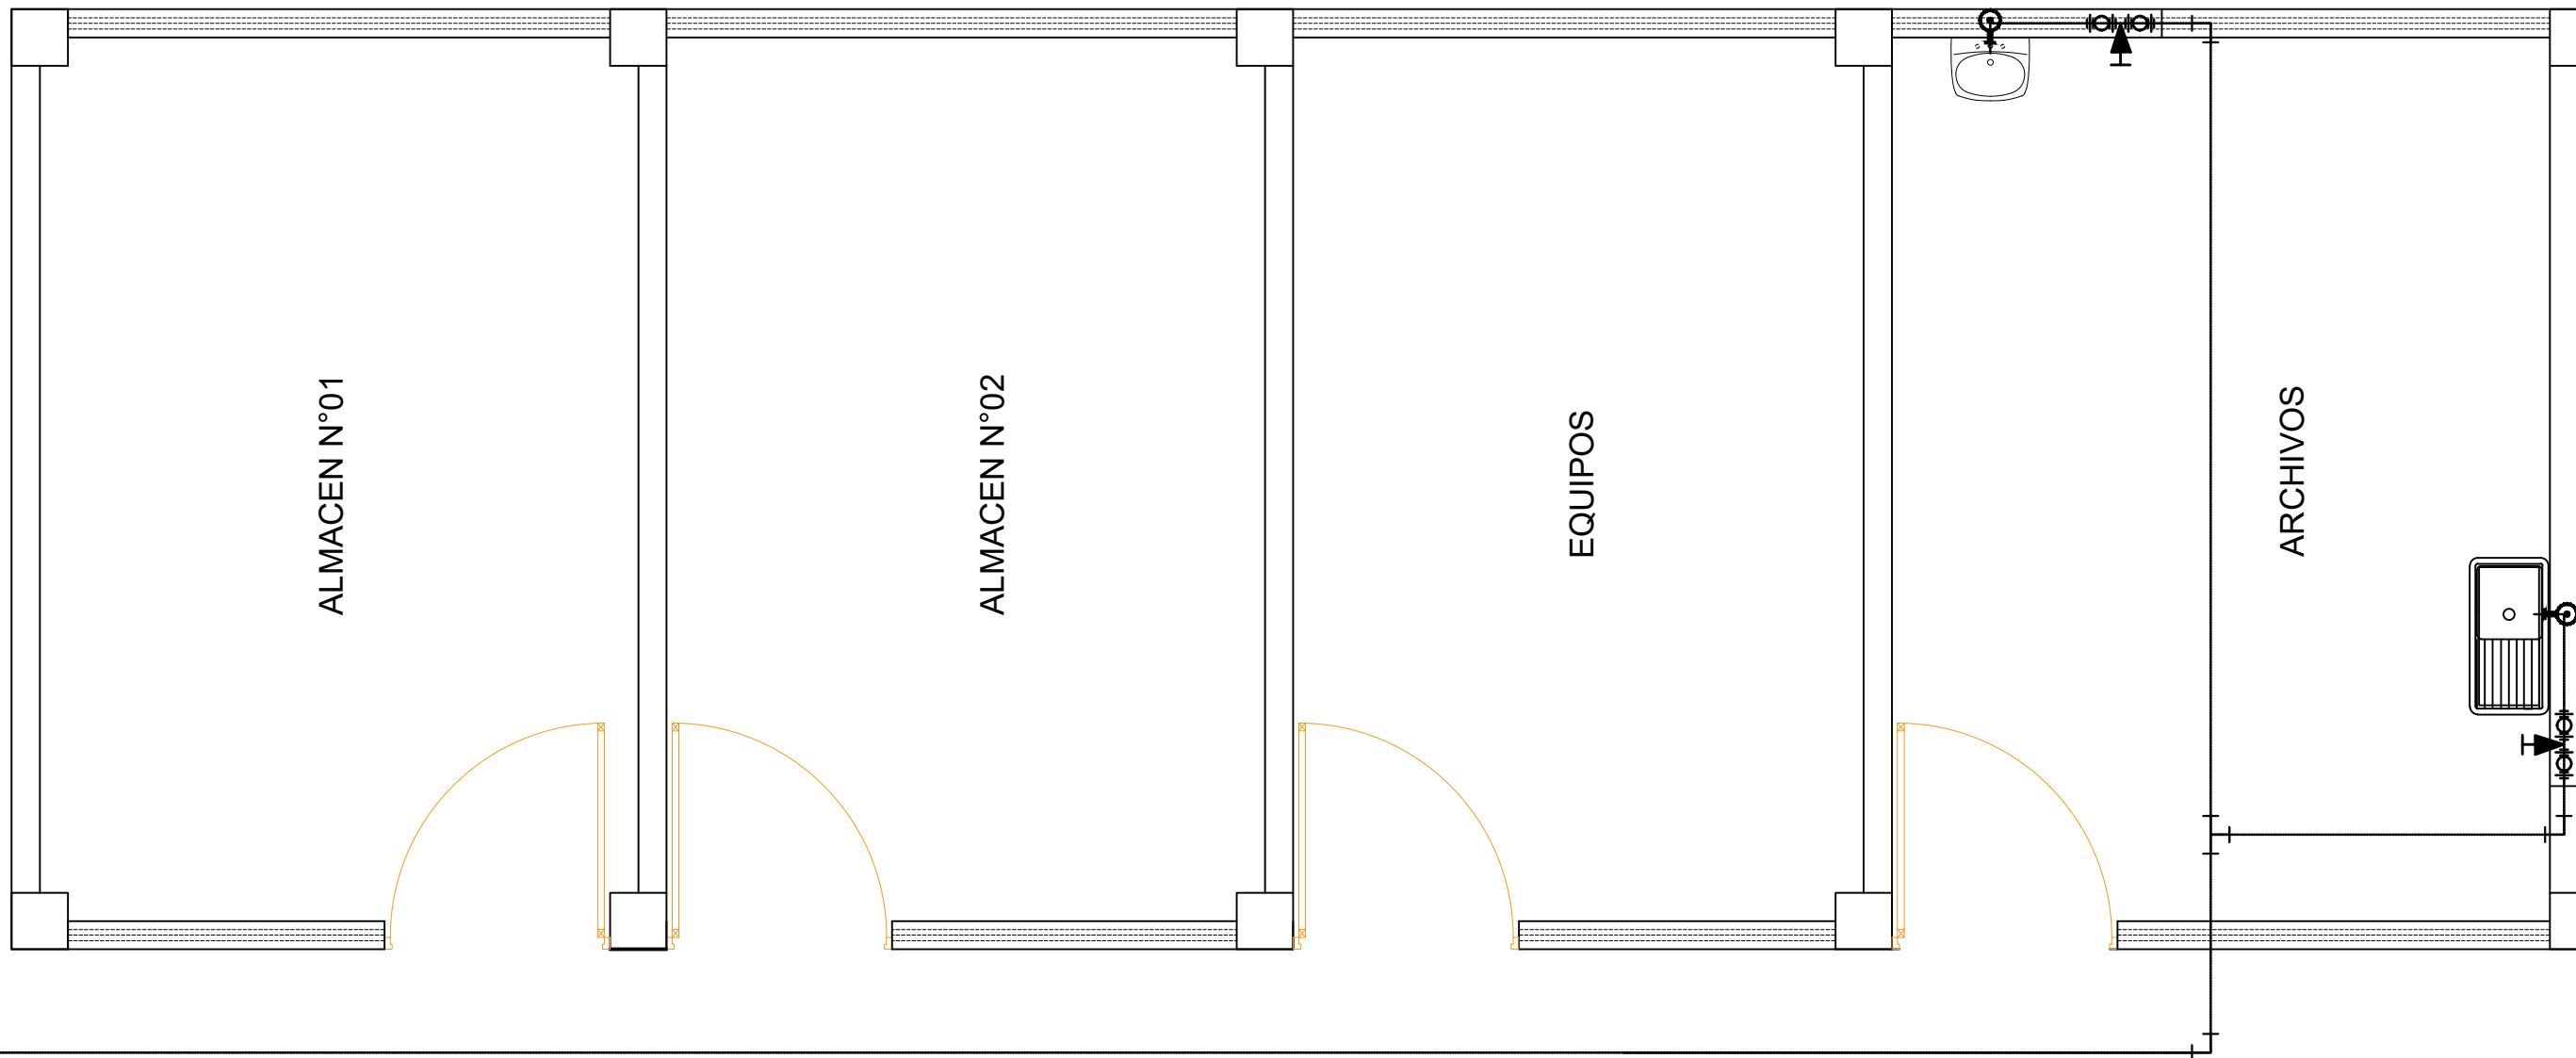

MÓDULO A2


PLANTA PRIMER NIVEL

ESCALA: 1/50

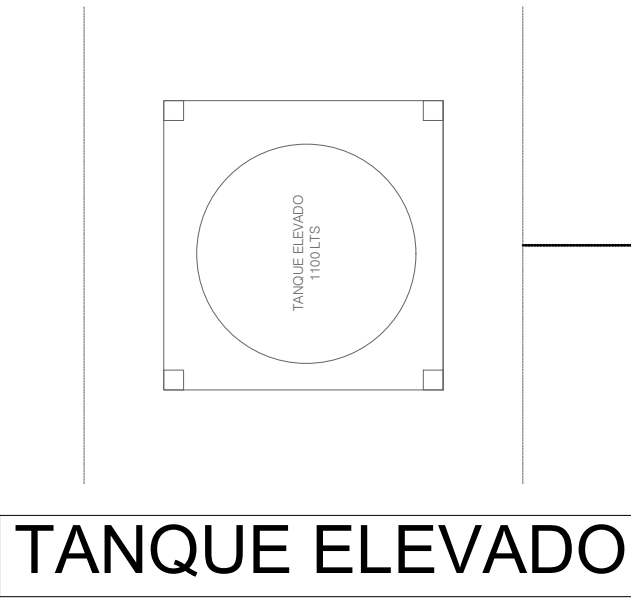

DIRECCIÓN REGIONAL DE SALUD AMAZONAS RED DE SALUD BAGUA				
MANTENIMIENTO CORRECTIVO DE LA INFRAESTRUCTURA FISICA DEL PUESTO DE SALUD CENTRO WAWIK TIPO I-1 C.U. N° 6719 DEL DISTRITO DE IMAZA - BAGUA-AMAZONAS				
UBICACIÓN:	PLANO: INSTALACION SANITARIA - AGUA POTABLE			LAMINA N°:
REGIÓN: AMAZONAS	ÁREA RESPONSABLE:			II.SS-02
PROV: BAGUA	RED DE SALUD BAGUA - BAGUA AMAZONAS			
DIST: IMAZA	DIRECTOR DEL ÁREA:	ESCALA:	FECHA:	ESPECIALIDAD:
LOC: CENTRO WAWIK		INDICADA	2024	INST. SANITARIA




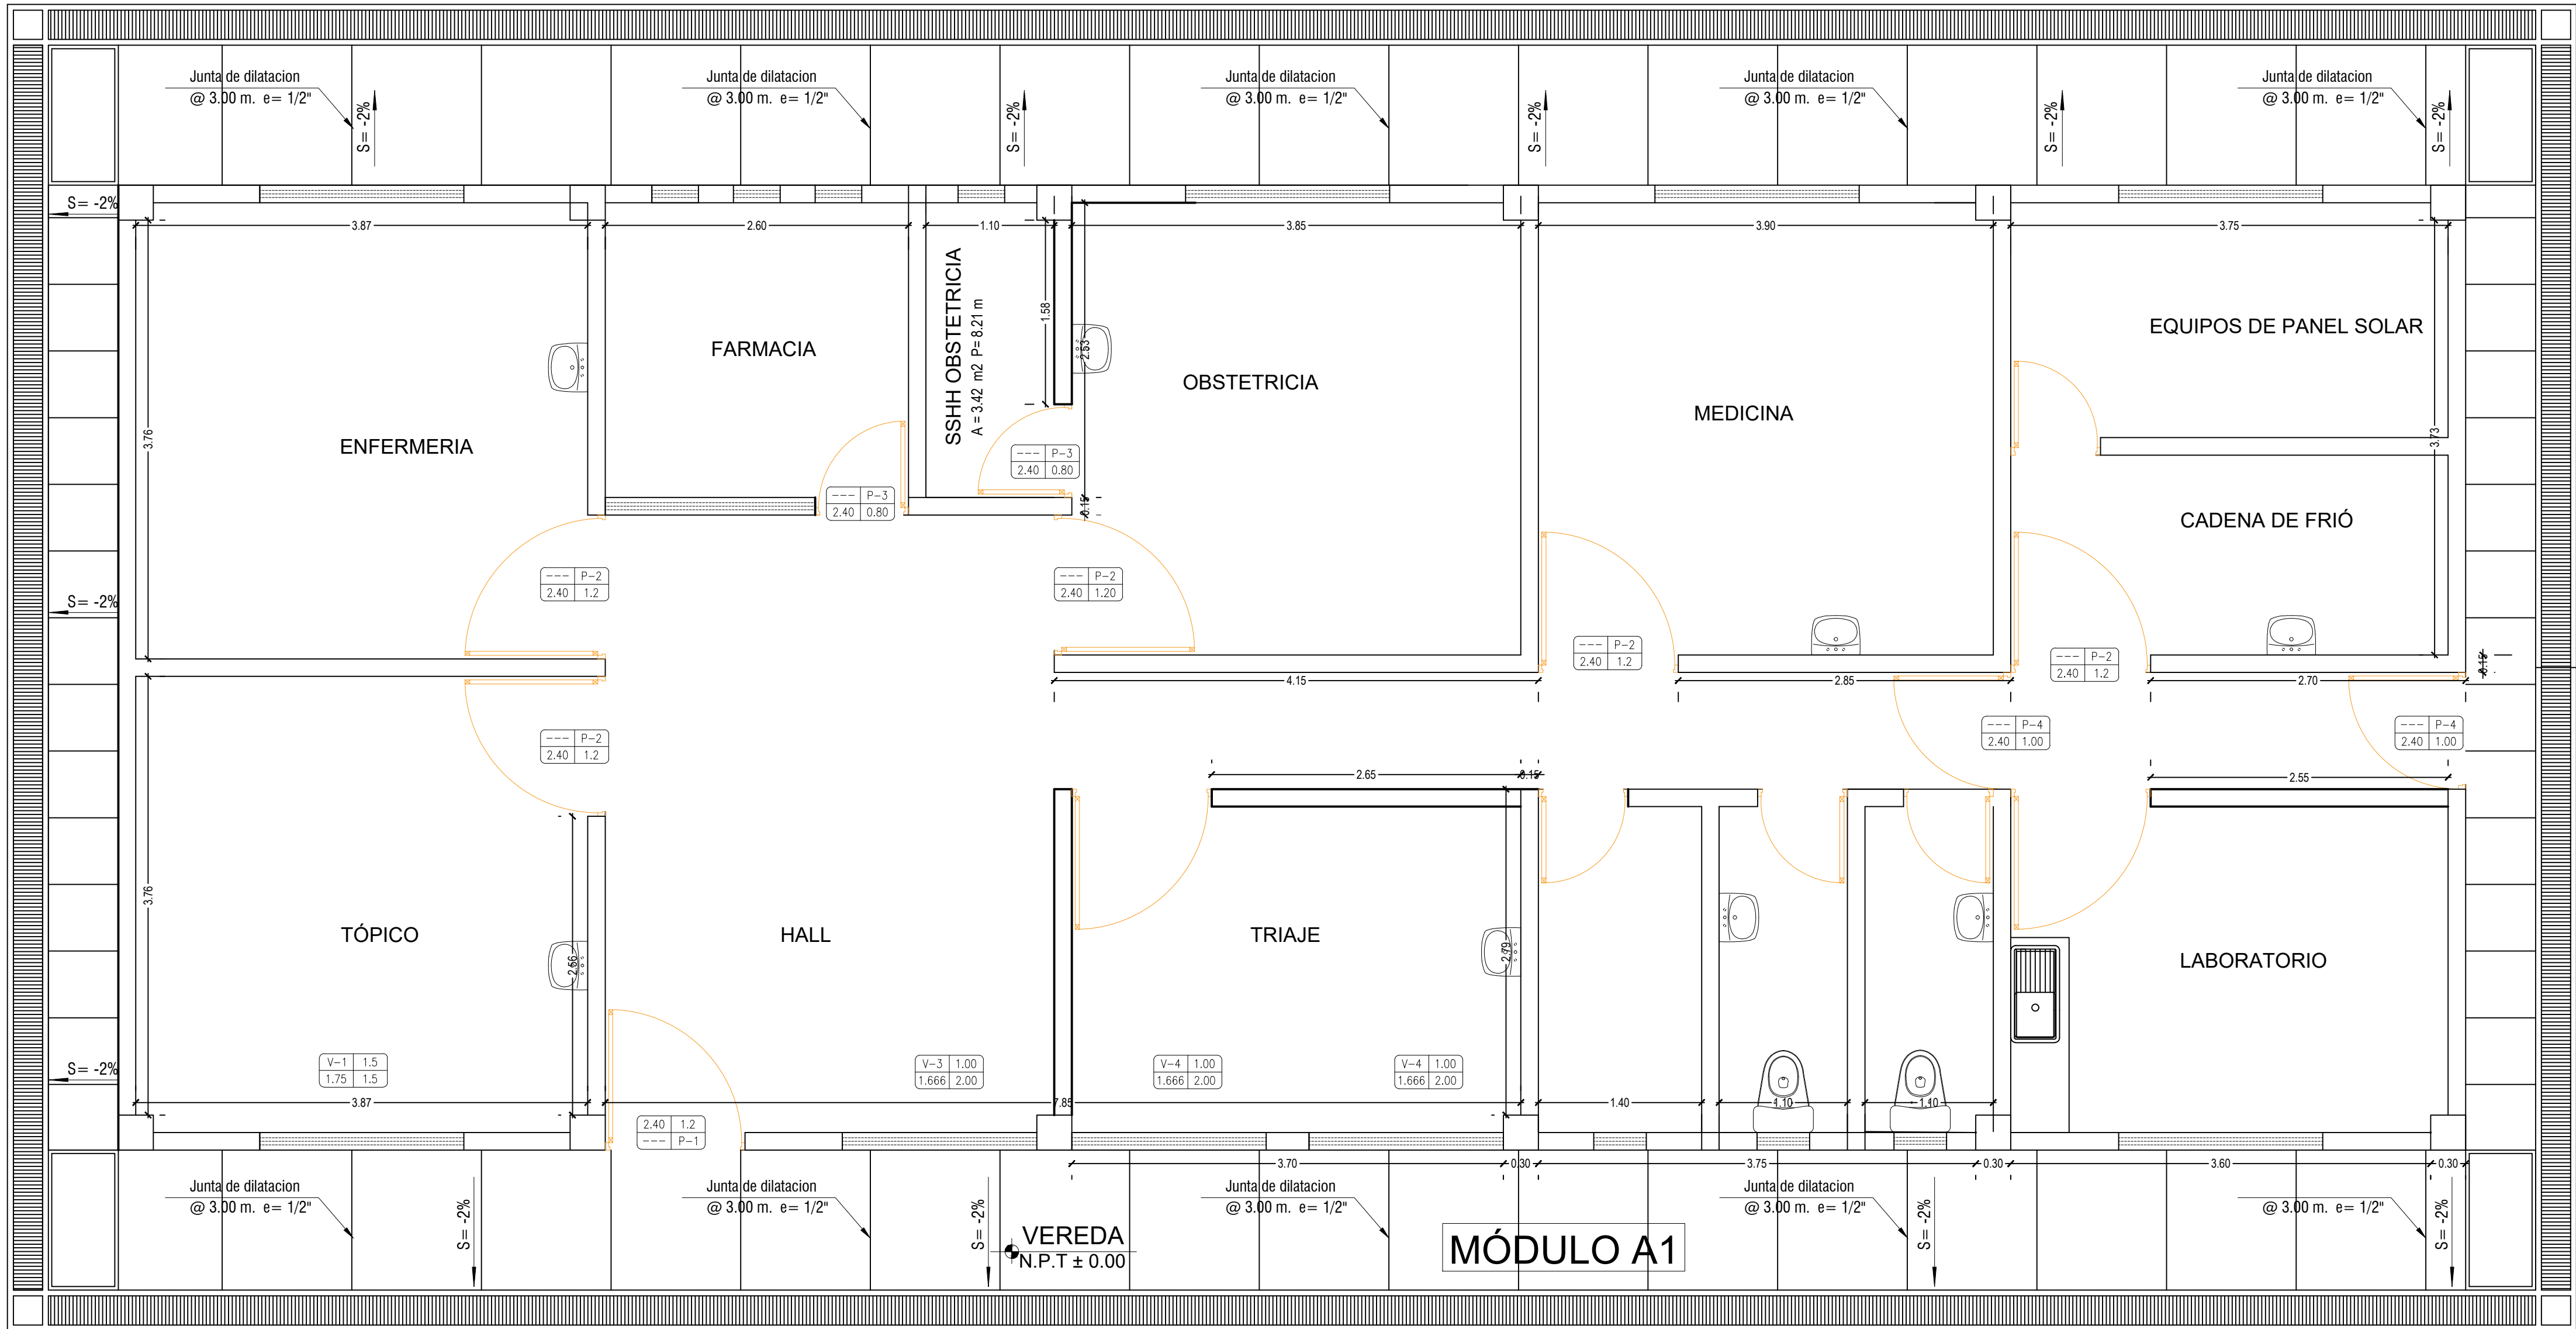


DRENAJE PLUVIAL - VEREDAS  
ESCALA: 1/50

DIRECCIÓN REGIONAL DE SALUD AMAZONAS RED DE SALUD BAGUA				
MANTENIMIENTO CORRECTIVO DE LA INFRAESTRUCTURA FISICA DEL PUESTO DE SALUD CENTRO WAWIK TIPO I-1 C.U. N° 6719 DEL DISTRITO DE IMAZA - BAGUA-AMAZONAS				
UBICACIÓN:	PLANO: INST. DRENAJE PLUVIAL - VEREDAS			LAMINA N°:
REGIÓN: AMAZONAS	ÁREA RESPONSABLE:			II.SS-03
PROV: BAGUA	RED DE SALUD BAGUA - BAGUA AMAZONAS			
DIST: IMAZA	DIRECTOR DEL ÁREA:	ESCALA:	FECHA:	ESPECIALIDAD:
LOC: CENTRO WAWIK		INDICADA	2024	II.SS



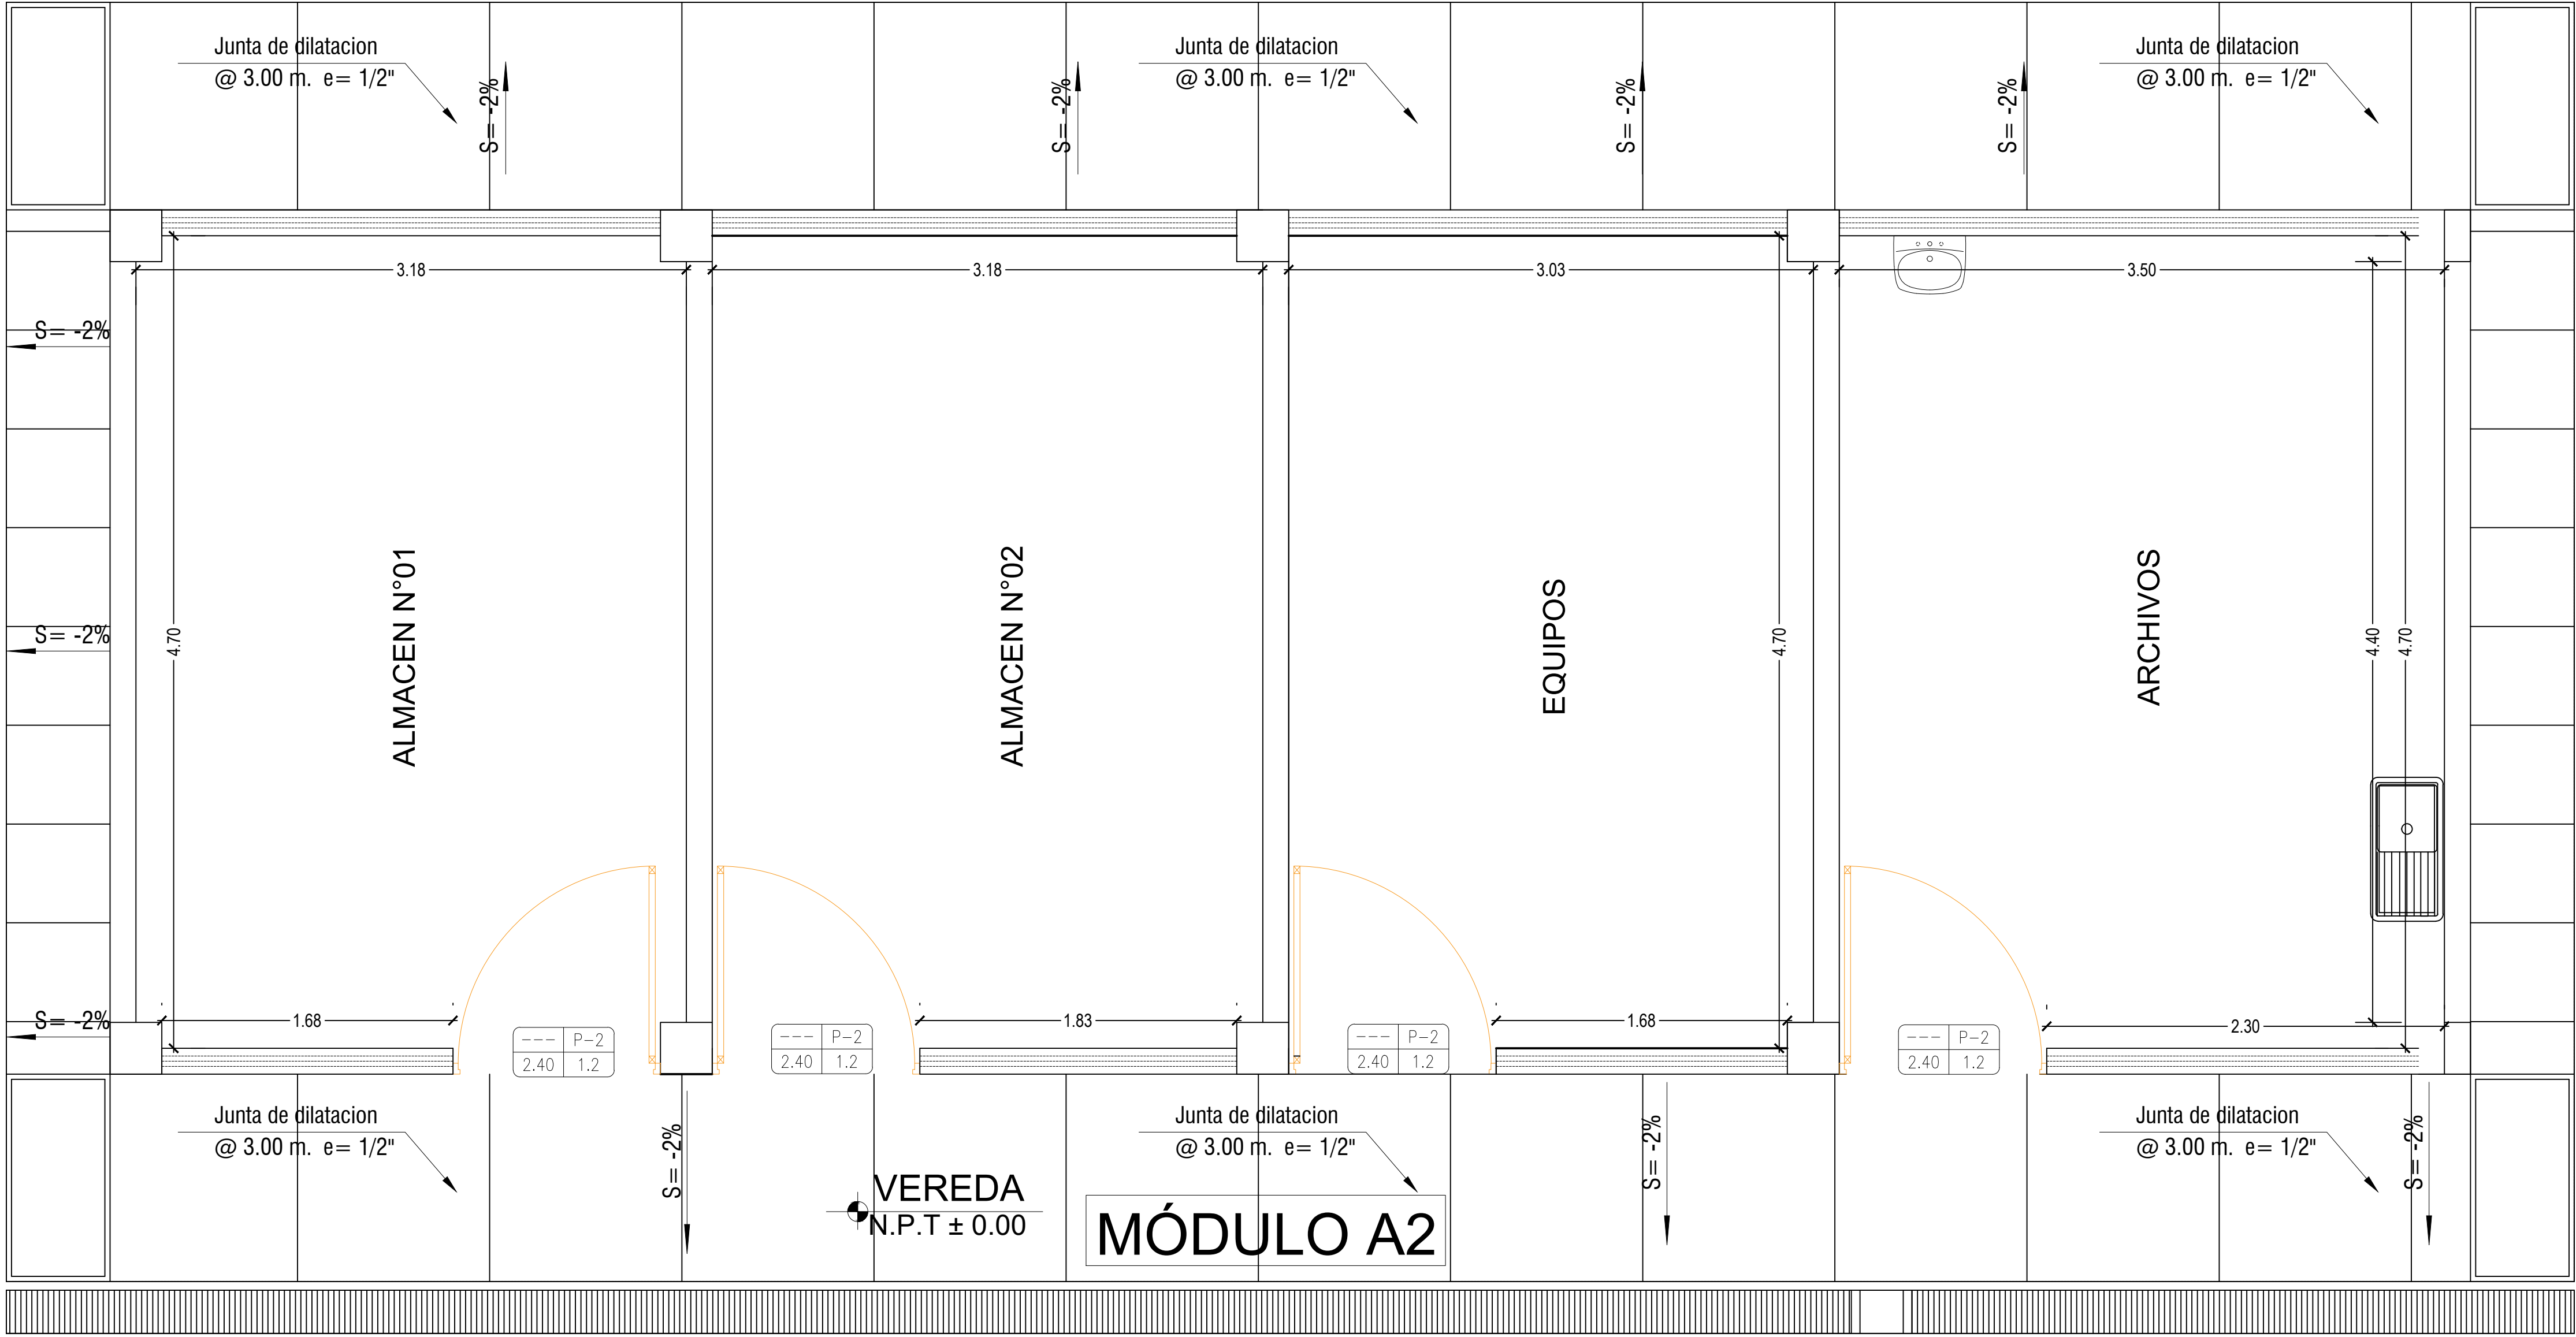

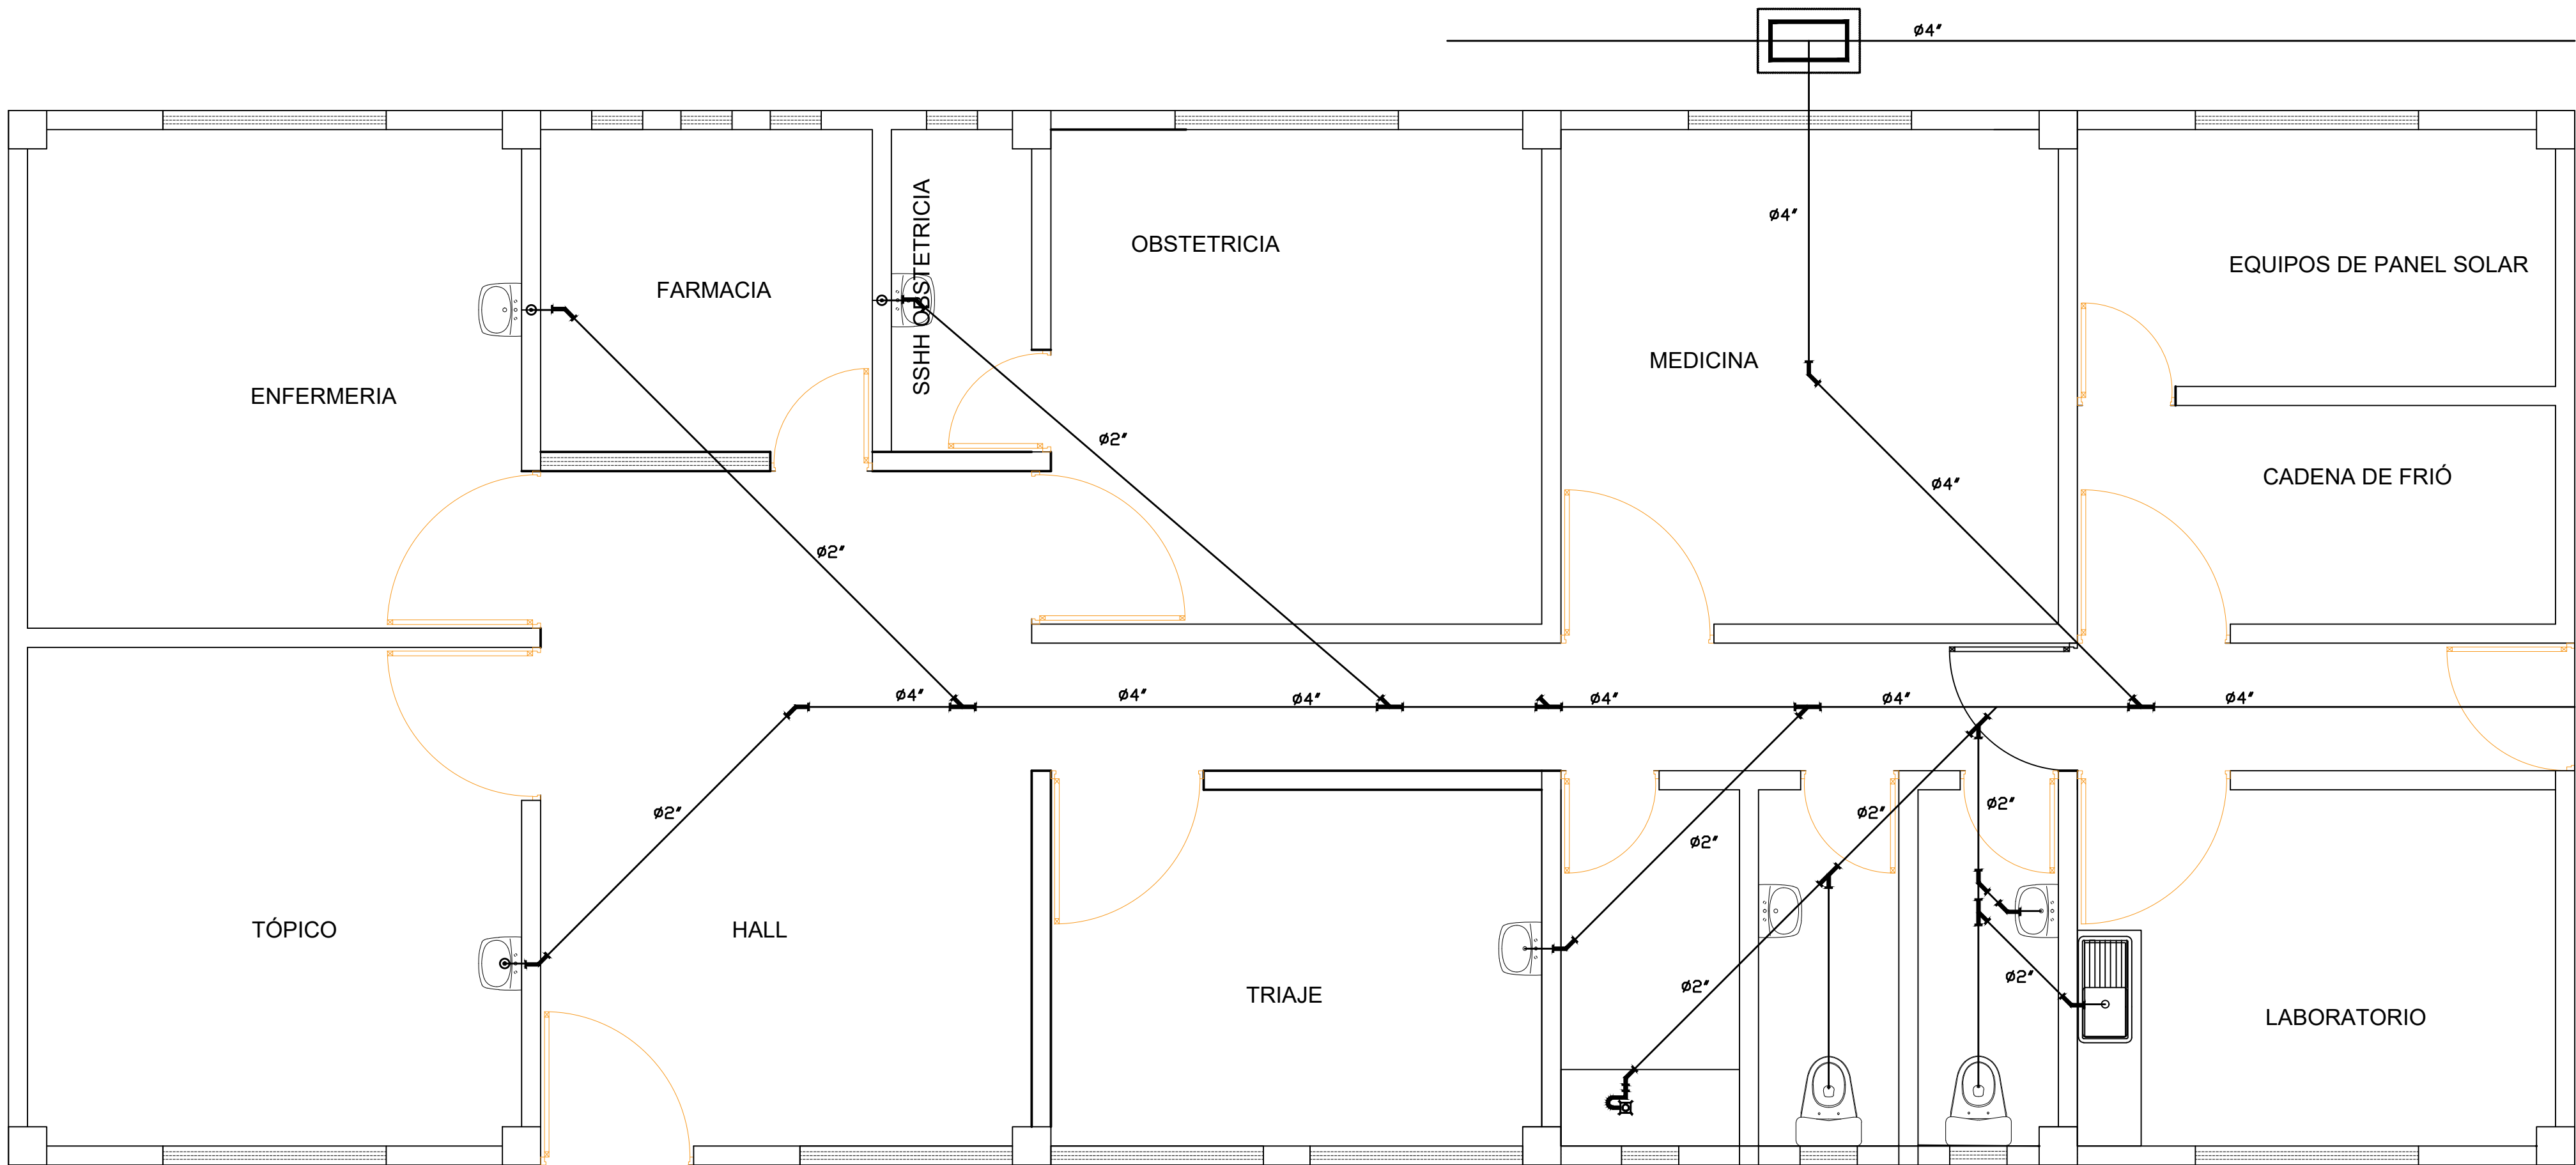

ALTURAS DE MONTAJE (DESAGUE)		
DESCRIPCION	H	Ø
INODOROS	a RAS DEL PISO Y a 0.305 m. DEL MURO	4"
LAVATORIO	a 0.50 m. S.N.P.T.	2"
DUCHA	a RAS DEL PISO	2"
LAVADERO	a 0.40 m. S.N.P.T.	2"
TINA	a RAS DEL PISO	2"
LAVADERO DE ROPA	a 0.45 m. S.N.P.T.	2"
URINARIO	a 0.55 m. S.N.P.T.	2"
LAVADORA	a 1.00 m. S.N.P.T.	2"


LEYENDA	
DESAGUE	
SIMBOLO	DESCRIPCION
	CAJA DE REGISTRO
	TUBERIA DE DESAGUE
	TUBERIA DE DESAGUE AGUA
	TUBERIA DE VENTILACION
	TUBERIA DE DRENAJE
	CODO DE 45°
	CODO DE 90°
	CODO DE 90° CON VENT.
	TEE RECTA
	TEE SANITARIA
	"Y" SANITARIA SIMPLE
	"Y" SANITARIA DOBLE
	TRAMPA "P"
	TERMINAL DE VENTILACION EN TECHO
	REGISTRO ROSCADO DE BRONCE
	SUMIDERO

DIRECCIÓN REGIONAL DE SALUD AMAZONAS  
RED DE SALUD BAGUA

MANTENIMIENTO CORRECTIVO DE LA INFRAESTRUCTURA FISICA DEL PUESTO DE  
SALUD CENTRO WAWIK TIPO I-1 C.U. N° 6719 DEL DISTRITO DE IMAZA - BAGUA-  
AMAZONAS

UBICACIÓN:	PLANO: INSTALACIONES SANITARIAS - DESAGUE			LAMINA N°:
REGIÓN: AMAZONAS	ÁREA RESPONSABLE:			II.SS-05
PROV: BAGUA	RED DE SALUD BAGUA - BAGUA AMAZONAS			
DIST: IMAZA	DIRECTOR DEL ÁREA:	ESCALA:	FECHA:	ESPECIALIDAD:
LOC.: CENTRO WAWIK		INDICADA	2024	INST. SANITARIAS



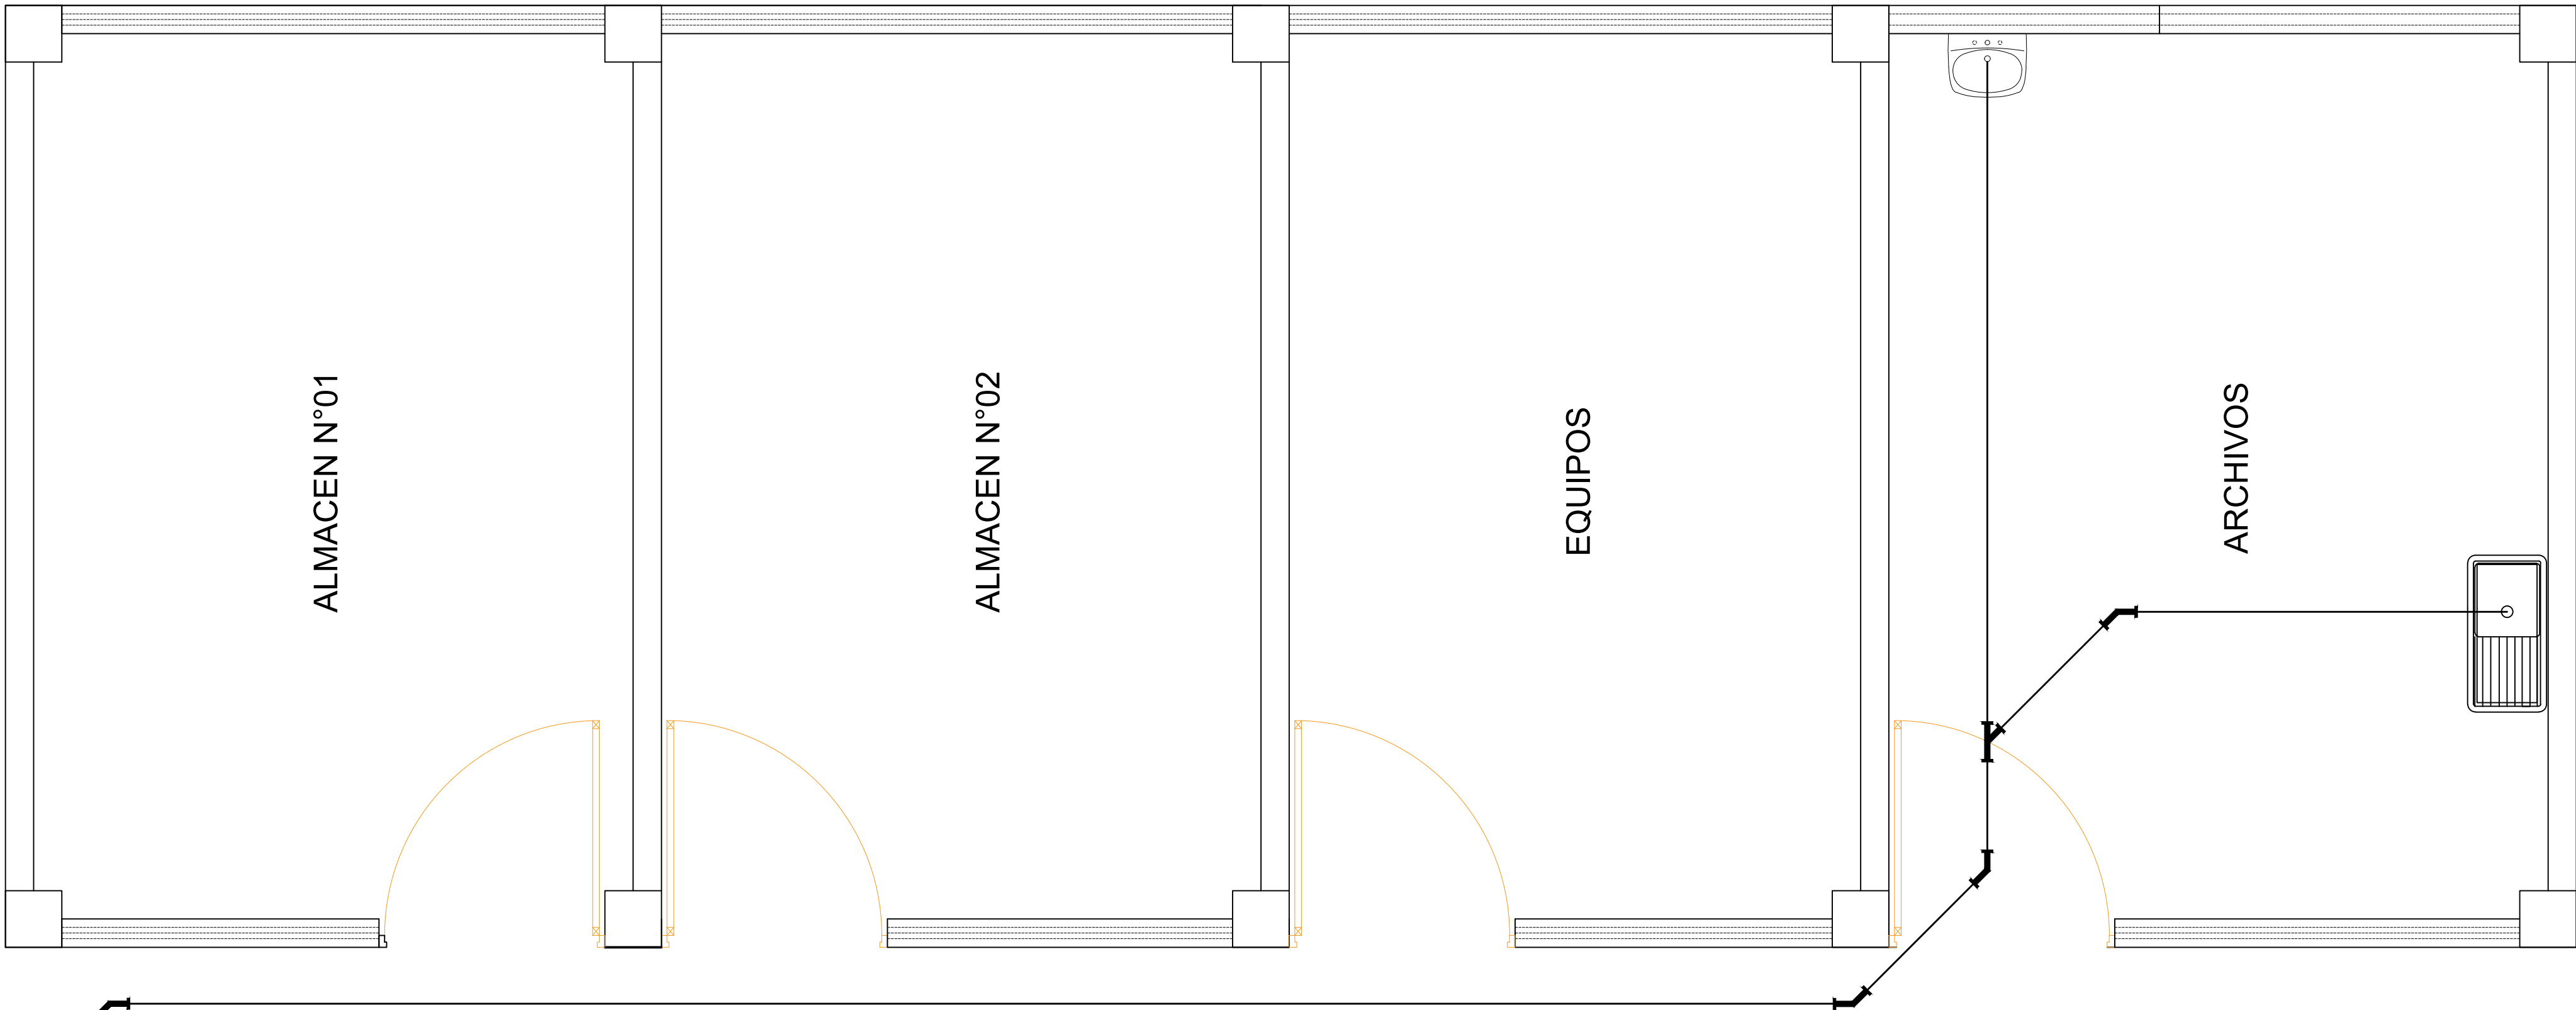


MÓDULO A2

PLANTA PRIMER NIVEL

ESCALA: 1/50

ALTURAS DE MONTAJE (DESAGUE)		
DESCRIPCION	H	Ø
INODOROS	a RAS DEL PISO Y a 0.305 m. DEL MURO	4"
LAVATORIO	a 0.50 m. S.N.P.T.	2"
DUCHA	a RAS DEL PISO	2"
LAVADERO	a 0.40 m. S.N.P.T.	2"
TINA	a RAS DEL PISO	2"
LAVADERO DE ROPA	a 0.45 m. S.N.P.T.	2"
URINARIO	a 0.55 m. S.N.P.T.	2"
LAVADORA	a 1.00 m. S.N.P.T.	2"

LEYENDA	
DESAGUE	
SIMBOLO	DESCRIPCION
	CAJA DE REGISTRO
	TUBERIA DE DESAGUE
	TUBERIA DE DESAGUE AGUA
	TUBERIA DE VENTILACION
	TUBERIA DE DRENAJE
	CODO DE 45°
	CODO DE 90°
	CODO DE 90° CON VENT.
	TEE RECTA
	TEE SANITARIA
	"Y" SANITARIA SIMPLE
	"Y" SANITARIA DOBLE
	TRAMPA "P"
	TERMINAL DE VENTILACION EN TECHO
	REGISTRO ROSCADO DE BRONCE
	SUMIDERO

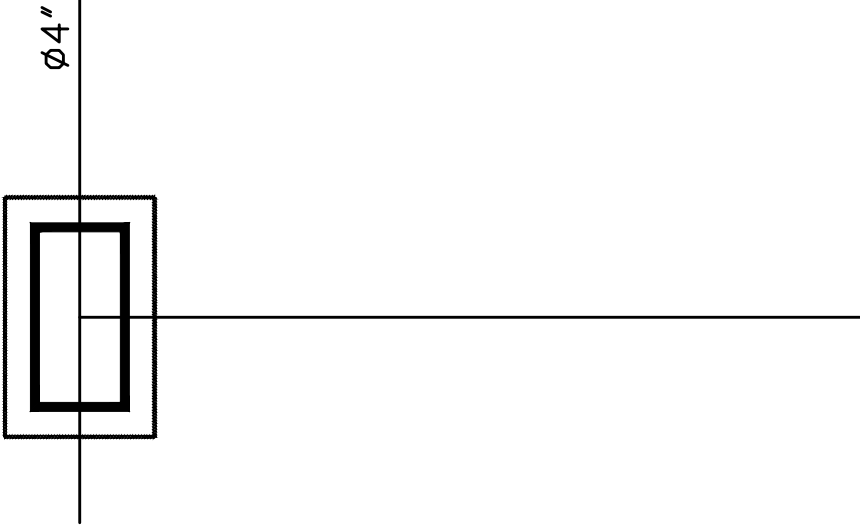

DIRECCIÓN REGIONAL DE SALUD AMAZONAS RED DE SALUD BAGUA			
MANTENIMIENTO CORRECTIVO DE LA INFRAESTRUCTURA FISICA DEL PUESTO DE SALUD CENTRO WAWIK TIPO I-1 C.U. N° 6719 DEL DISTRITO DE IMAZA - BAGUA- AMAZONAS			
UBICACIÓN: REGIÓN: AMAZONAS PROV: BAGUA DIST: IMAZA LOC.: CENTRO WAWIK	PLANO: INSTALACIONES SANITARIAS ÁREA RESPONSABLE: RED DE SALUD BAGUA - BAGUA AMAZONAS DIRECTOR DEL ÁREA:	LAMINA N°: II.SS-06 ESCALA: INDICADA FECHA: 2024	ESPECIALIDAD: INST. SANITARIAS