



INTERVENCION

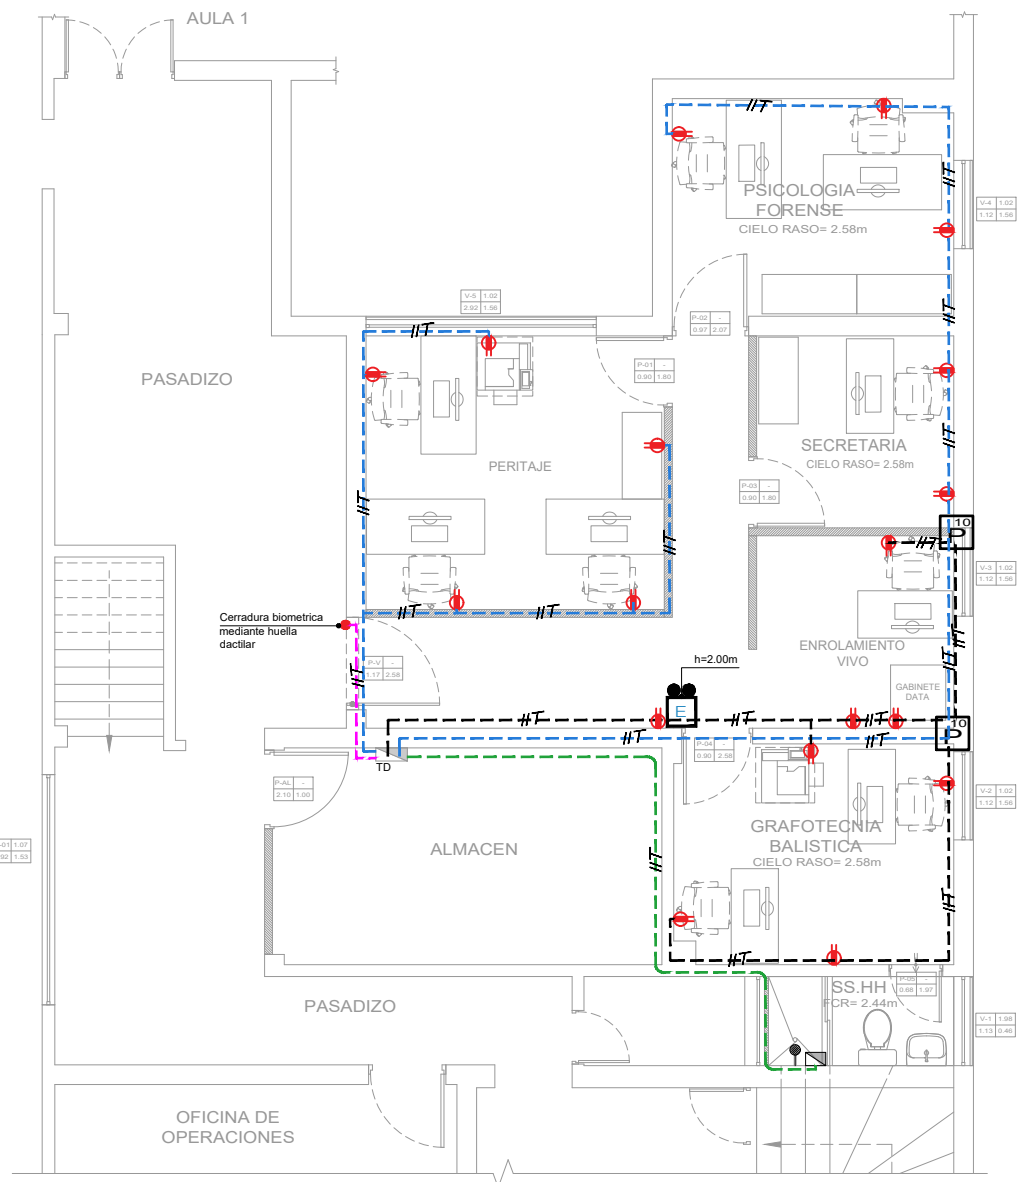


INTERVENCION

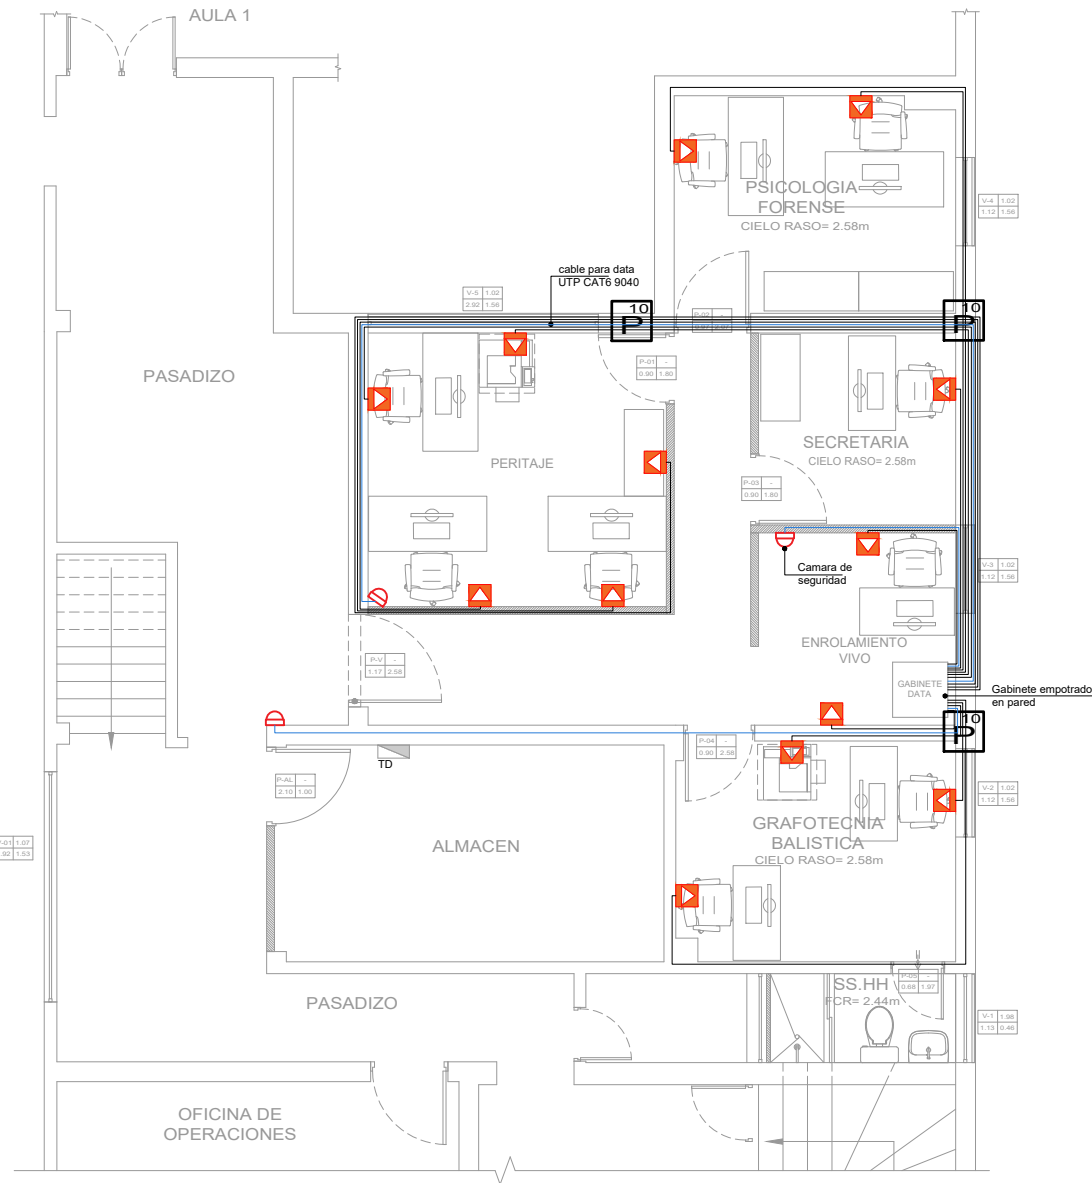

INTERVENCION

DIAGRAMA UNIFILAR DE TABLERO GENERAL TD  
(DEL TIPO PARA EMPOTRAR, 220V, 3F+T, 60HZ, IP40 )

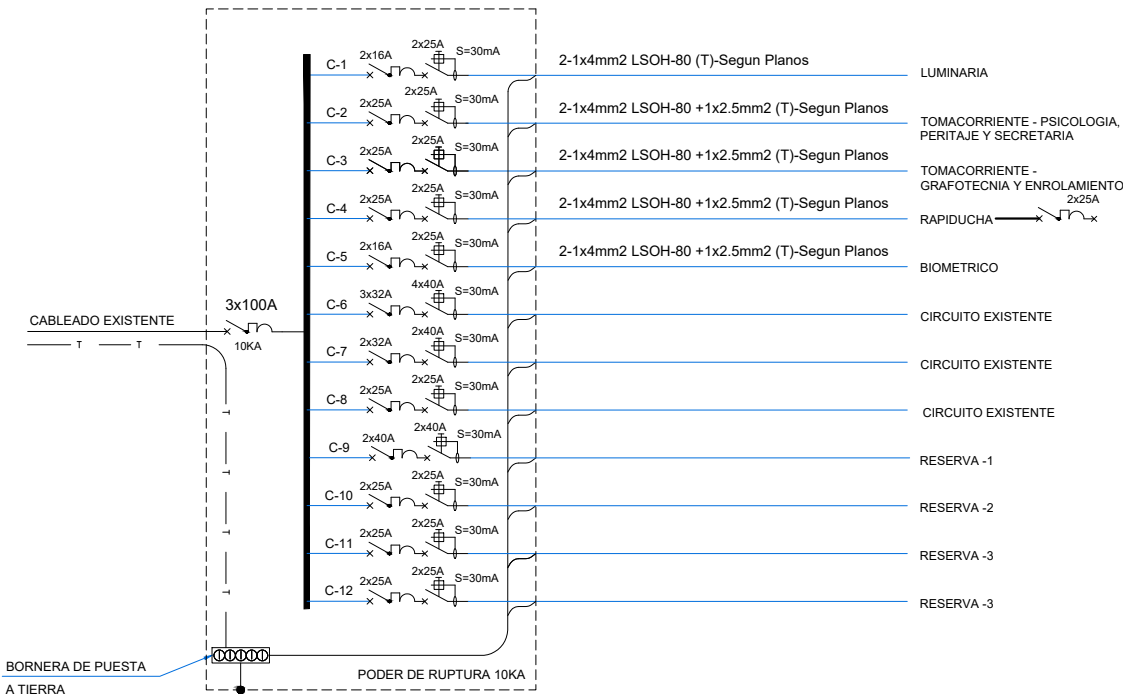

DIRNIC-PNP / U.E. N°026  
DIREICAJ - ADMINISTRACION

PROYECTO / SERVICIO :

"SERVICIO DE ADECUACIÓN Y  
ACONDICIONAMIENTO DE AMBIENTES  
OPERATIVOS PERTENECIENTES A LA  
DIRECCION CONTRA EL TERRORISMO  
PNP. UBICADO EN EL COMPLEJO  
POLICIAL Gral. PNP MANUEL TUMBA  
ORTEGA, SITO EN LA AV. ESPAÑA N  
°400 - CERCADO DE LIMA"

UBICACION : CERCADO DE LIMA

DIRECCION : AV. ESPAÑA N° 400

DISTRITO : CERCADO DE LIMA

PROVINCIA : LIMA

PROFESIONALES RESPONSABLES :

PLANO :  
IIIEE-3ER NIVEL  
COMP 05

"INTERVENCION"

LAMINA :

IE-02

ESCALA :

1/100

FECHA :

ABRIL 2023